

BORDEROUL ÎNCAPERILOR PARTER PROIECTAT		
POZ.	DENUMIREA	SUPRAFAȚA m.p
1	TAMBUR 1	2,88
2	CORIDOR 1	7,63
3	CORIDOR 2	29,88
4	CORIDOR 3	3,45
5	BIROU OFITERI	33,30
6	BIROU OFITERI	18,40
7	BIROU OFITERI	17,48
8	BIROU OFITERI	16,56
9	BIROU OFITERI EXPERT	7,56
10	BIROU OFITERI	9,00
11	CAMERA DE ARMĂ	9,27
12	WC	3,12
13	TAMBUR 2	3,24
14	CORIDOR 4	35,01
15	CORIDOR 5	21,66
16	CAMERA DE GARDĂ	11,06
17	CAMERA DE ARMĂ	3,92
18	CAMERA DE RETINERE	2,30
19	BUGĂȚĂRIEA/SUFRAJERIA	14,56
20	CAMERA "TELECOM"	7,56
21	VESTIAR	15,26
22	BIROU OFITERI	9,60
23	BIROU OFITERI	6,60
24	WC	3,72
25	CAMERA DE INVENTARIA	3,50
26	WC	2,34




Verificator de proiecte nr. 179
BILAȘ VLADIMIR
 Domeniile: C.3
 Nr. de înregistrare a avizului: 53B/2019
 Valabilă: de la 14.02. 2017 până la 14.02.2022
 02.09.19


BENEFICIAR INSPECTORATUL DE POLIȚIE NISPOREN					
Mod.	Nr.p.	Faza	Nr.doc.	Semn	Data.
Mân.proiect		Spinenco Ș.			
Sp.princ.		Țemcalo L.			
Elaborat		Bordei M.			

nr.23/06/2019-1-ÎVC			
"REPARAȚIA INTERIOARĂ A EDIFICIULUI "INSPECTORATULUI DE POLIȚIE NISPORENI."			
"REPARAȚIA INTERIOARĂ A EDIFICIULUI "INSPECTORATULUI DE POLIȚIE NISPORENI."		Faza	Plansa
		PE	5
План партер (отопление)		SC „MINANCONS-GRUP„ SRL Licența Seria A MMII Nr.053804 din 22.12.15	

Etaj PROIECTAT

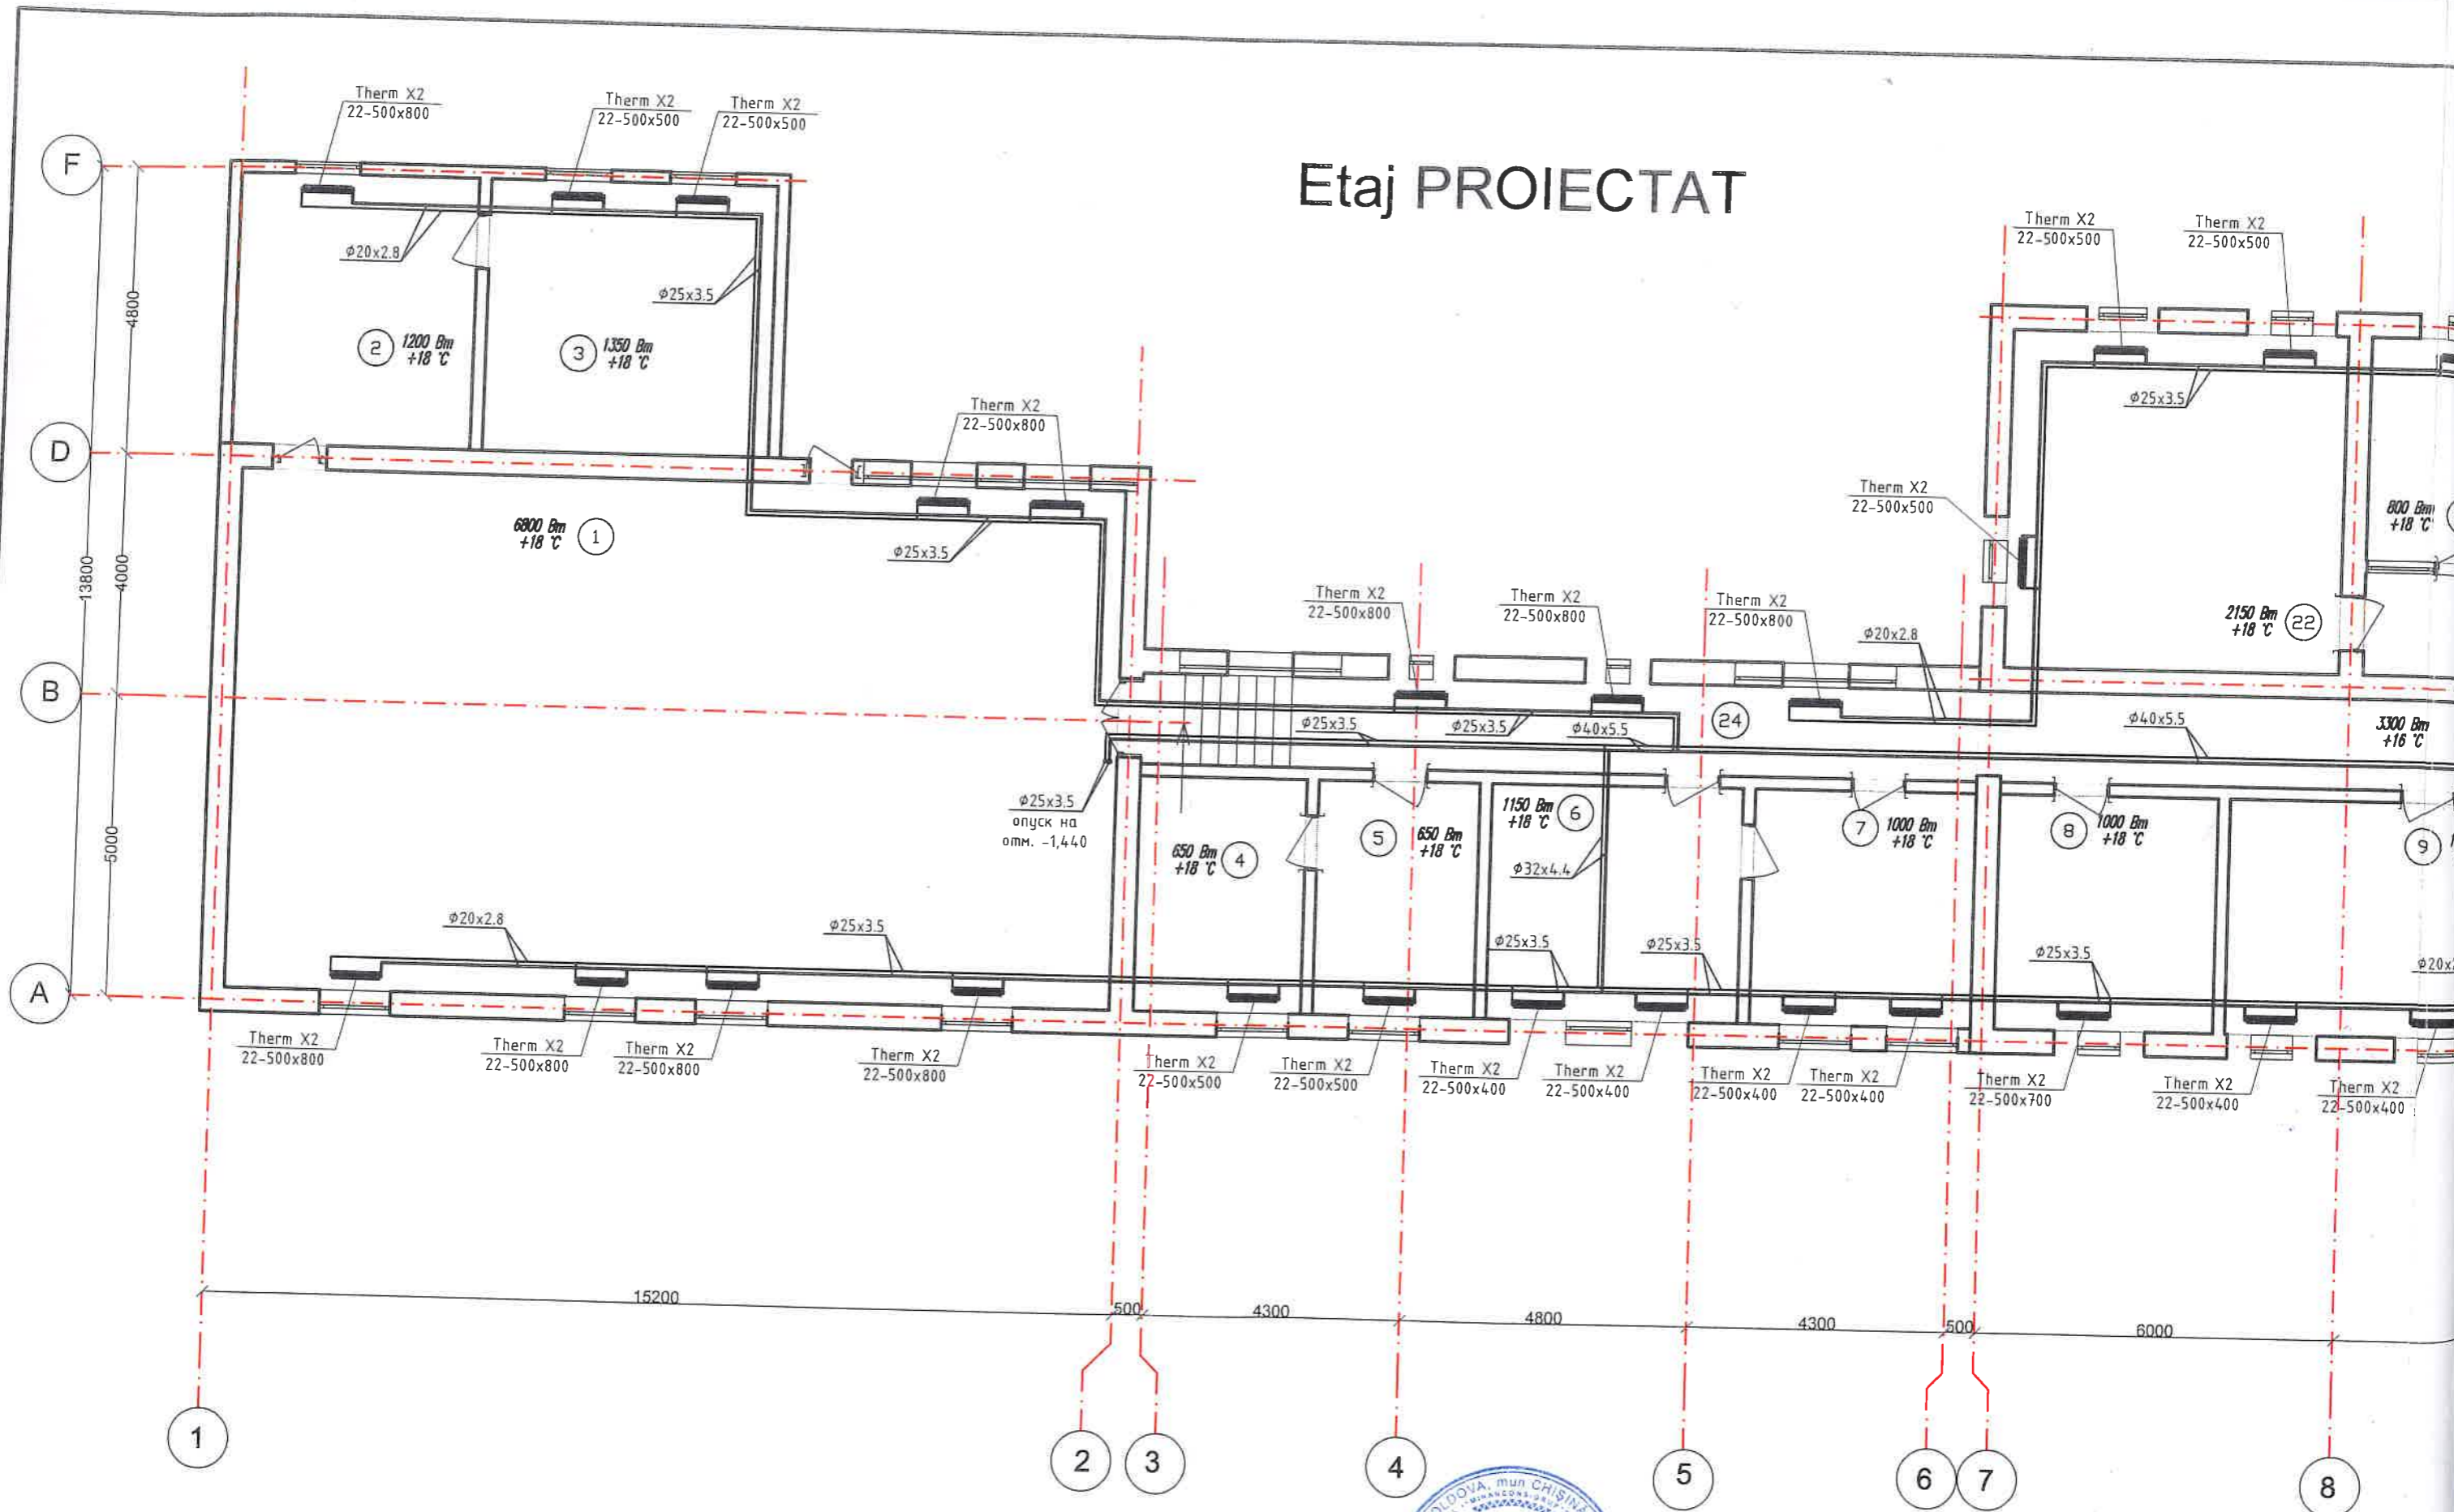

Verificator de proiecte nr. 179
BILAȘ VLADIMIR
 Domeniile: C.3
 Nr. de înregistrare a avizului: 53B/2019
 Valabilă: de la 14.02. 2017 până la 14.02.2022

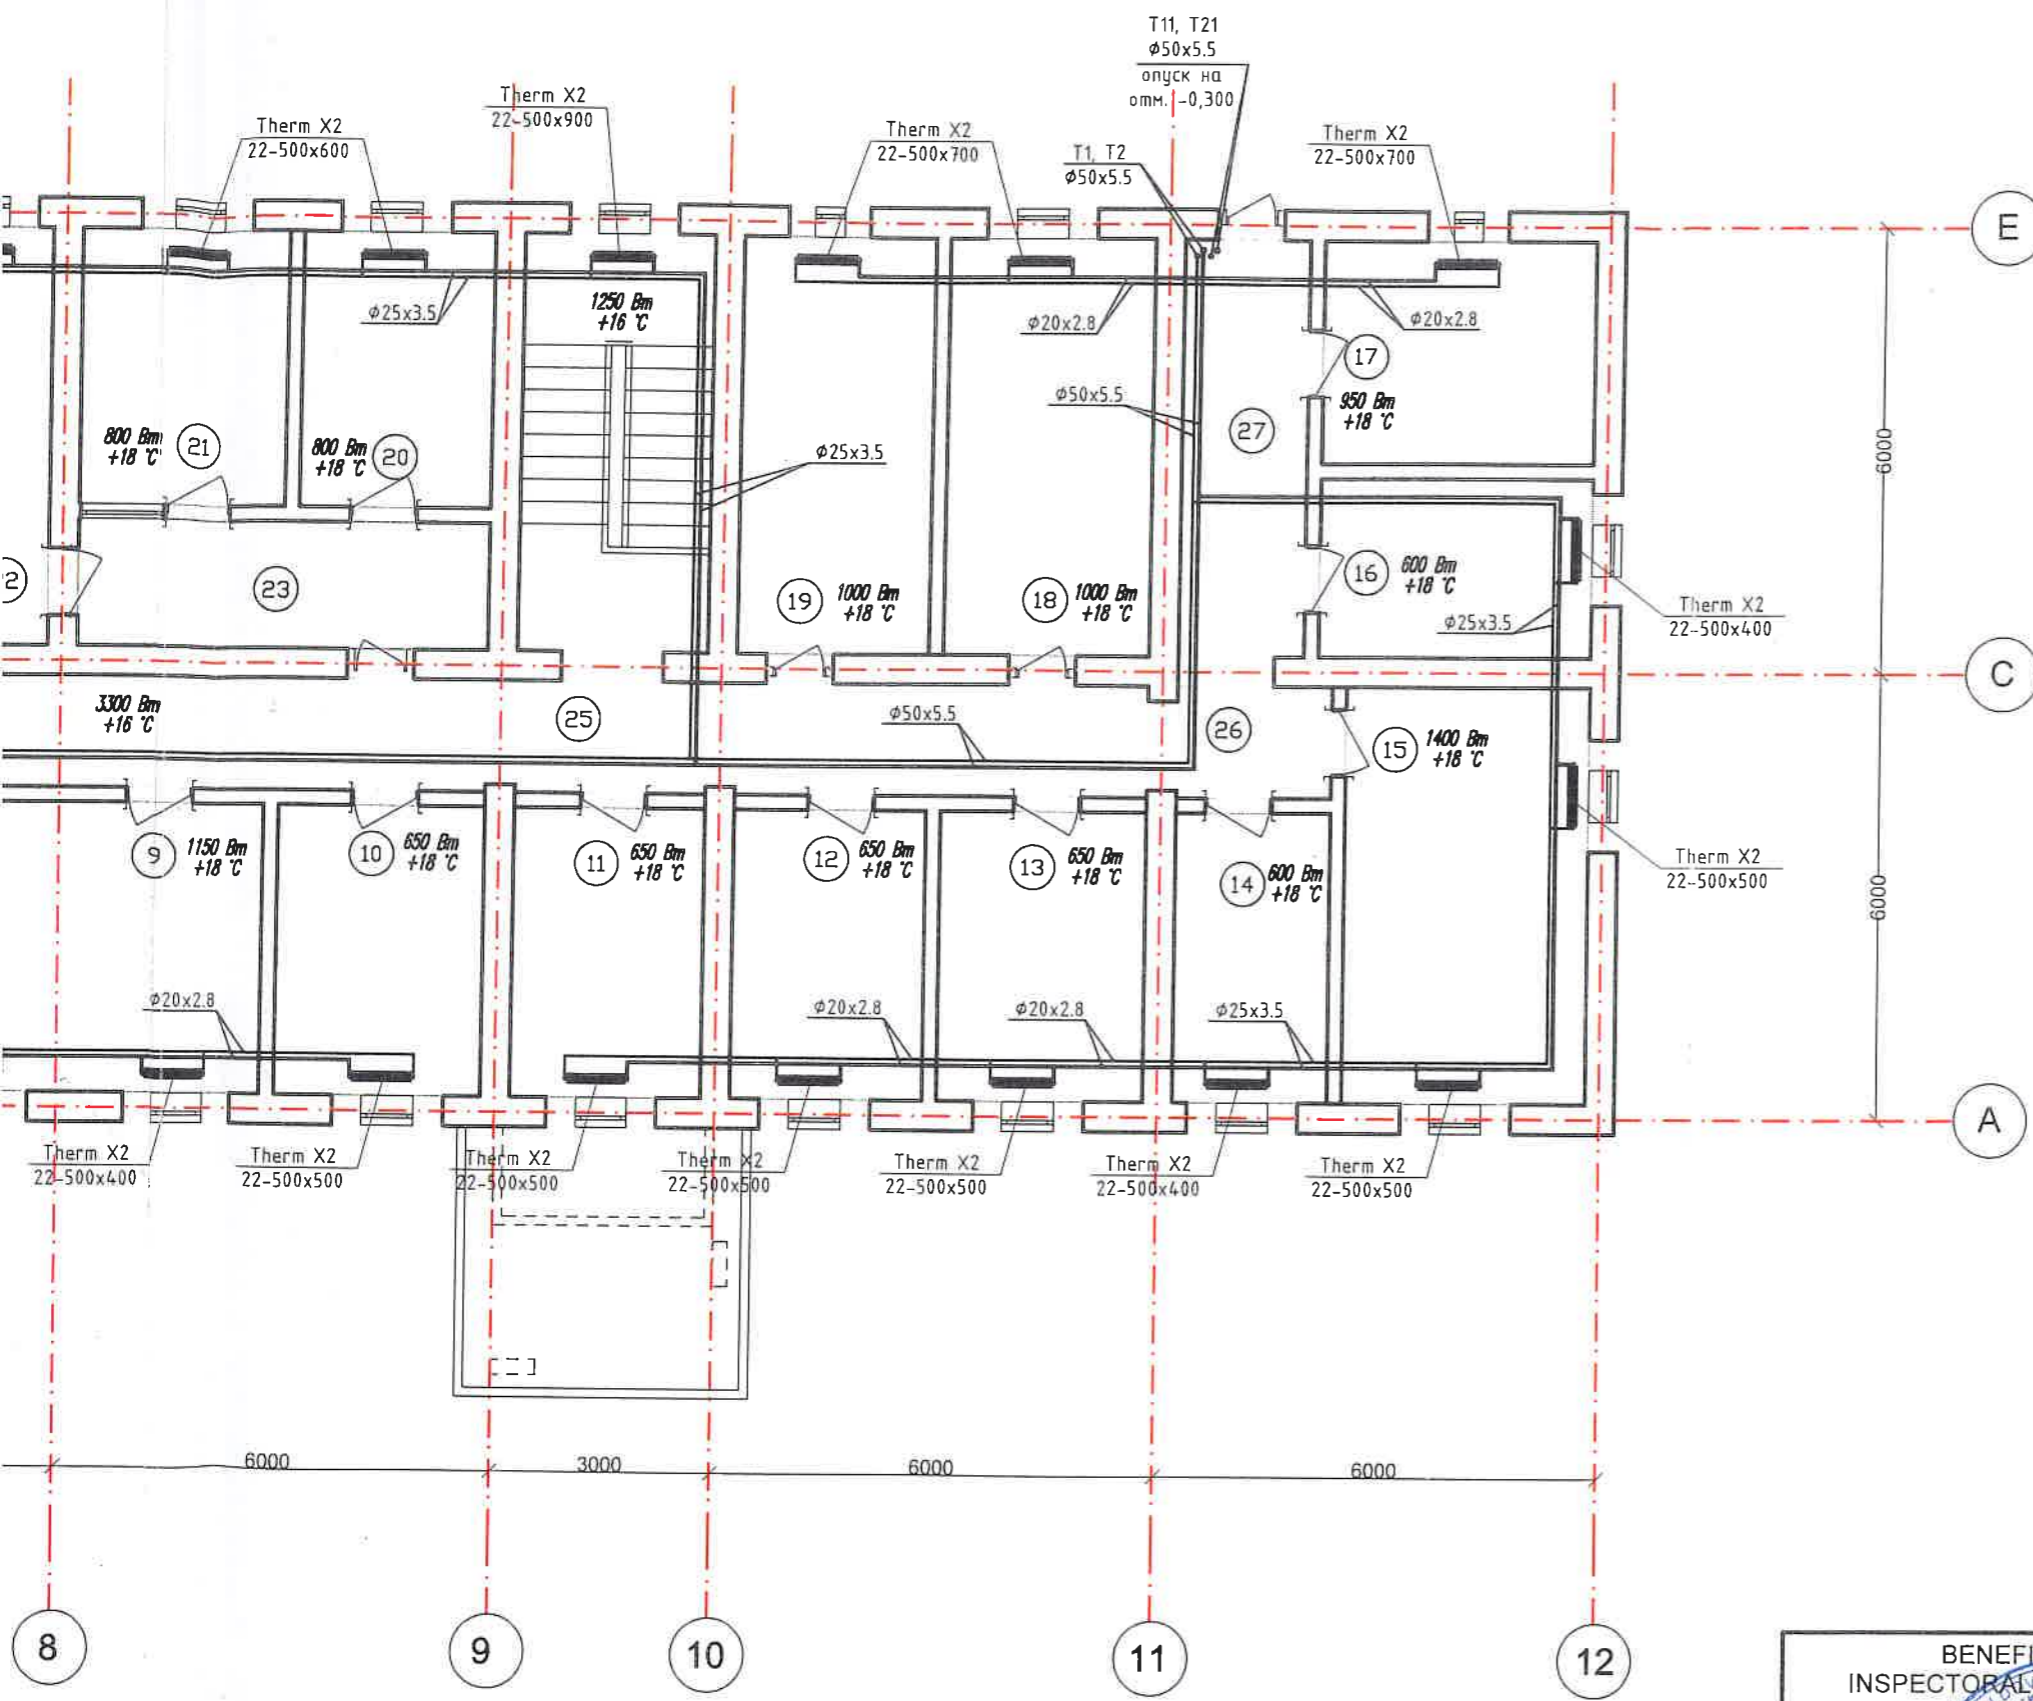


BORDEROUL ÎNCAPERILOR ETAJ 1 PROIECTAT		
POZ.	DENUMIREA	SUPRAFAȚA m.p
1	SALA POLIVALENT	127,28
2	CAMERA 1	18,00
3	CAMERA 2	21,60
4	BIROUL OFITERI	10,92
5	BIROUL OFITERI	10,53
6	BIROUL OFITERI	16,38
7	BIROUL OFITERI	14,43
8	BIROUL OFITERI	14,24
9	BIROUL OFITERI	18,53
10	BIROUL OFITERI	10,92
11	BIROUL OFITERI	10,14
12	BIROUL OFITERI	10,14
13	BIROUL OFITERI	10,92
14	BIROUL OFITERI	8,19
15	BIROUL OFITERI	18,48
16	BIROUL OFITERI	8,88
17	BIROUL OFITERI	11,10
18	BIROUL OFITERI	15,68
19	BIROUL OFITERI	14,56
20	ANTICAMERA 1	9,62
21	ANTICAMERA2	10,36
22	BIROUL ȘEF OFITERI	31,36
23	ANTICAMERA 3	9,52
24	CORIDOR 1	21,00
25	CORIDOR 2	31,90
26	CORIDOR 3	3,15
27	CORIDOR 4	10,04

Verificator de proiecte nr. 179
BILAȘ VLADIMIR
 Domeniile: C.3
 Nr. de înregistrare a avizului: 53B/2019
 Valabilă: de la 14.02. 2017 până la 14.02.2022
 02.09.19

BENEFICIAR: INSPECTORATUL DE POLIȚIE NISPORENI					
Mod.	Nr.p.	Faza	Nr.doc.	Semn.	Data.
Mân.proiect	Spineaco S.				
Sp.princ.	Temcalo L.				
Elaborat	Bordei M.				


nr.23/06/2019-1-ÎVC			
"REPARAȚIA INTERIOARĂ A EDIFICIULUI "INSPECTORATULUI DE POLIȚIE NISPORENI."			
"REPARAȚIA INTERIOARĂ A EDIFICIULUI "INSPECTORATULUI DE POLIȚIE NISPORENI."		Faza	Planșa
		PE	6
План первого этажа (отопление)		SC „MINANCONS-GRUP„ SRL Licența Seria A MMII Nr.053804 din 22.12.15	

Etaj PROIECTAT

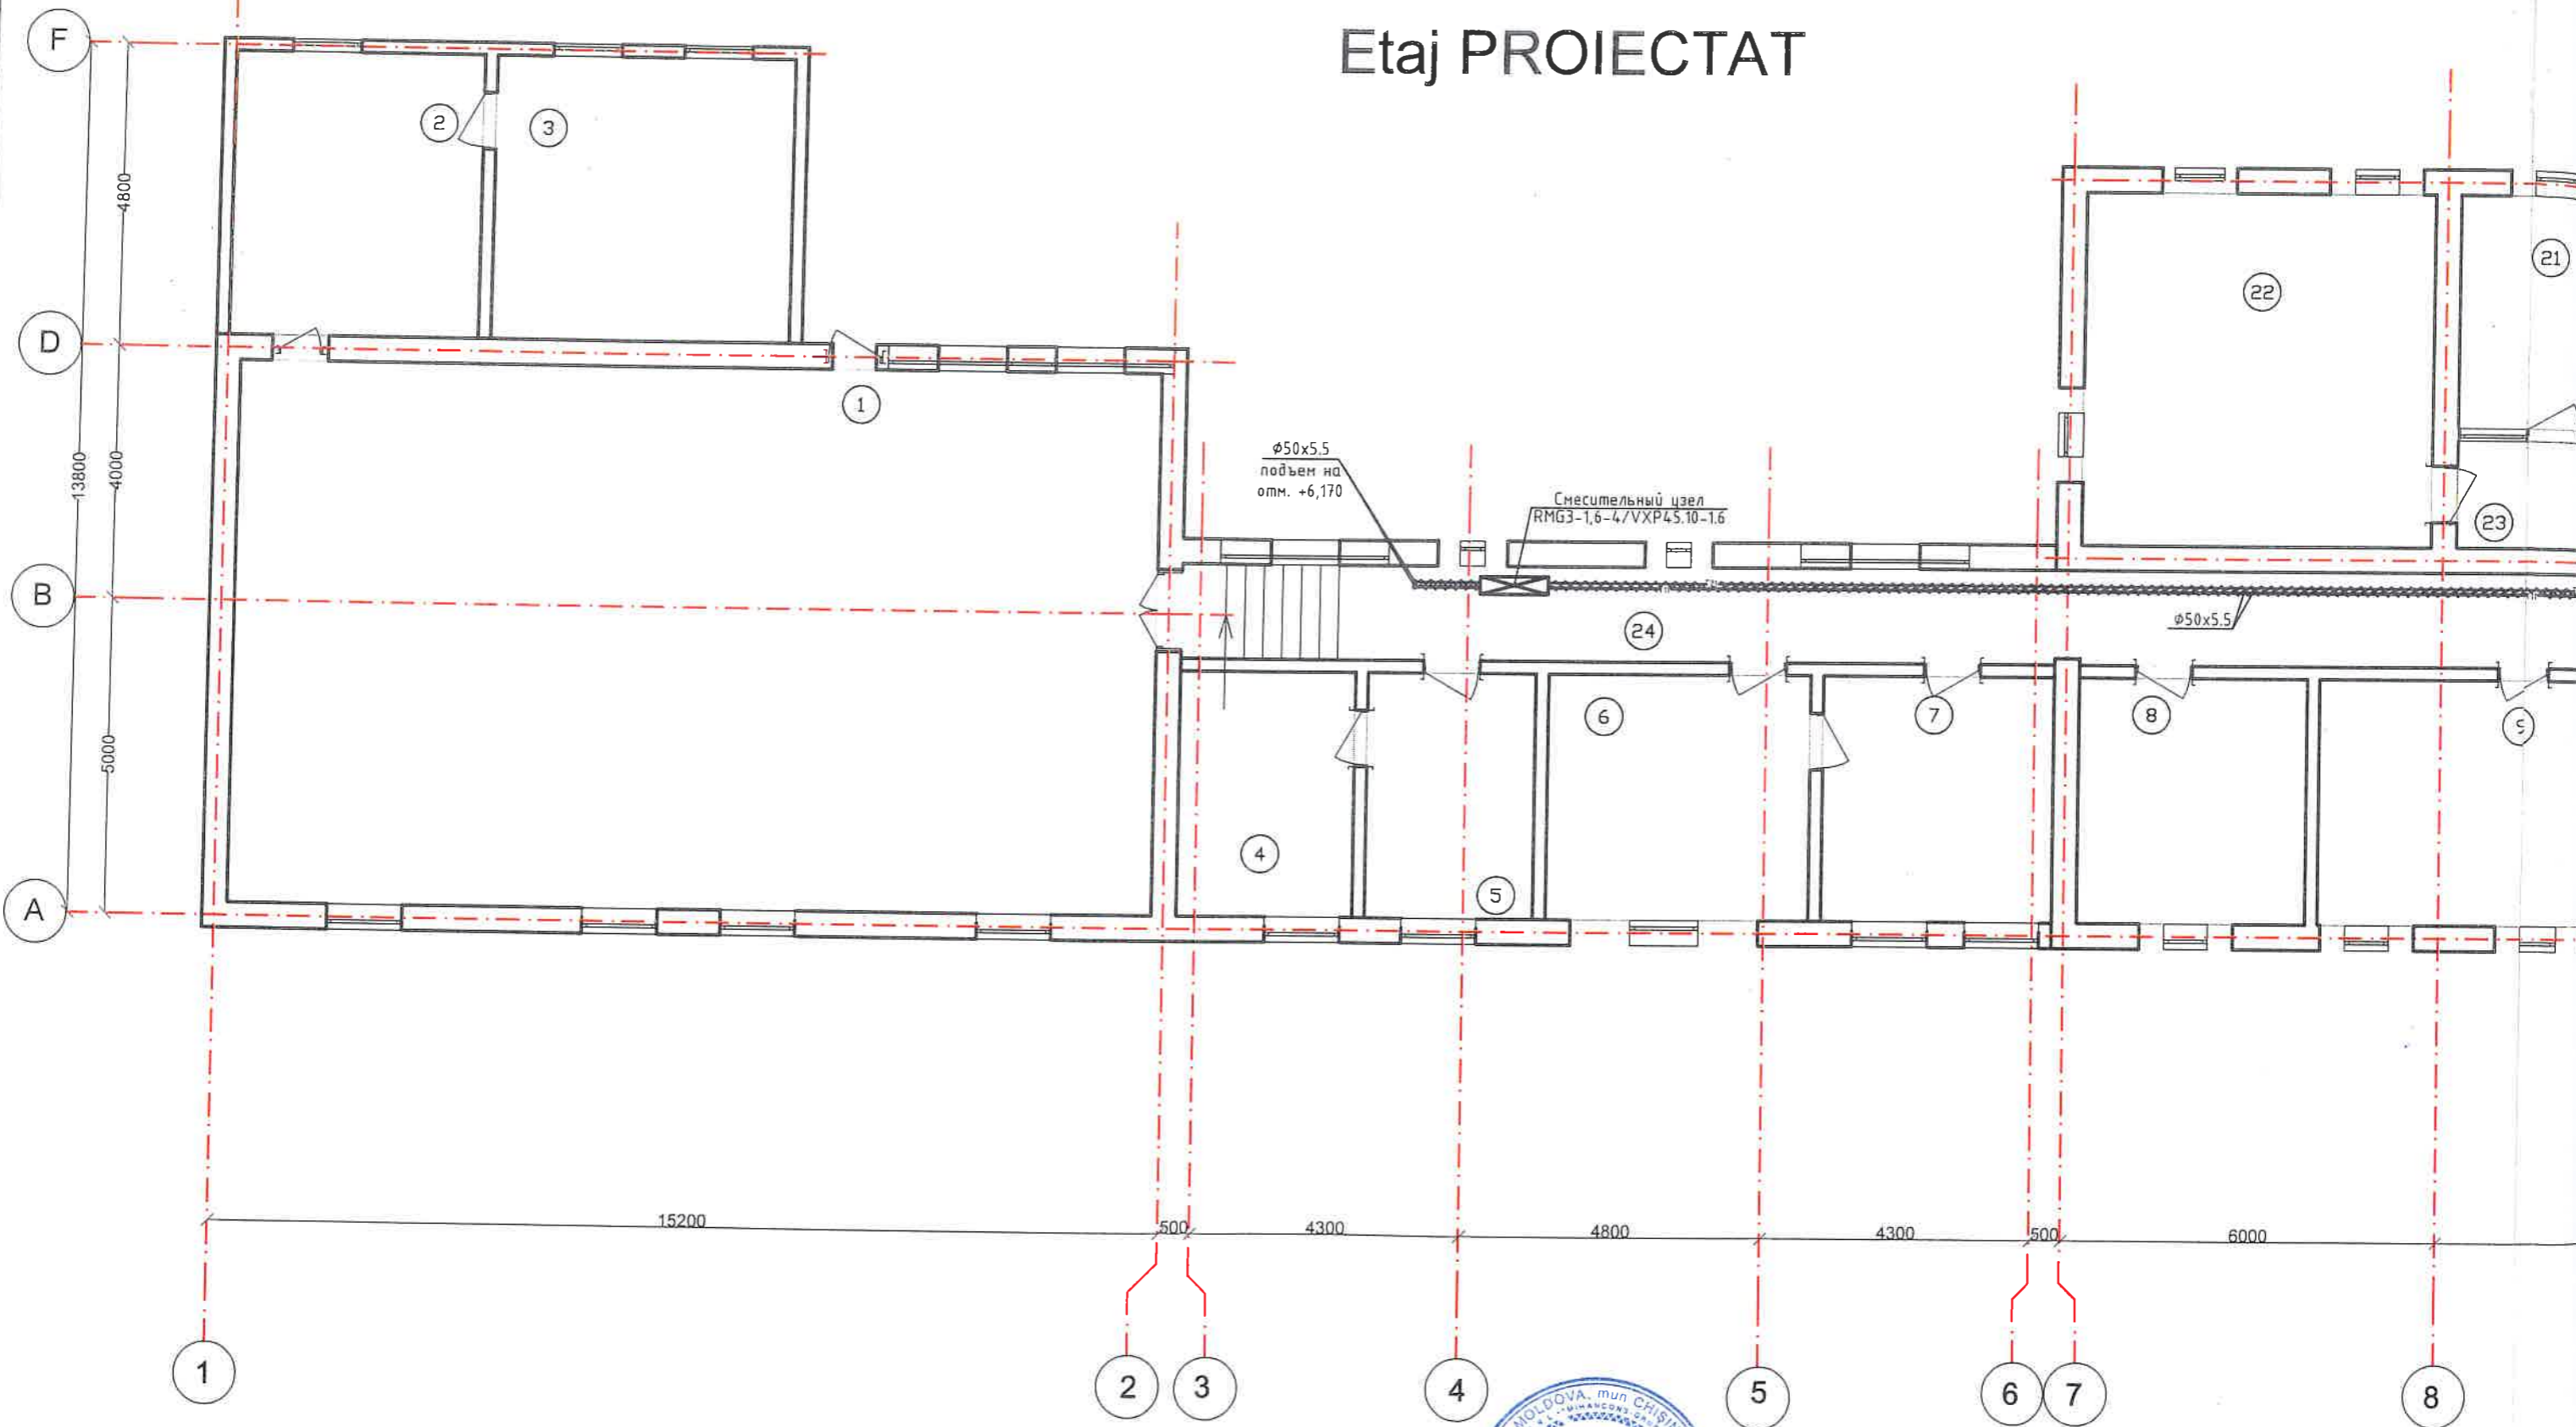

Verificator de proiecte nr. 179
BILAȘ VLADIMIR
Domeniile: C.3
Nr. de înregistrare a avizului: 53B/2019
Valabilă: de la 14.02.2017 până la 14.07.2022

02.09.19

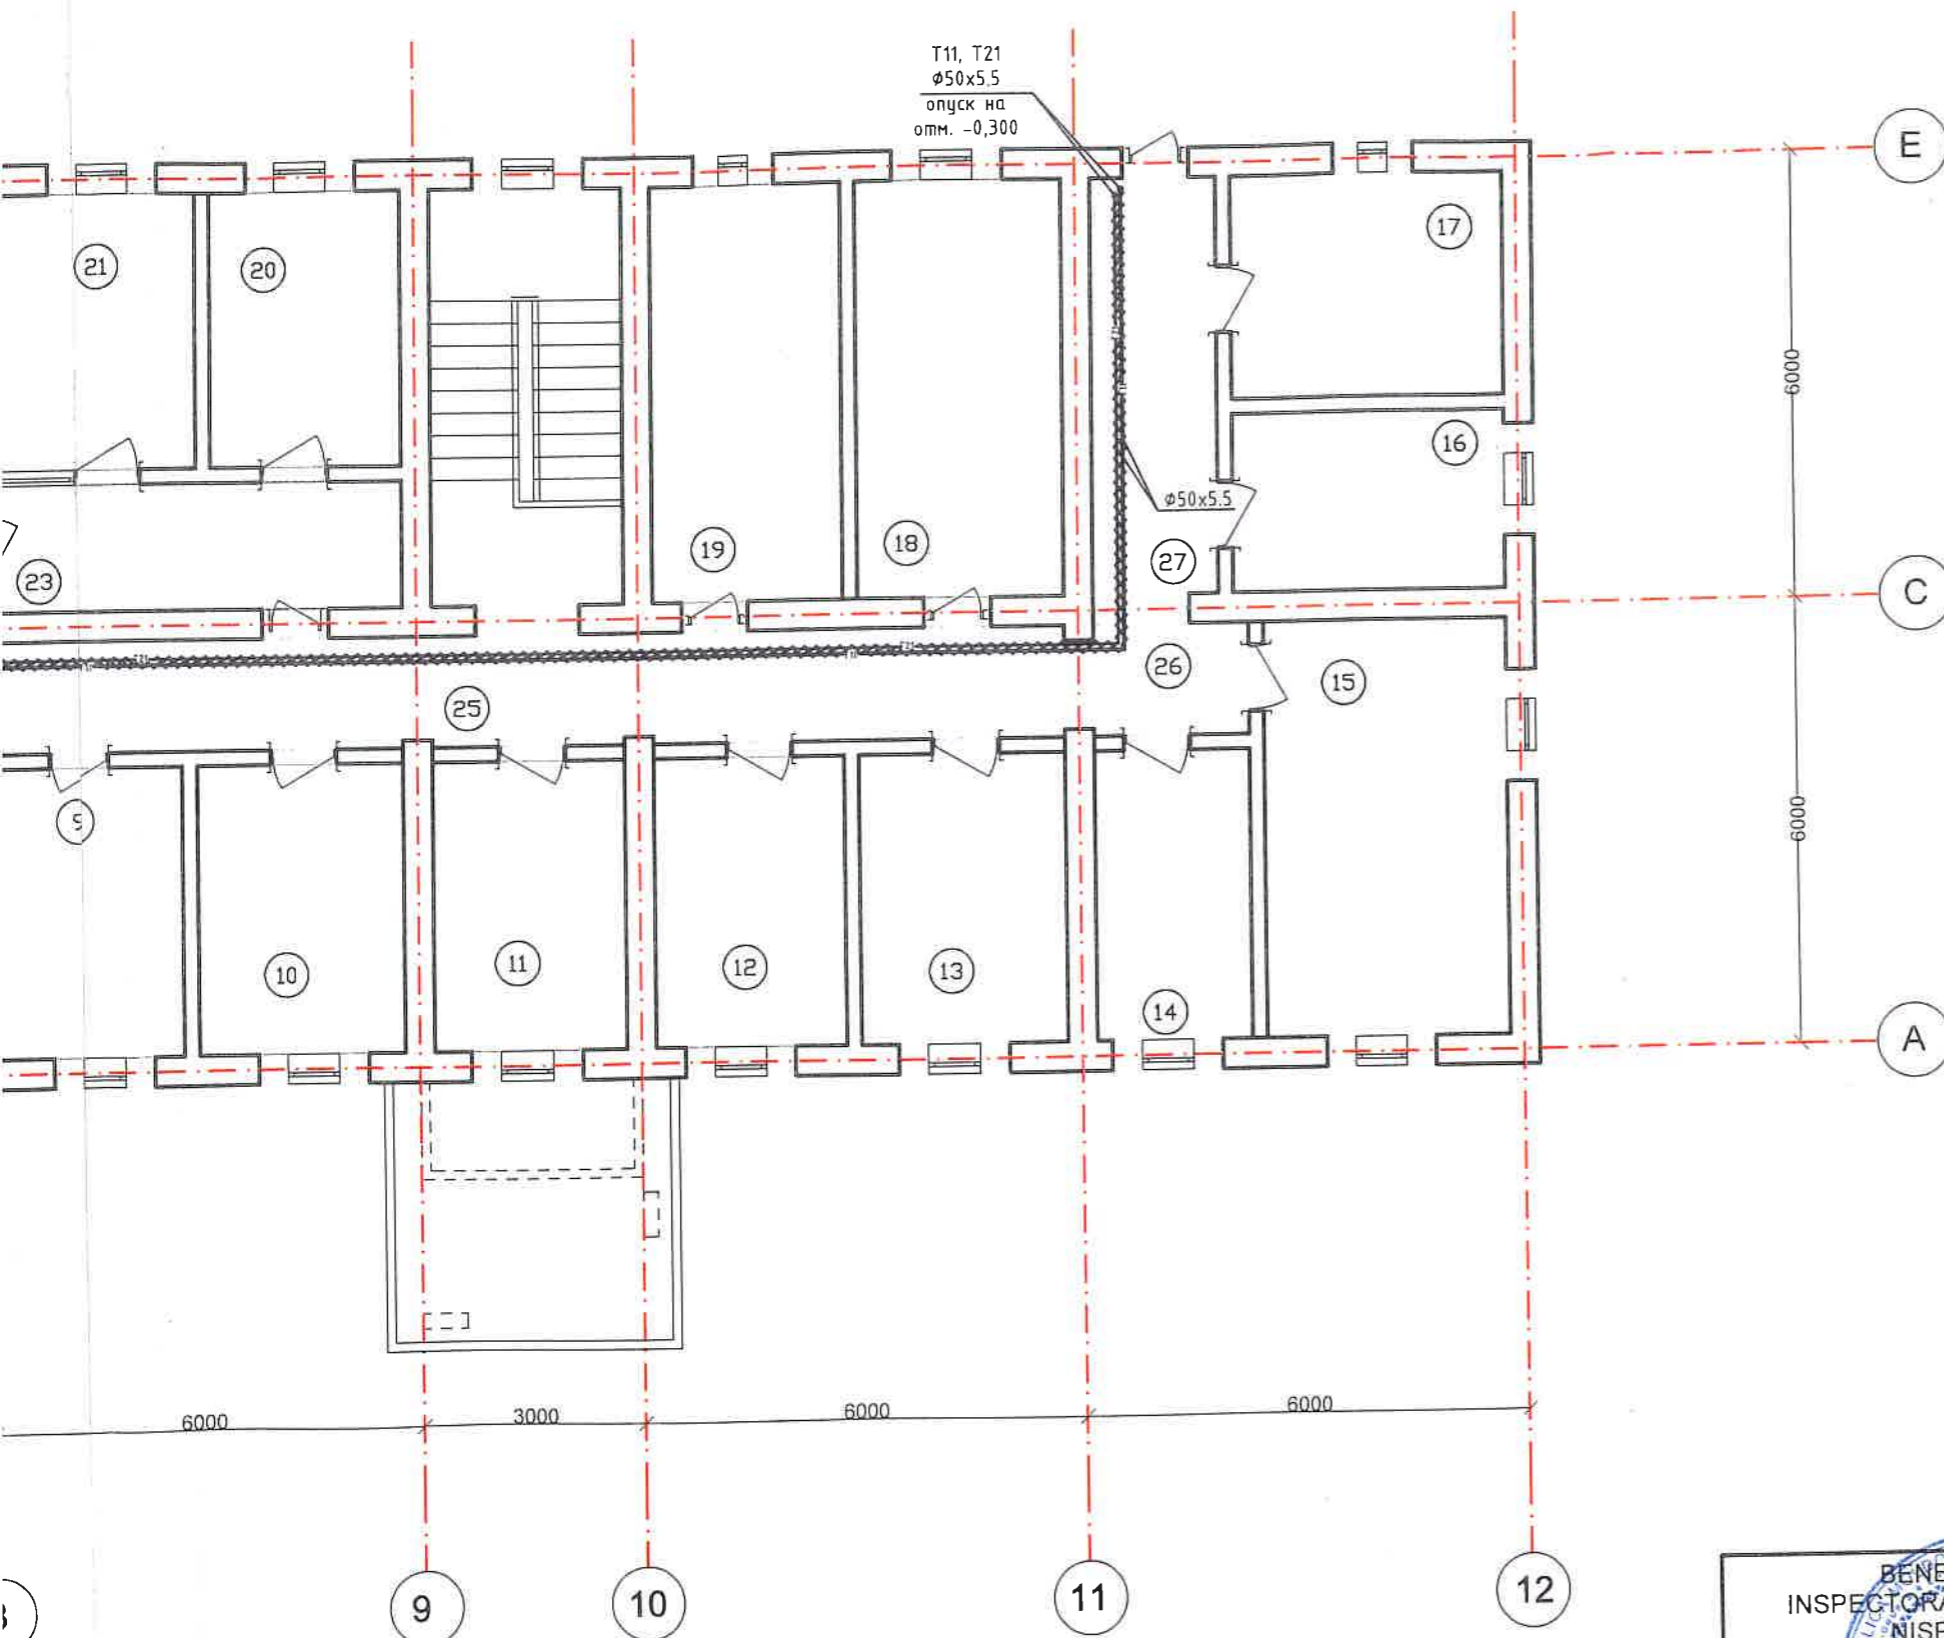

BORDEROUL ÎNCAPERILOR ETAJ 1 PROIECTAT


POZ.	DENUMIREA	SUPRAFAȚA m.p
1	SALA POLIVALENT	127,28
2	CAMERA 1	18,00
3	CAMERA 2	21,60
4	BIROUL OFITERI	10,92
5	BIROUL OFITERI	10,53
6	BIROUL OFITERI	16,38
7	BIROUL OFITERI	14,43
8	BIROUL OFITERI	14,24
9	BIROUL OFITERI	18,53
10	BIROUL OFITERI	10,92
11	BIROUL OFITERI	10,14
12	BIROUL OFITERI	10,14
13	BIROUL OFITERI	10,92
14	BIROUL OFITERI	8,19
15	BIROUL OFITERI	18,48
16	BIROUL OFITERI	8,88
17	BIROUL OFITERI	11,10
18	BIROUL OFITERI	15,68
19	BIROUL OFITERI	14,56
20	ANTICAMERA 1	9,62
21	ANTICAMERA 2	10,36
22	BIROUL ȘEF OFITERI	31,36
23	ANTICAMERA 3	9,52
24	CORIDOR 1	21,00
25	CORIDOR 2	31,90
26	CORIDOR 3	3,15
27	CORIDOR 4	10,04



Verificator de proiecte nr. 179
BILAȘ VLADIMIR
 Domeniile: C.3
 Nr. de înregistrare a avizului: 532/2019
 Valabilă: de la 14.02.2017 până la 14.02.2022
 02.08.19

BENEFICIAR INSPECTORAT DE POLIȚIE NISPORENI						nr.23/06/2019-1-ÎVC		
"REPARAȚIA INTERIOARĂ A EDIFICIULUI "INSPECTORATULUI DE POLIȚIE NISPORENI."						"REPARAȚIA INTERIOARĂ A EDIFICIULUI "INSPECTORATULUI DE POLIȚIE NISPORENI."		
Mod.	Nr.p.	Foaia	Nr.doc.	Semnt.	Data.	Faza	Plansa	Planse
						PE	7	
Mân.proiect	Spinenco S.					SC "MINANCONS-GRUP," SRL Licența Seria A MMII Nr.053804 din 22.12.15		
Sp.princ.	Temcalo L.					План первого этажа (теплоснабжение)		
Elaborat	Bordei M.							

SUBSOL PROIECTAT

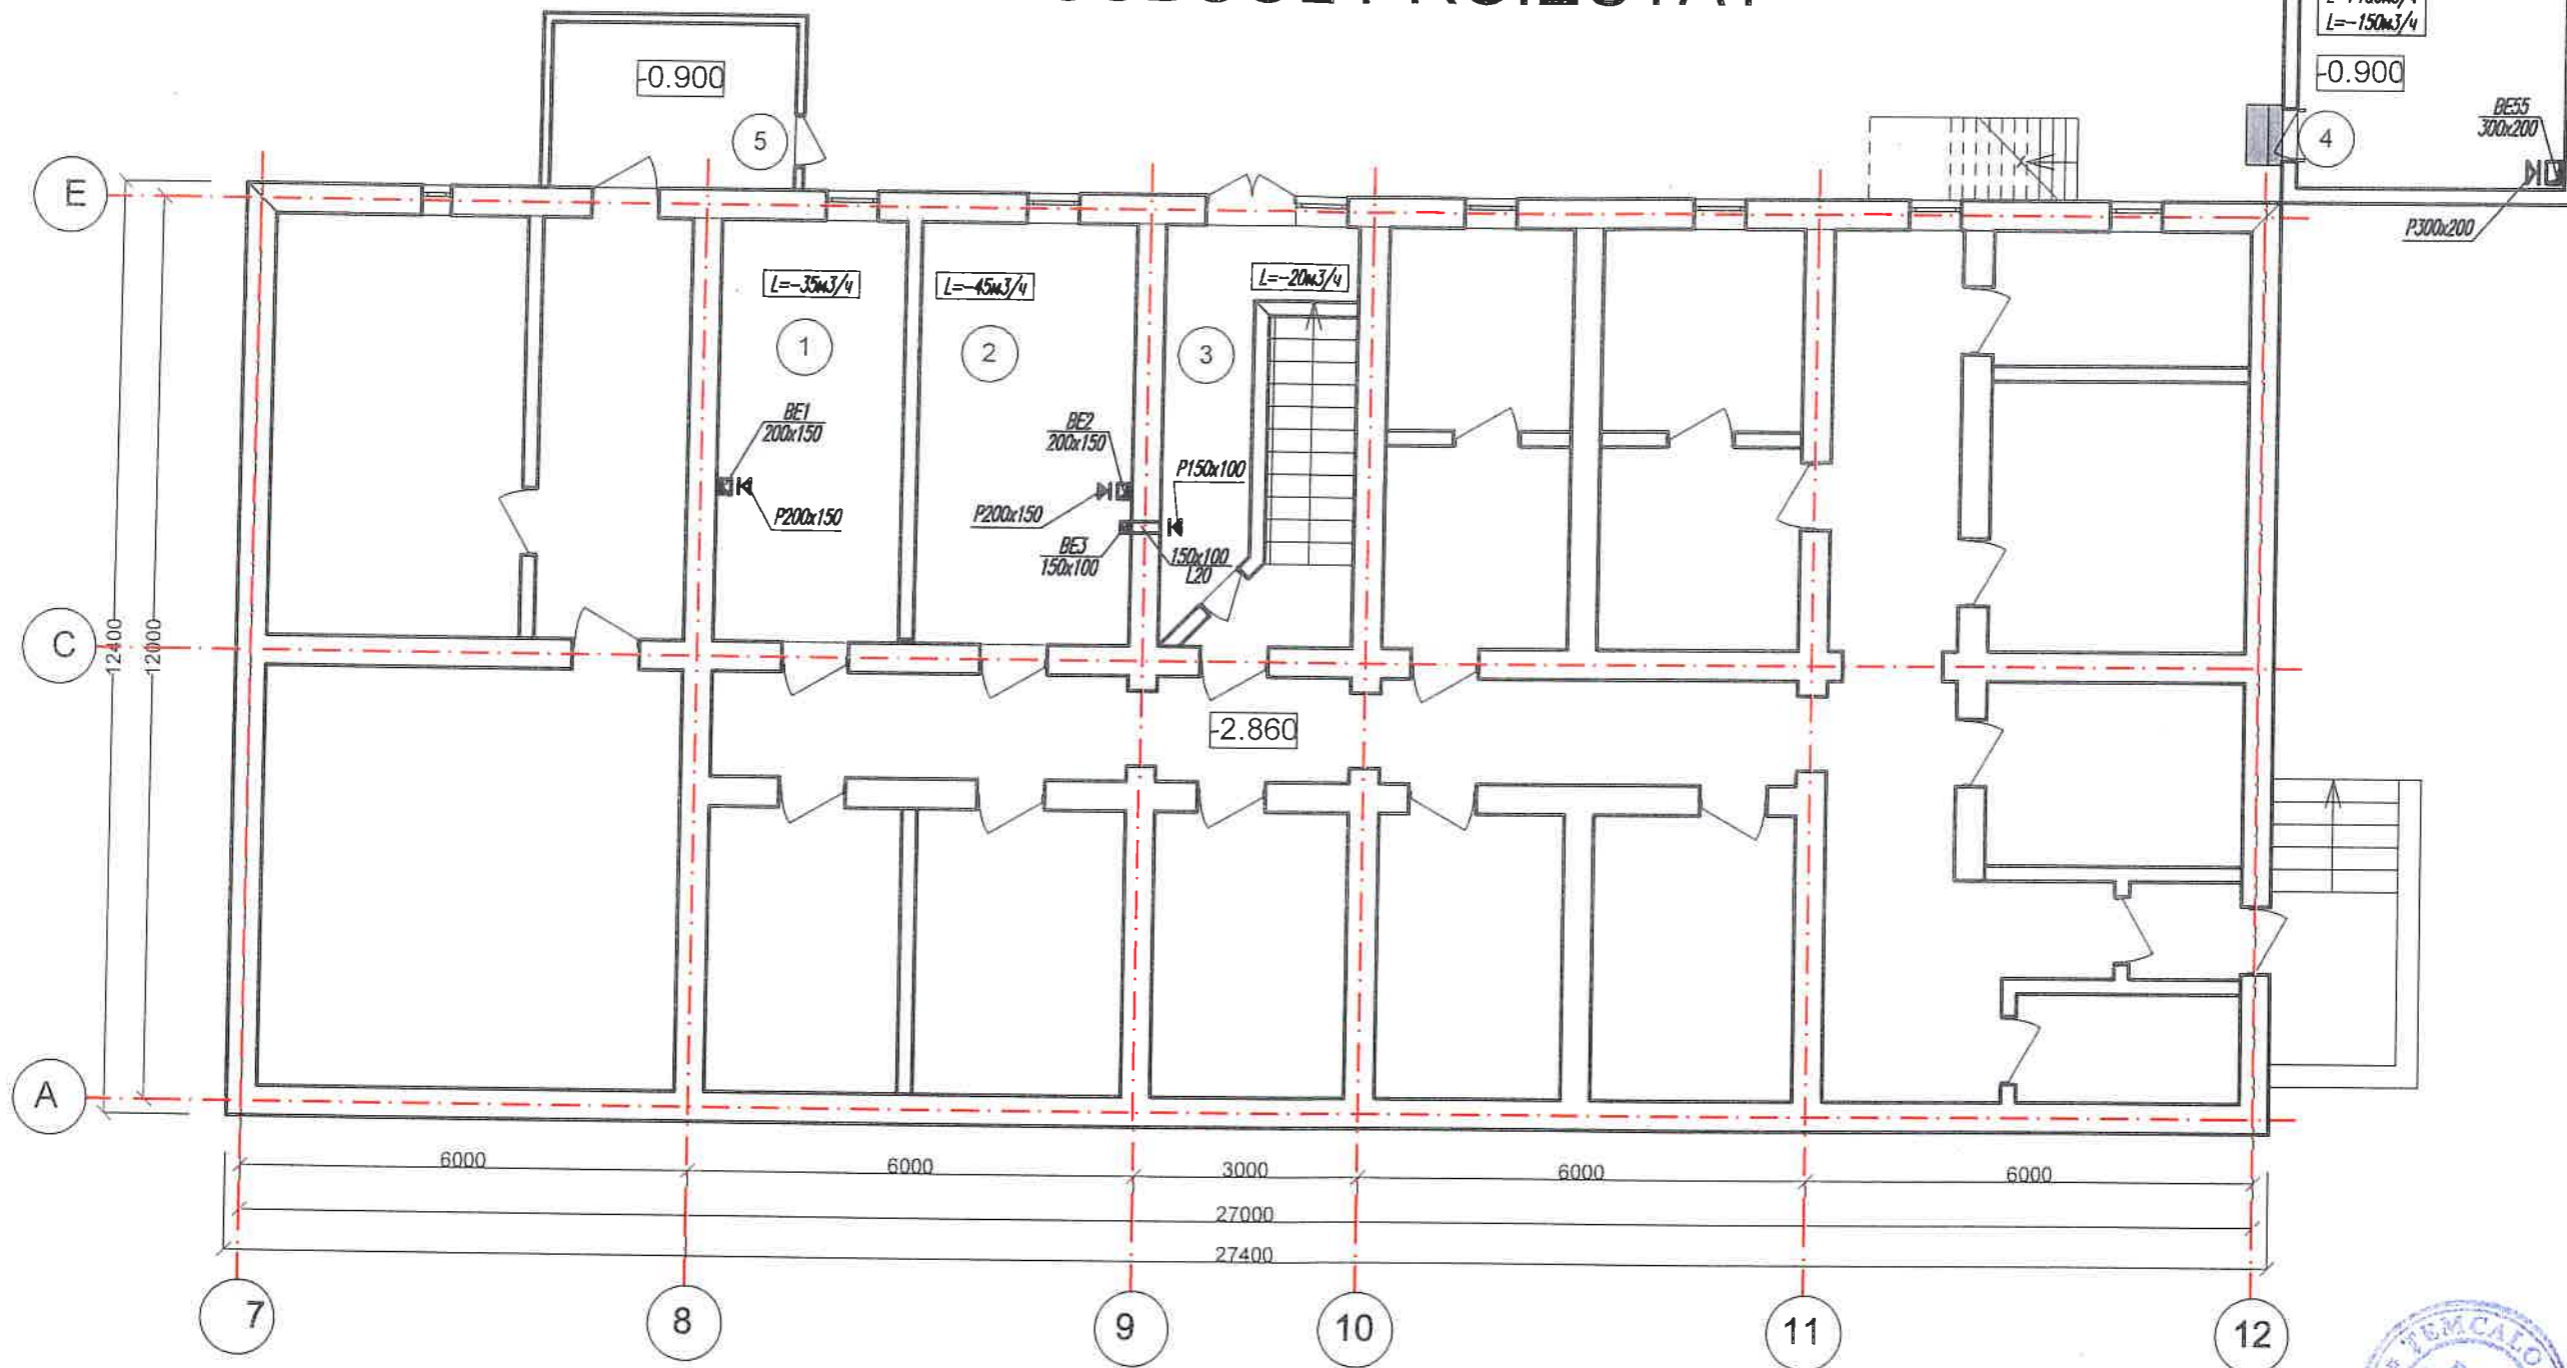

Примечание :

1. Все воздуховоды после монтажа необходимо защитить архитектурной зашивкой.
2. Все воздуховоды необходимо теплоизолировать.
3. Все решетки регулируемые.


Verificator de proiecte nr. 179
BILAȘ VLADIMIR
 Domeniile: C.3
 Nr. de înregistrare a avizului: 538/2019
 Valabilă: de la 14.02. 2017 până la 14.02.2022
 02-09-2019

BORDEROUL ÎNCAPERILOR. PLAN SUBSOL

POZ.	DENUMIREA	SUPRAFAȚA m.p
1	ARHIV 1	14,00
2	ARHIV 2	16,24
3	ÎNCAPERE ECHIPAMENT ELECTRIC	7,40
4	CAZANGERIEA EXISTENT	16,56
5	ÎNCAPERE ECHIPAMENT ELECTRIC 2	7,26

BENEFICIAR						nr.23/06/2019-1-ÎVC			
INSPECTORAL DE POLIȚIE NISPORENI						"REPARAȚIA INTERIOARĂ A EDIFICIULUI "INSPECTORATULUI DE POLIȚIE NISPORENI."			
Mod.	Nr.p.	Etapa	Nr.doc.	Camn.	Data.	"REPARAȚIA INTERIOARĂ A EDIFICIULUI "INSPECTORATULUI DE POLIȚIE NISPORENI."	Faza	Plansa	Planse
Măn.proiect	Sp.princ.	Elaborat					PE	8	
SC „MINANCONS-GRUP„ SRL Licența Seria A MMII Nr.053804 din 22.12.15						SC „MINANCONS-GRUP„ SRL Licența Seria A MMII Nr.053804 din 22.12.15			


Parter PROIECTAT

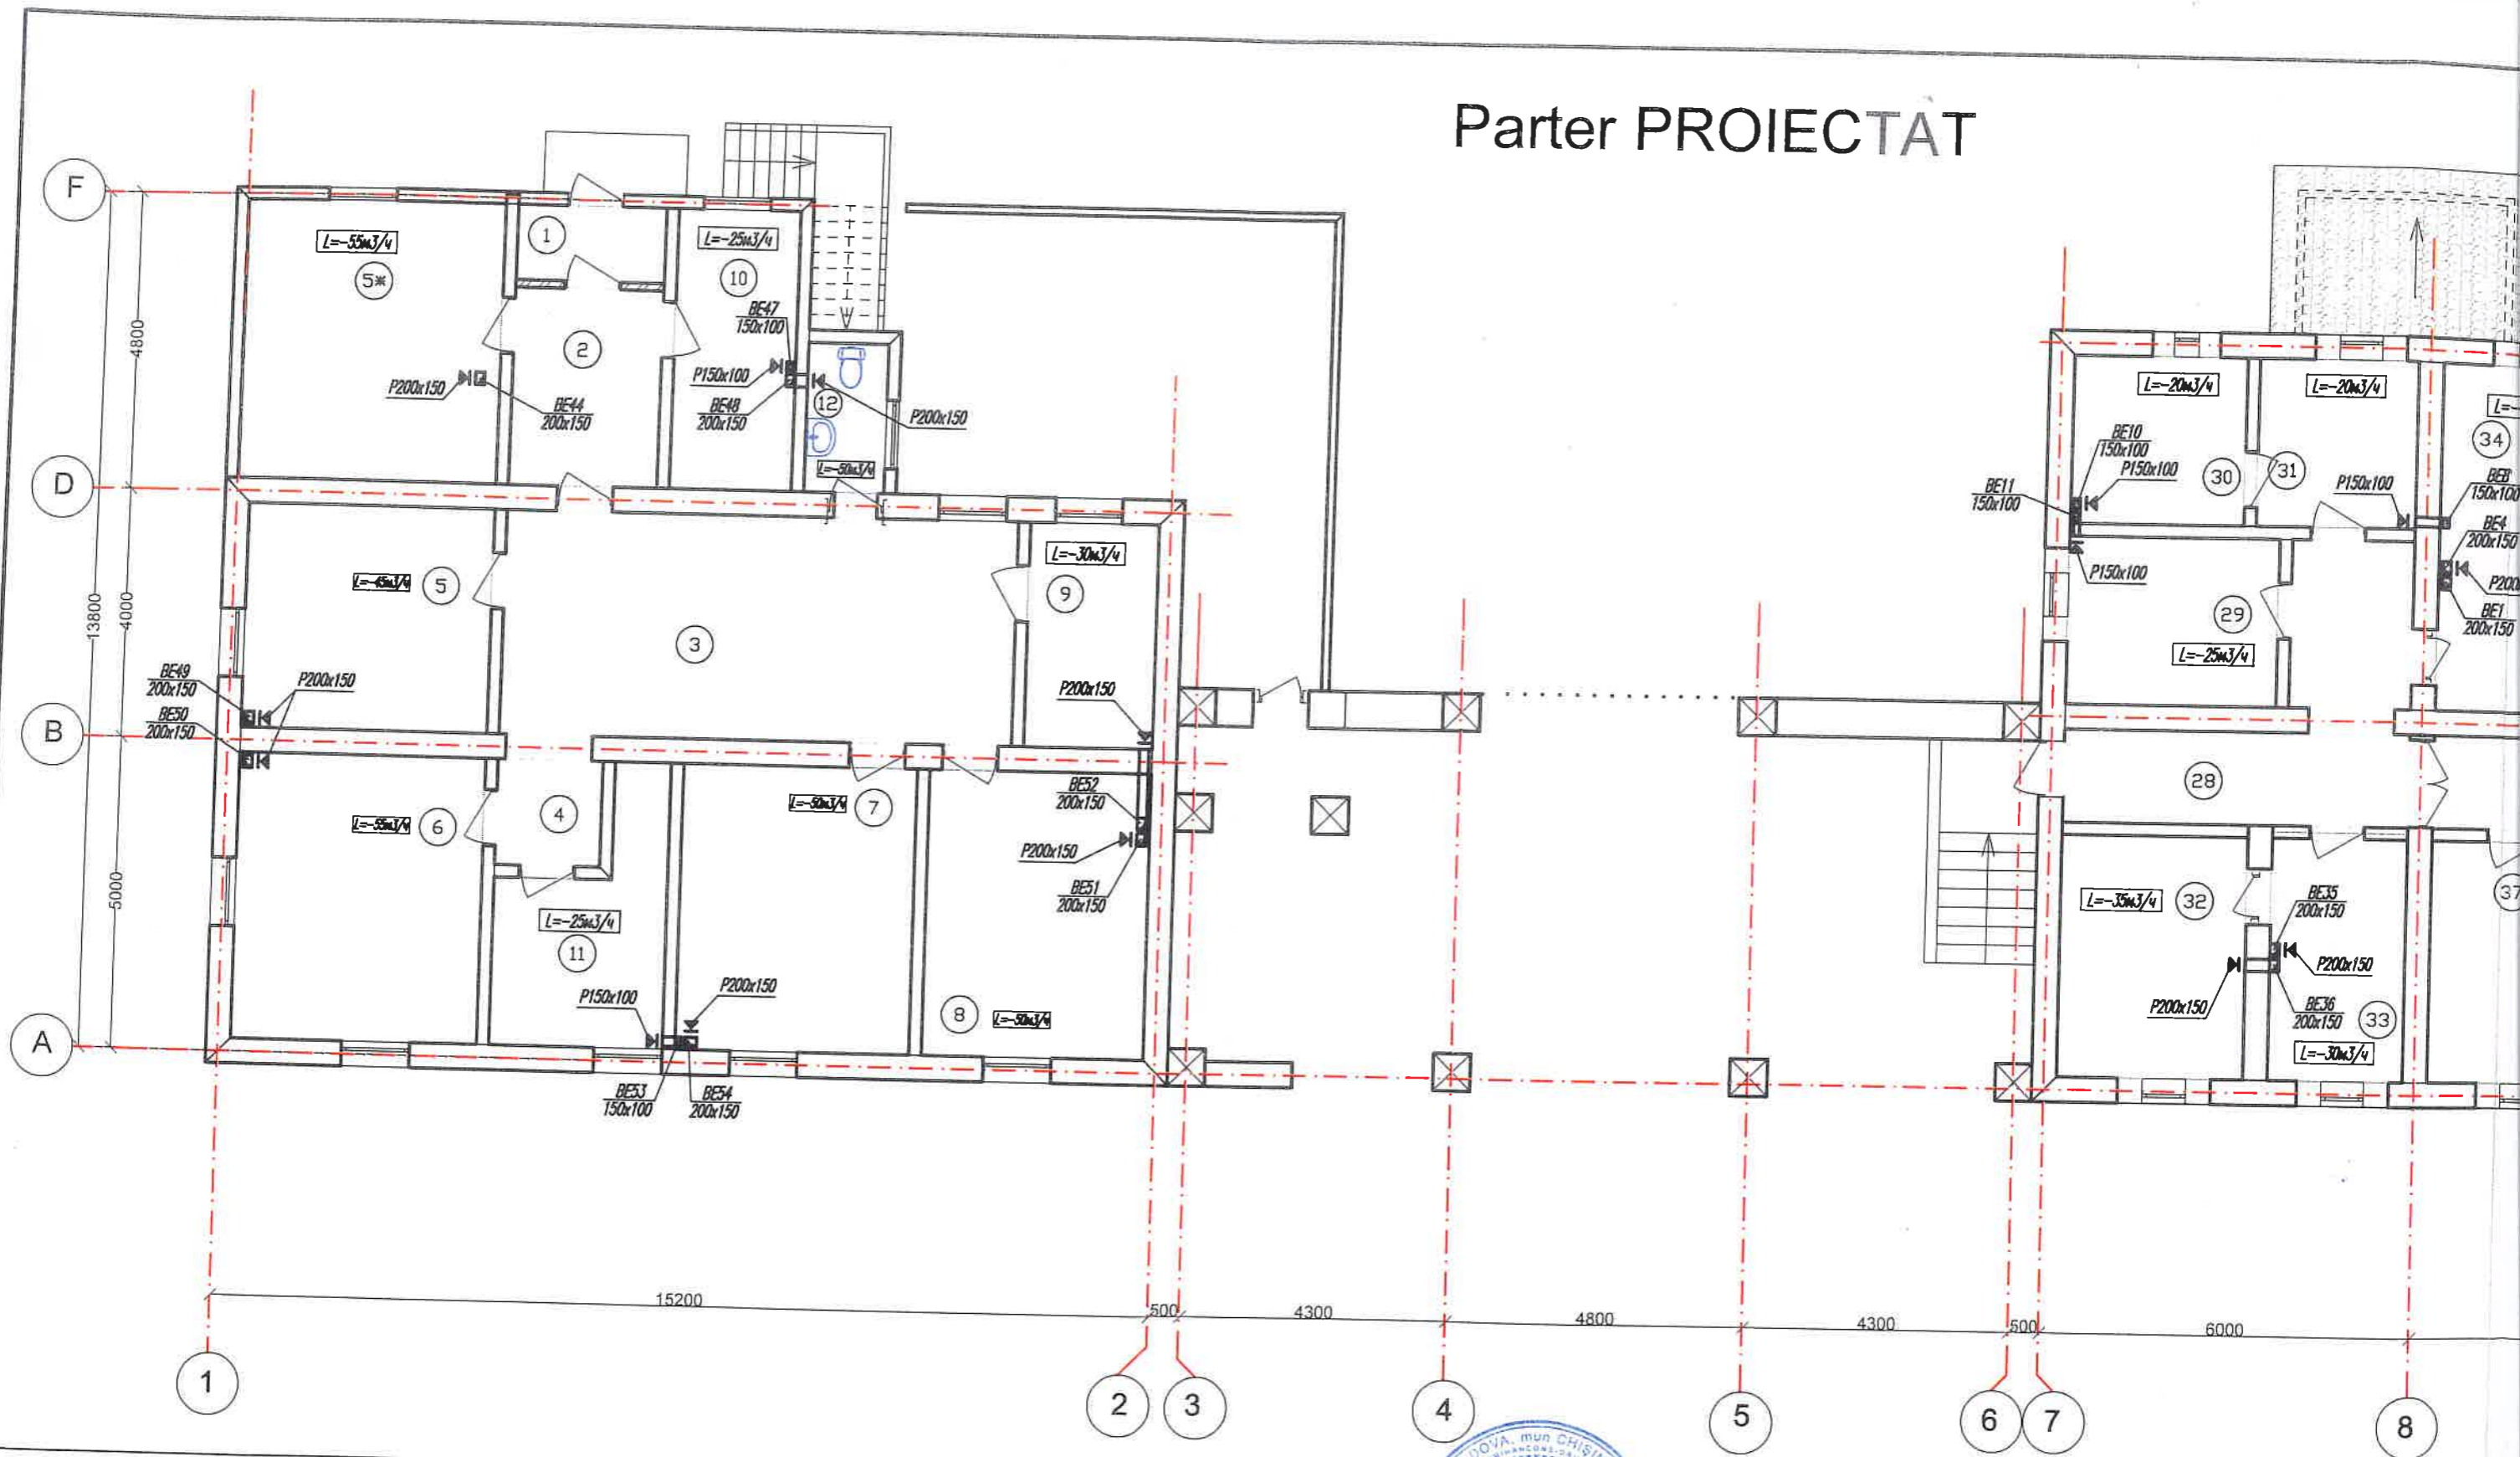

BORDEROUL ÎNCAPERILOR PARTER PROIECTAT				
POZ.	DENUMIREA	SUPRAFAȚA m.p		
			32	BIROU OFITERI 11,70
			33	BIROU OFITERI 8,80
27	DUȘ	2,09	34	BIROU OFITERI 14,00
28	CORIDOR 6	14,36	35	BIROU OFITERI 16,24
29	BIROU OFITERI	9,18	36	CAMERA DE AUDIERI 8,20
30	BIROU OFITERI	7,56	37	CAMERA DE AUDIERI 10,14
31	BIROU OFITERI	7,02	38	WC DE AUDIERI 2,34



- Примечание:
1. Все воздуховоды после монтажа необходимо защитить архитектурной зашивкой.
 2. Все воздуховоды необходимо теплоизолировать.
 3. Все решетки регулируемые.

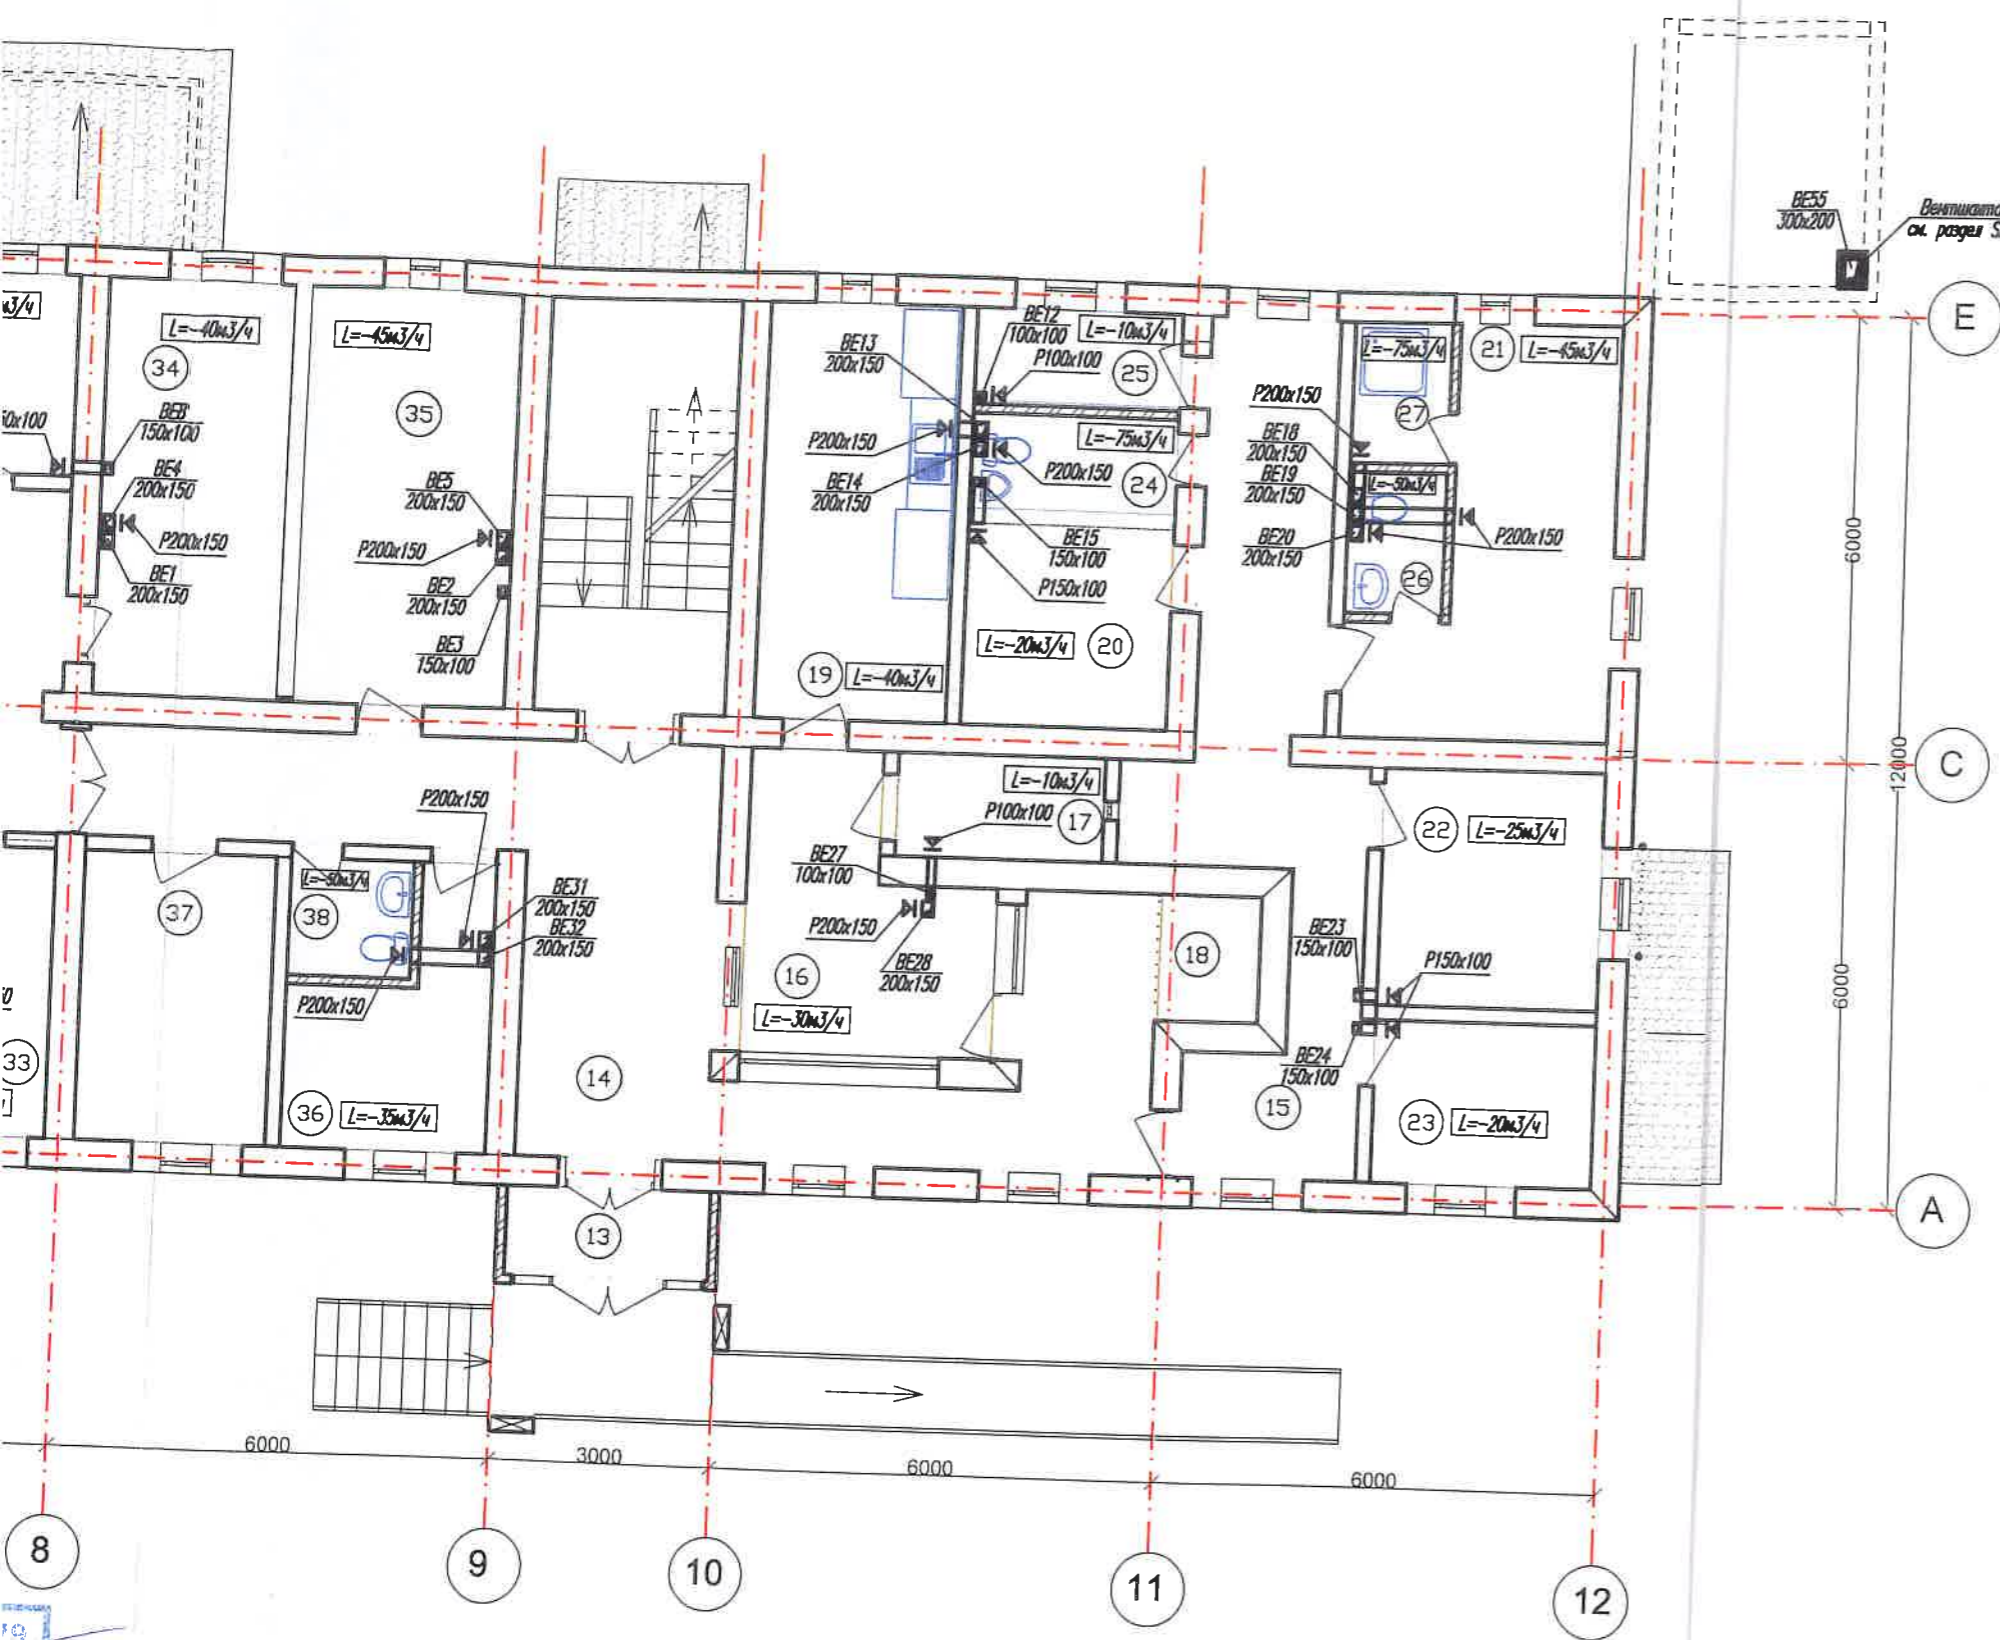


BORDEROUL ÎNCĂPERILOR PARTER PROIECTAT		
POZ.	DENUMIREA	SUPRAFAȚA m.p
1	TAMBUR 1	2,88
2	CORIDOR 1	7,63
3	CORIDOR 2	29,88
4	CORIDOR 3	3,45
5	BIROU OFITERI	33,30
6	BIROU OFITERI	18,40
7	BIROU OFITERI	17,48
8	BIROU OFITERI	16,56
9	BIROU OFITERI EXPERT	7,56
10	BIROU OFITERI	9,00
11	CAMERA DE ARMĂ	9,27
12	WC	3,12
13	TAMBUR 2	3,24
14	CORIDOR 4	35,01
15	CORIDOR 5	21,66
16	CAMERA DE GARDĂ	11,06
17	CAMERA DE ARMĂ	3,92
18	CAMERA DE RETINERE	2,30
19	BUGĂȚĂRIEA/SUFRAJERIA	14,56
20	CAMERA "TELECOM"	7,56
21	VESTIAR	15,26
22	BIROU OFITERI	9,60
23	BIROU OFITERI	6,60
24	WC	3,72
25	CAMERA DE INVENTARIA	3,50
26	WC	2,34

Verificator de proiecte nr. 179
BILAȘ VLADIMIR
 Domeniile: C.3
 Nr. de înregistrare a avizului: 53P/2019
 Valabilită: de la 14.02. 2017 până la 14.03.2022
 02-03-19

BENEFICIAR INSPECTORATUL DE POLIȚIE NISPORENI						nr.23/06/2019-1-ÎVC		
"REPARAȚIA INTERIOARĂ A EDIFICIULUI "INSPECTORATULUI DE POLIȚIE NISPORENI."								
"REPARAȚIA INTERIOARĂ A EDIFICIULUI "INSPECTORATULUI DE POLIȚIE NISPORENI."						Faza	Plansa	Planse
						PE	9	
Măn.proiect	Spinenco Ș.					SC „MINANCONS-GRUP„ SRL		
Sp.princ.	Țemcalo L.							
Elaborat	Bordei M.							
Plan partener (ventilație)								





Etaj PROIECTAT

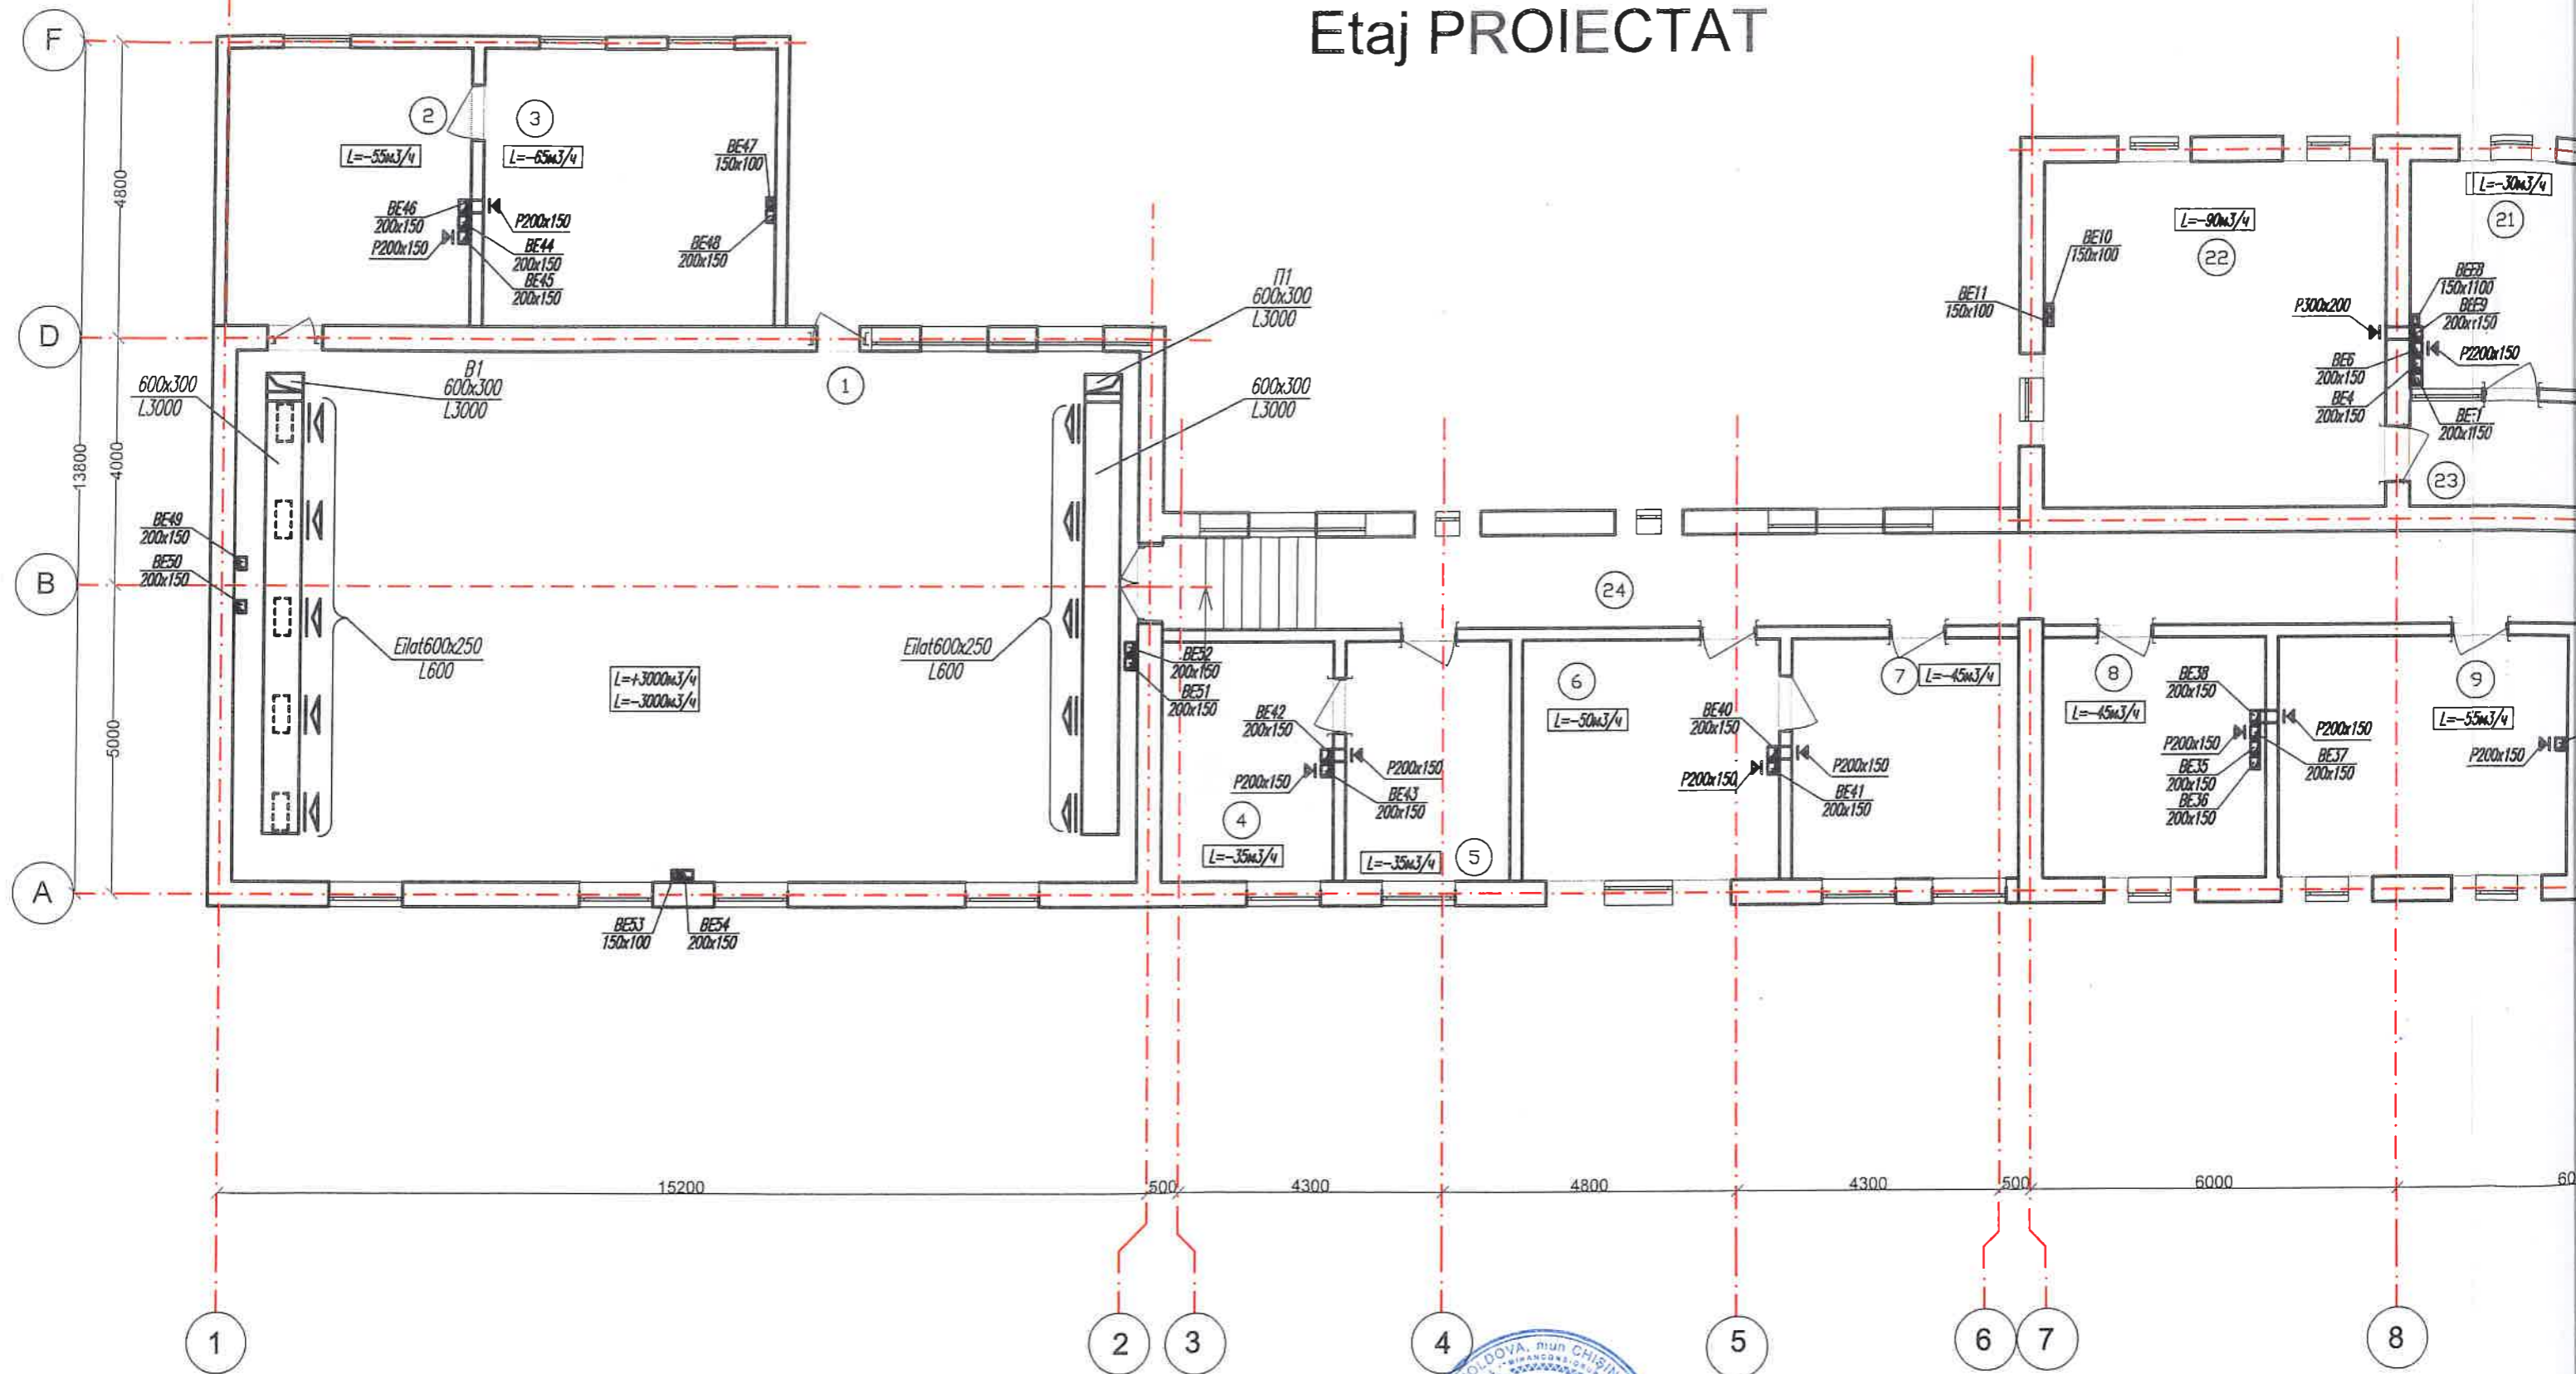

Примечание :

1. Все воздуховоды после монтажа необходимо защитить архитектурной зашивкой.
2. Все воздуховоды необходимо теплоизолировать.
3. Все решетки регулируемые.

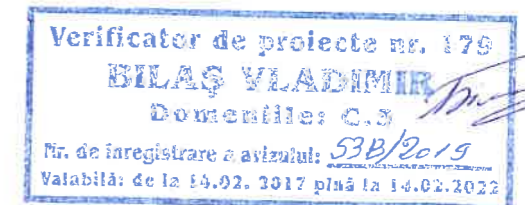

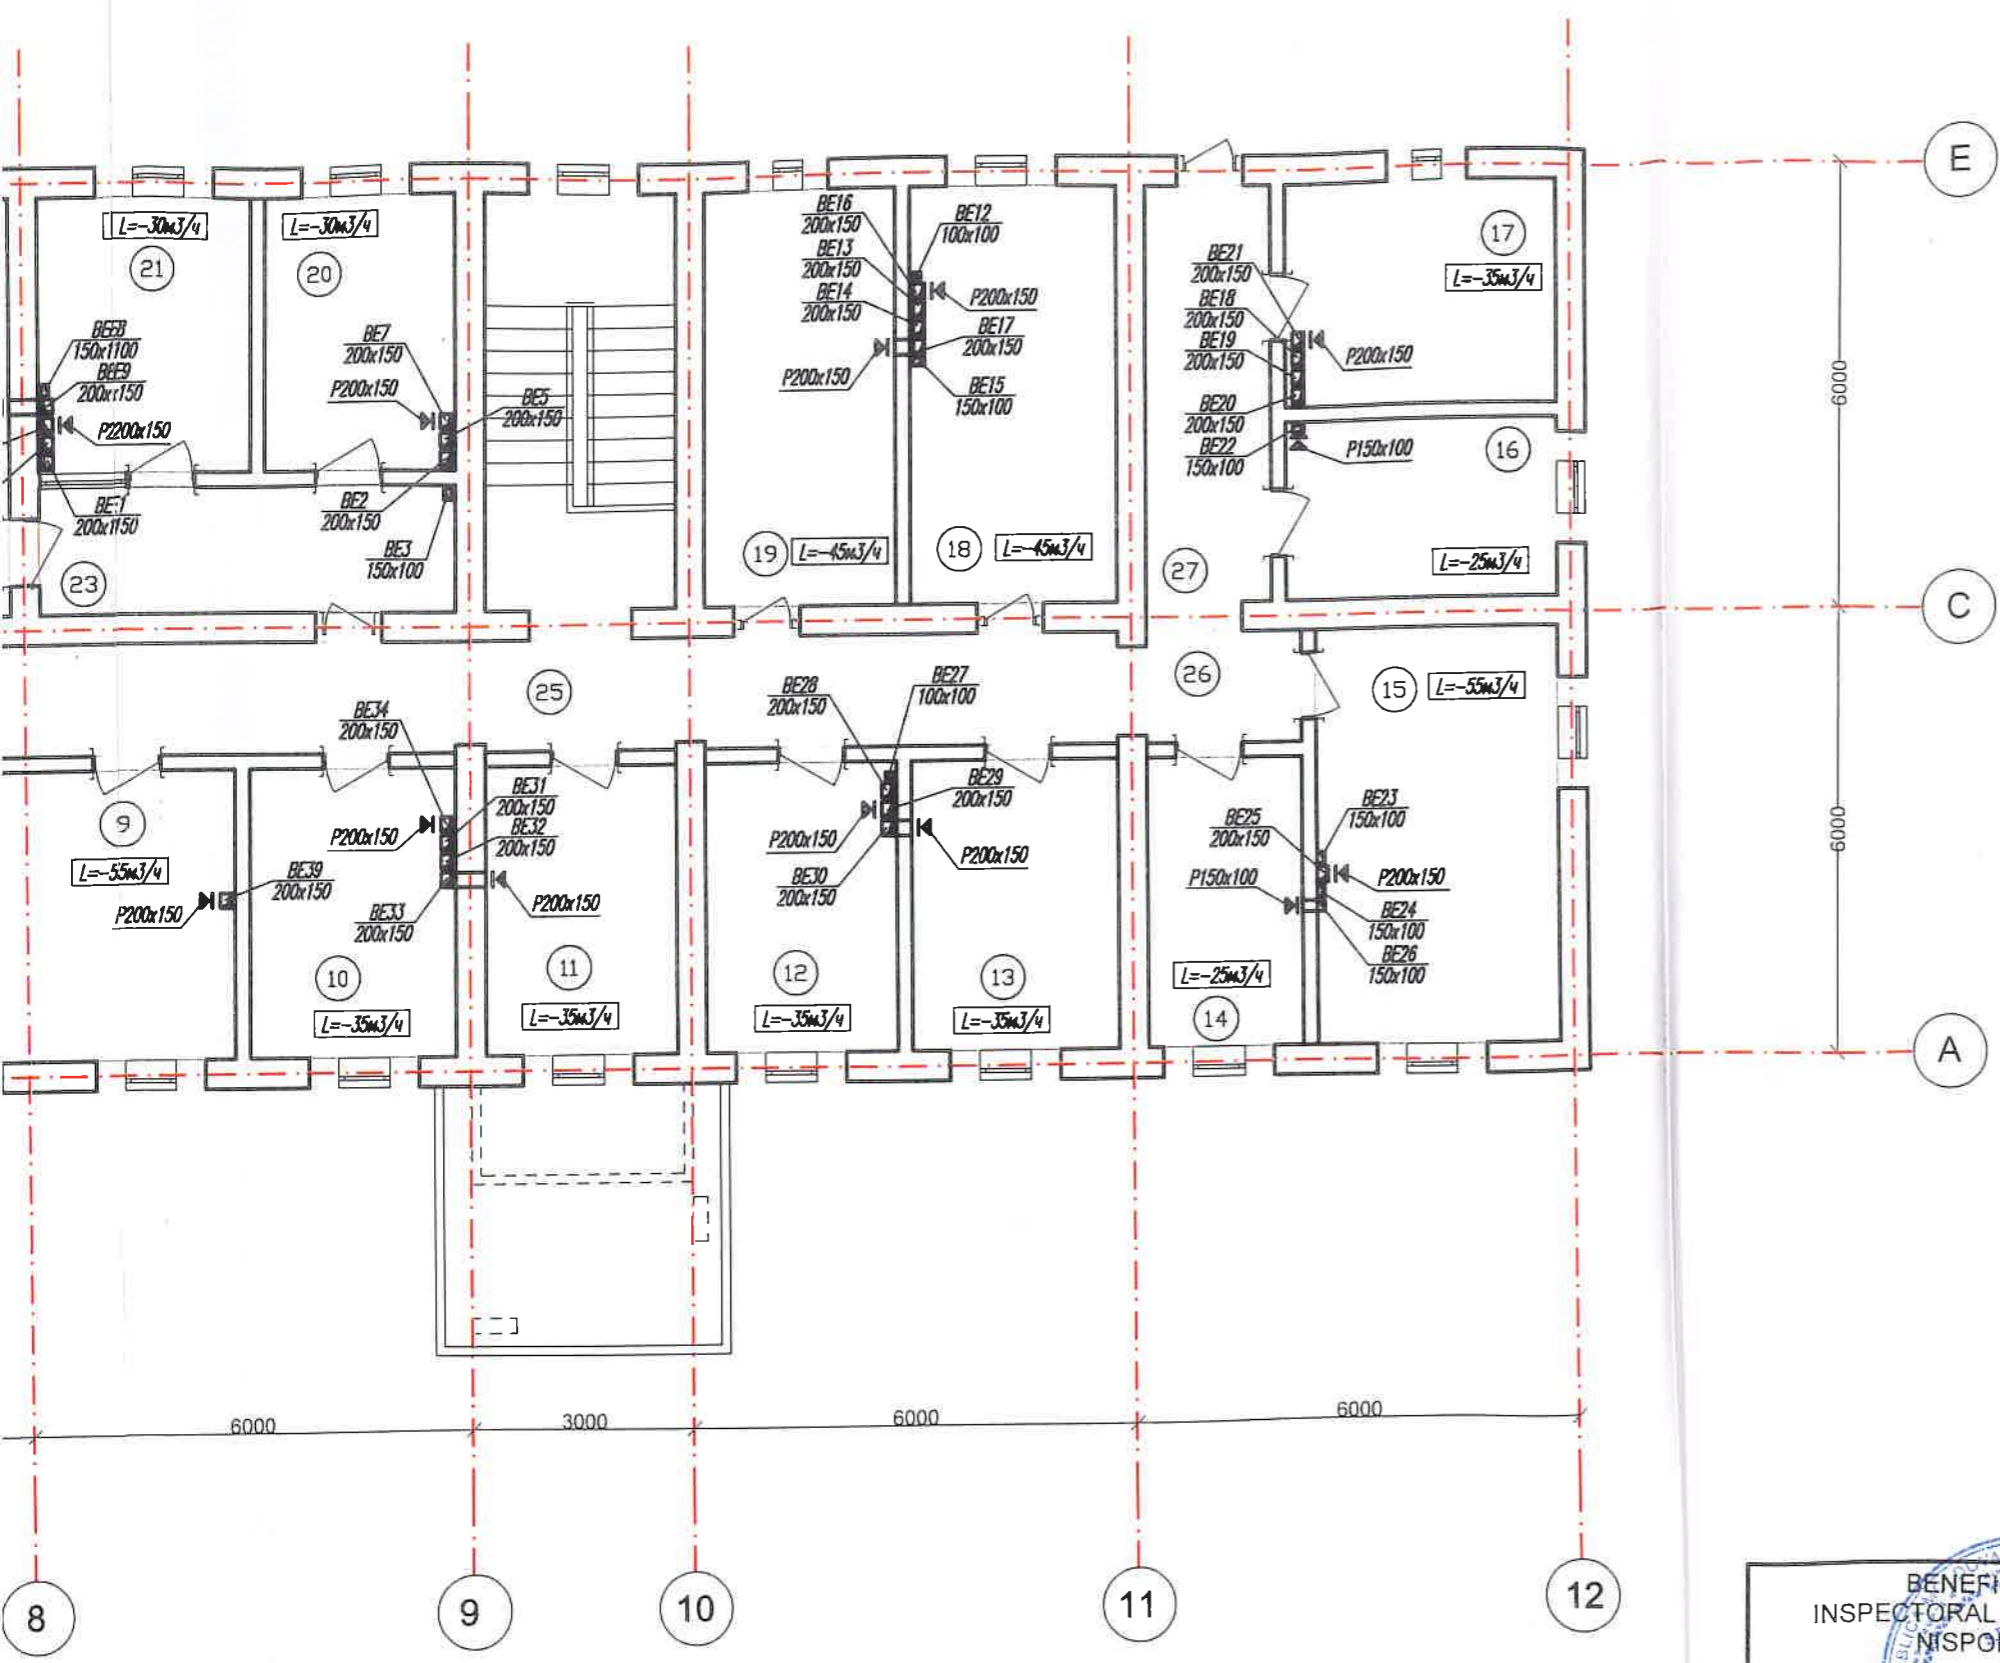

BORDEROUL ÎNCAPERILOR ETAJ 1 PROIECTAT

POZ.	DENUMIREA	SUPRAFAȚA m.p
1	SALA POLIVALENT	127,28
2	CAMERA 1	18,00
3	CAMERA 2	21,60
4	BIROUL OFITERI	10,92
5	BIROUL OFITERI	10,53
6	BIROUL OFITERI	16,38
7	BIROUL OFITERI	14,43
8	BIROUL OFITERI	14,24
9	BIROUL OFITERI	18,53
10	BIROUL OFITERI	10,92
11	BIROUL OFITERI	10,14
12	BIROUL OFITERI	10,14
13	BIROUL OFITERI	10,92
14	BIROUL OFITERI	8,19
15	BIROUL OFITERI	18,48
16	BIROUL OFITERI	8,88
17	BIROUL OFITERI	11,10
18	BIROUL OFITERI	15,68
19	BIROUL OFITERI	14,56
20	ANTICAMERA 1	9,62
21	ANTICAMERA 2	10,36
22	BIROUL ȘEF OFITERI	31,36
23	ANTICAMERA 3	9,52
24	CORIDOR 1	21,00
25	CORIDOR 2	31,90
26	CORIDOR 3	3,15
27	CORIDOR 4	10,04

BENEFICIAR:
INSPECTORAT DE POLIȚIE
NISPORENI

nr.23/06/2019-1-ÎVC

"REPARAȚIA INTERIOARĂ A EDIFICIULUI "INSPECTORATULUI DE POLIȚIE NISPORENI."

Mod.	Nr.p.	Foia	Nr.doc.	Seri	Data.	Faza	Plansa	Planse
						PE	10	


Măn.proiect Spinenco Ș.
Sp.princ. Țemcalo L.
Elaborat Bordei M.

Plan первого этажа (вентиляция)

SC „MINANCONS-GRUP„ SRL
Licența Seria A MMII
Nr.053804 din 22.12.15

Verificator de proiecte nr. 179
BILAȘ VLADIMIR
Domeniile: C.3
Nr. de înregistrare a avizului: 538/2019
Valabilitate de la 14.02. 2017 până la 14.02.2022
02.09.19

79
7
022

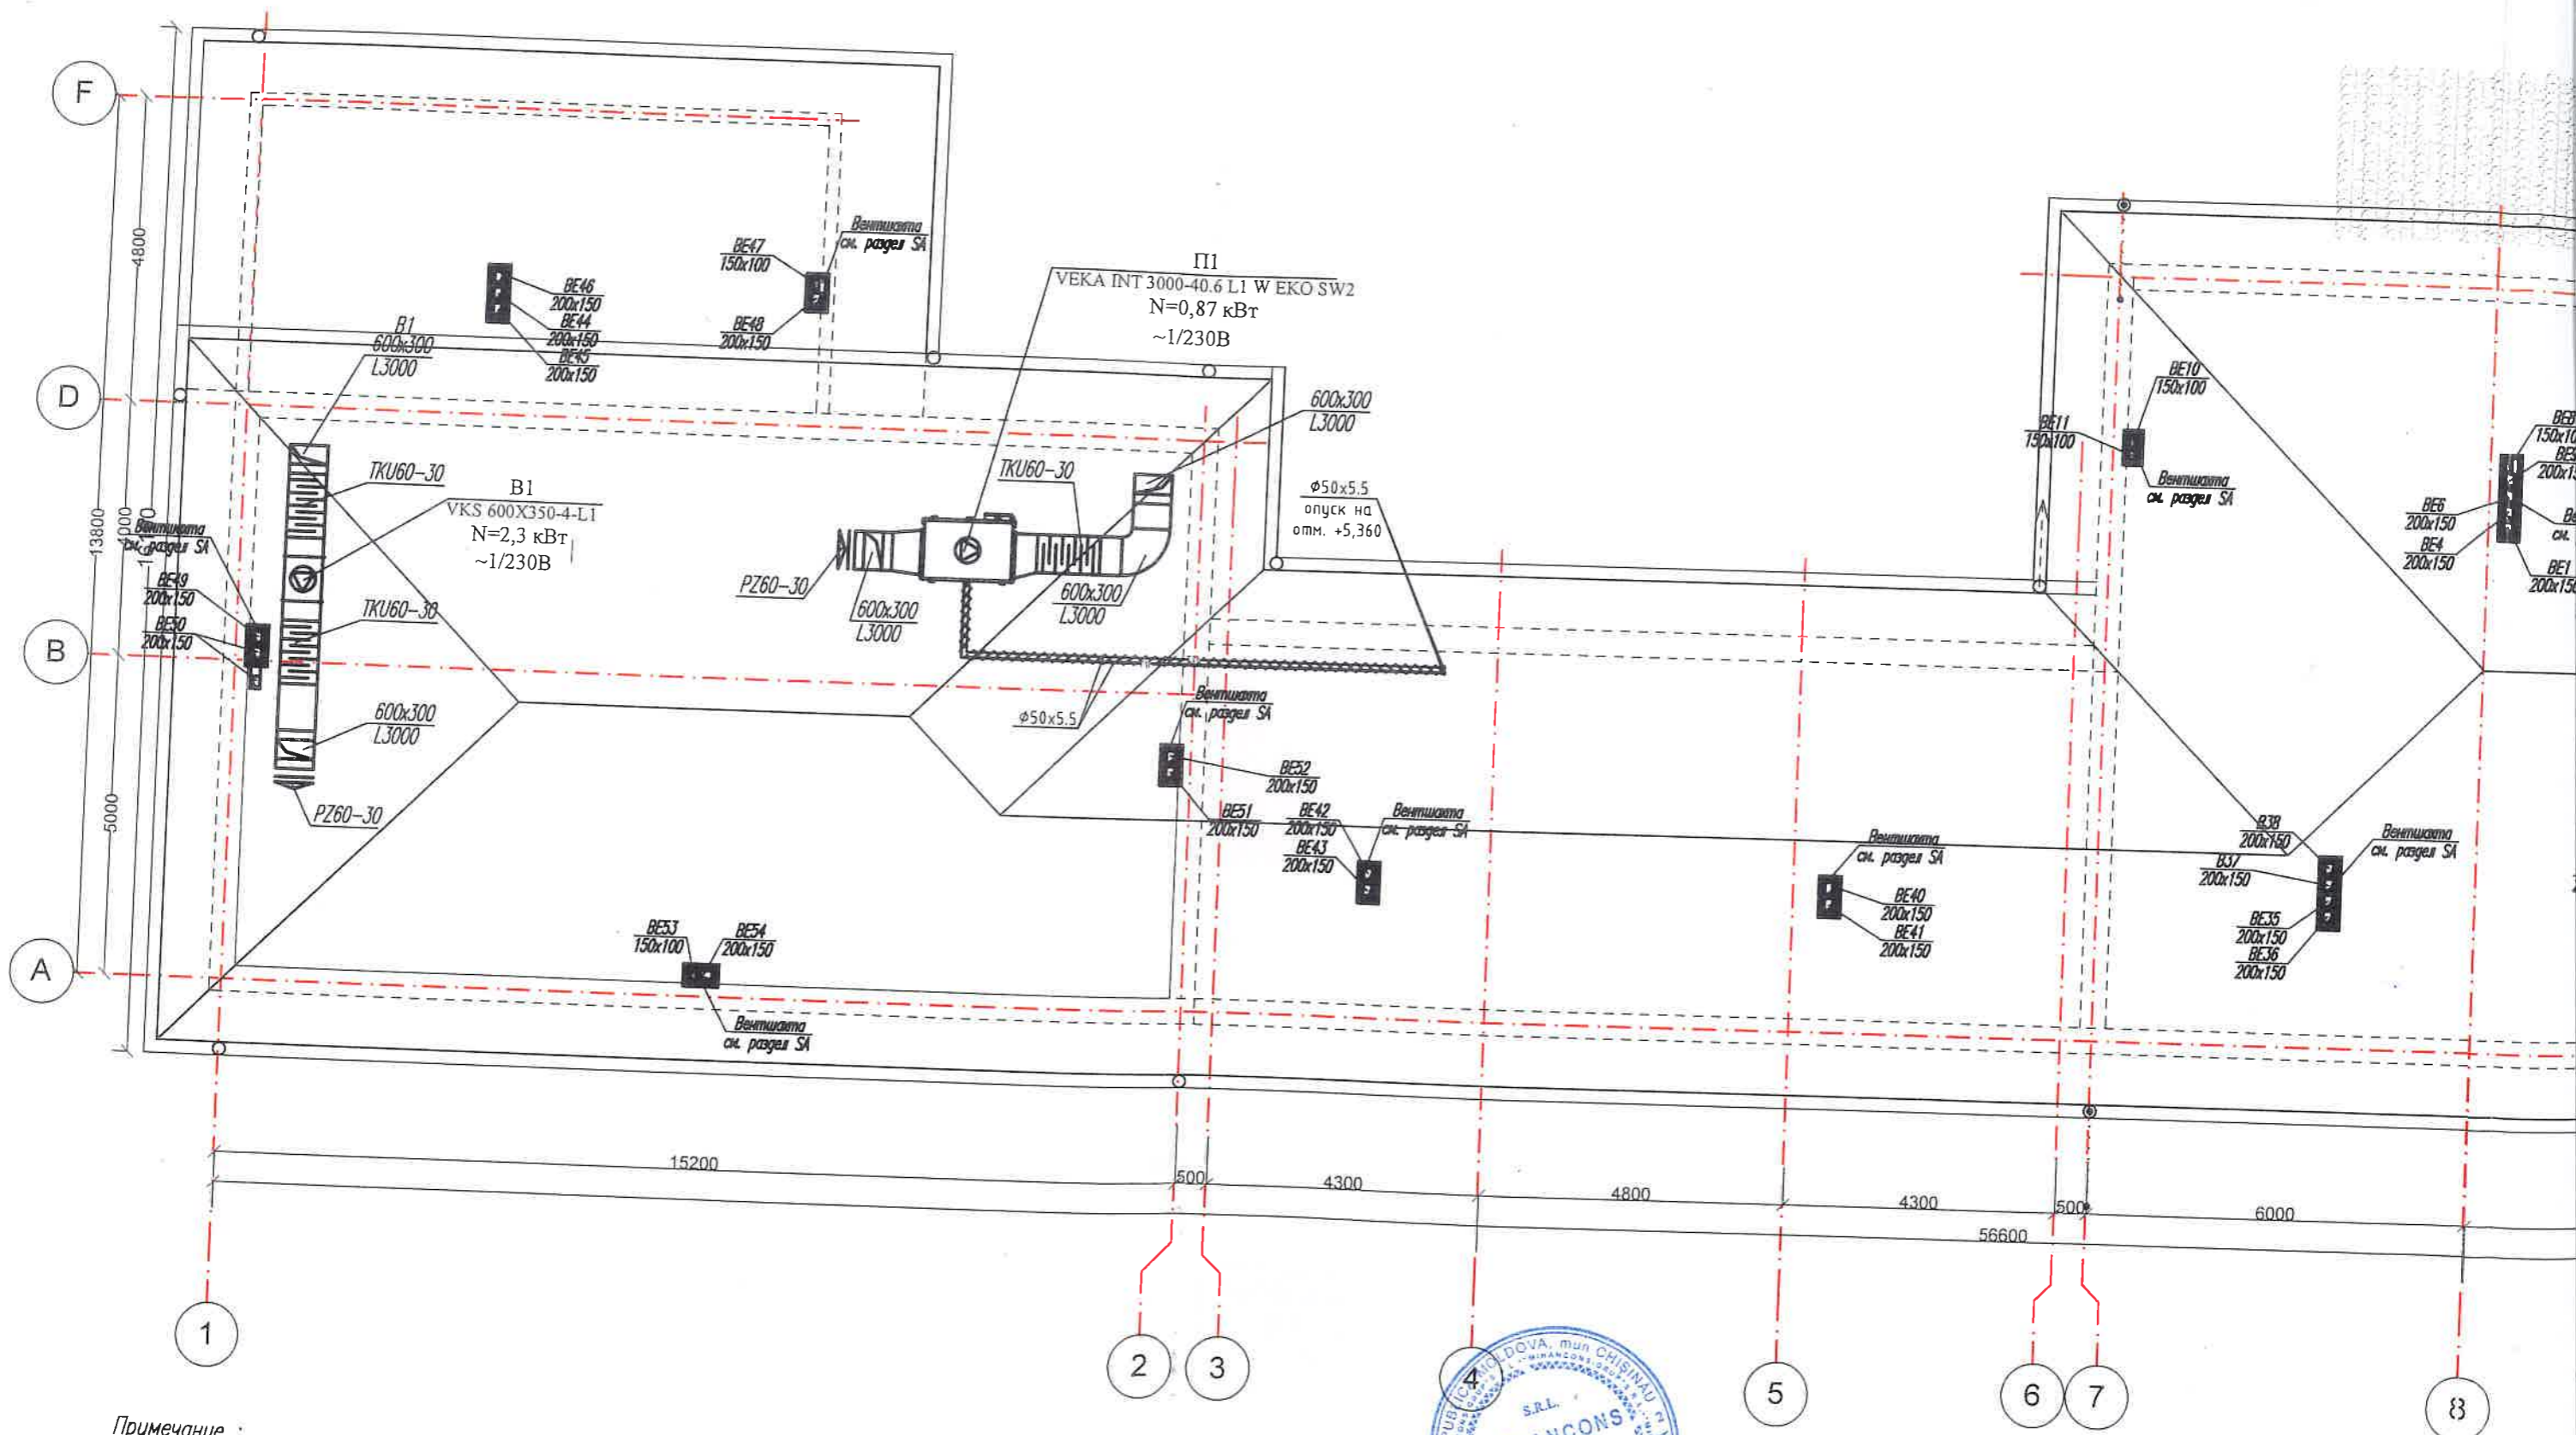


Примечание :

1. Все воздуховоды от выхода из перекрытия до шахты в кровле, необходимо проложить с максимальным уклоном.
2. Все воздуховоды необходимо теплоизолировать.
3. Все решетки регулируемые.



Verificator de proiecte nr. 179
BILAȘ VLADIMIR
 Domiciliu: C.3
 Nr. de înregistrare a avizului: 538/P219
 Valabilă: de la 14.02.2017 până la 14.02.2022

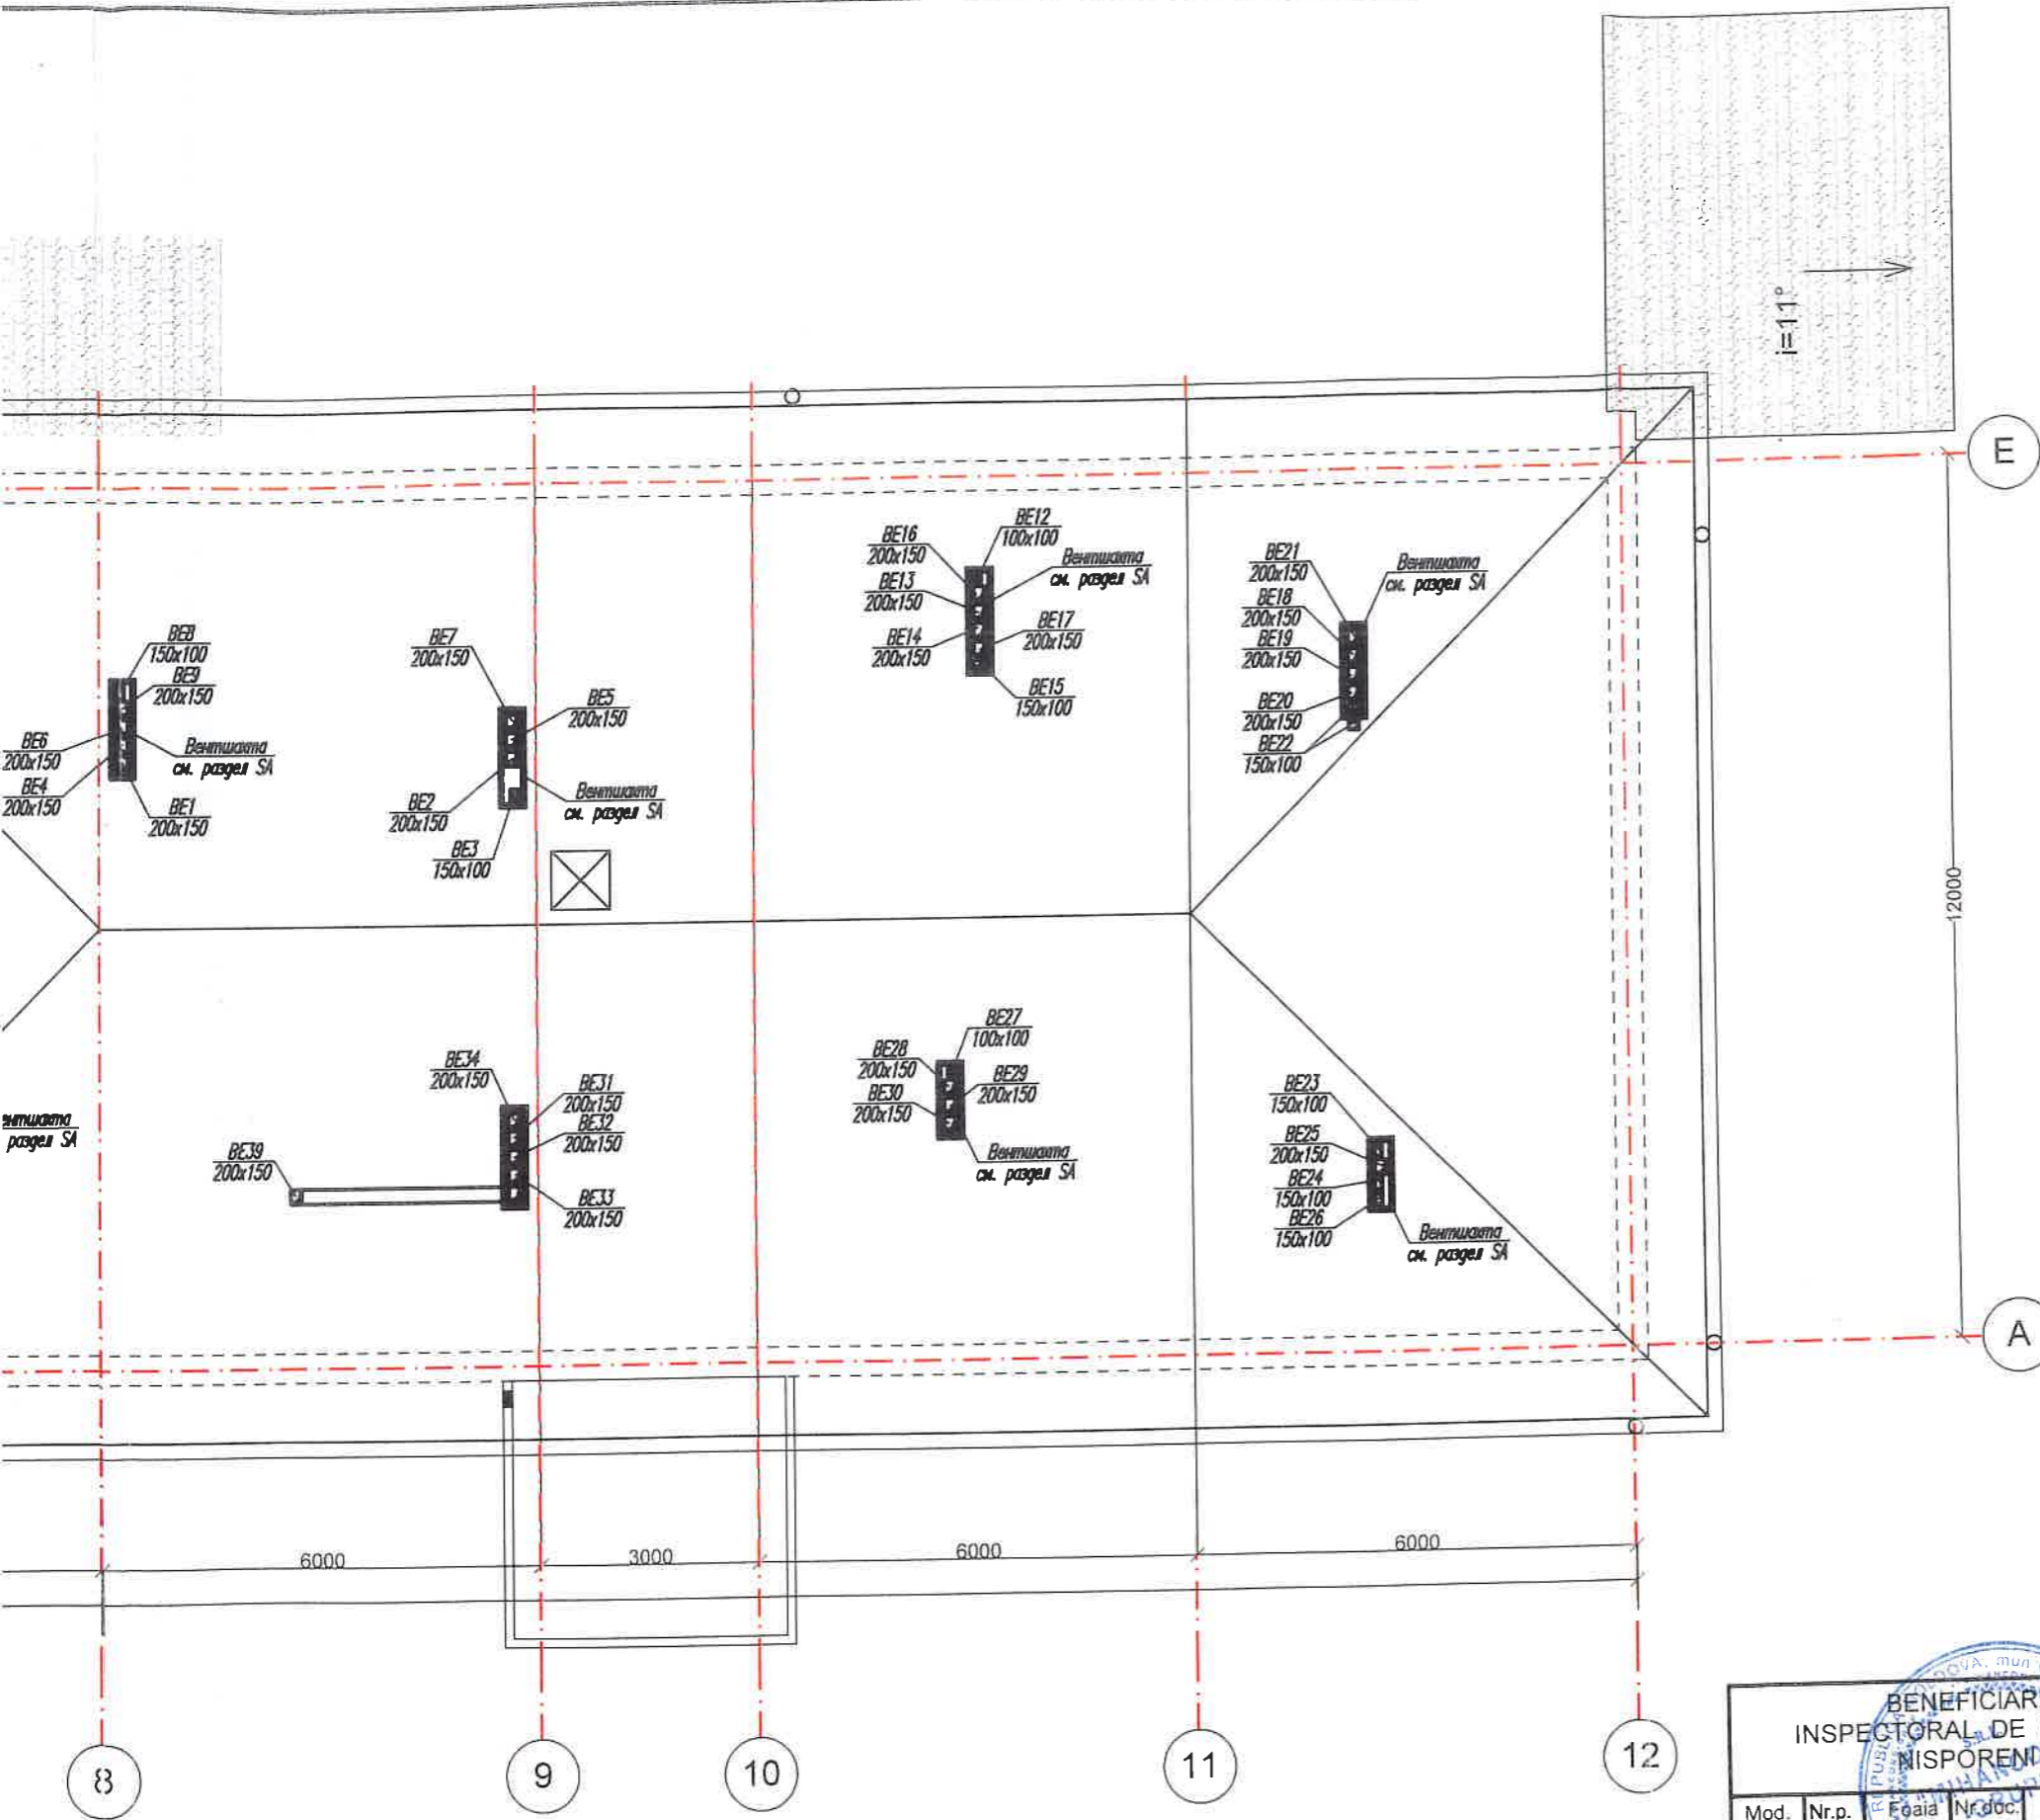

Verificator de proiecte nr. 179
BILAȘ VLADIMIR
 Domeniile: C.5
 Nr. de înregistrare a avizului: 538/2019
 Valabilită: de la 15.02.2017 până la 14.02.2022



BENEFICIAR: INSPECTORATUL DE POLIȚIE NISPORENI						nr.23/06/2019-1-ÎVC		
"REPARAȚIA INTERIOARĂ A EDIFICIULUI "INSPECTORATULUI DE POLIȚIE NISPORENI."						"REPARAȚIA INTERIOARĂ A EDIFICIULUI "INSPECTORATULUI DE POLIȚIE NISPORENI."		
Mod.	Nr.p.	Foaia	Nr.doc.	Semn.	Data.	Faza	Plansa	Planse
						PE	11	
Măn.proiect	Spinenco Ș.					SC „MINANCONS-GRUP„ SRL Licența Seria A MMII Nr.053804 din 22.12.15		
Sp.princ.	Temcalo L.					План черадка и кровли (вентиляция)		
Elaborat	Bordei M.							




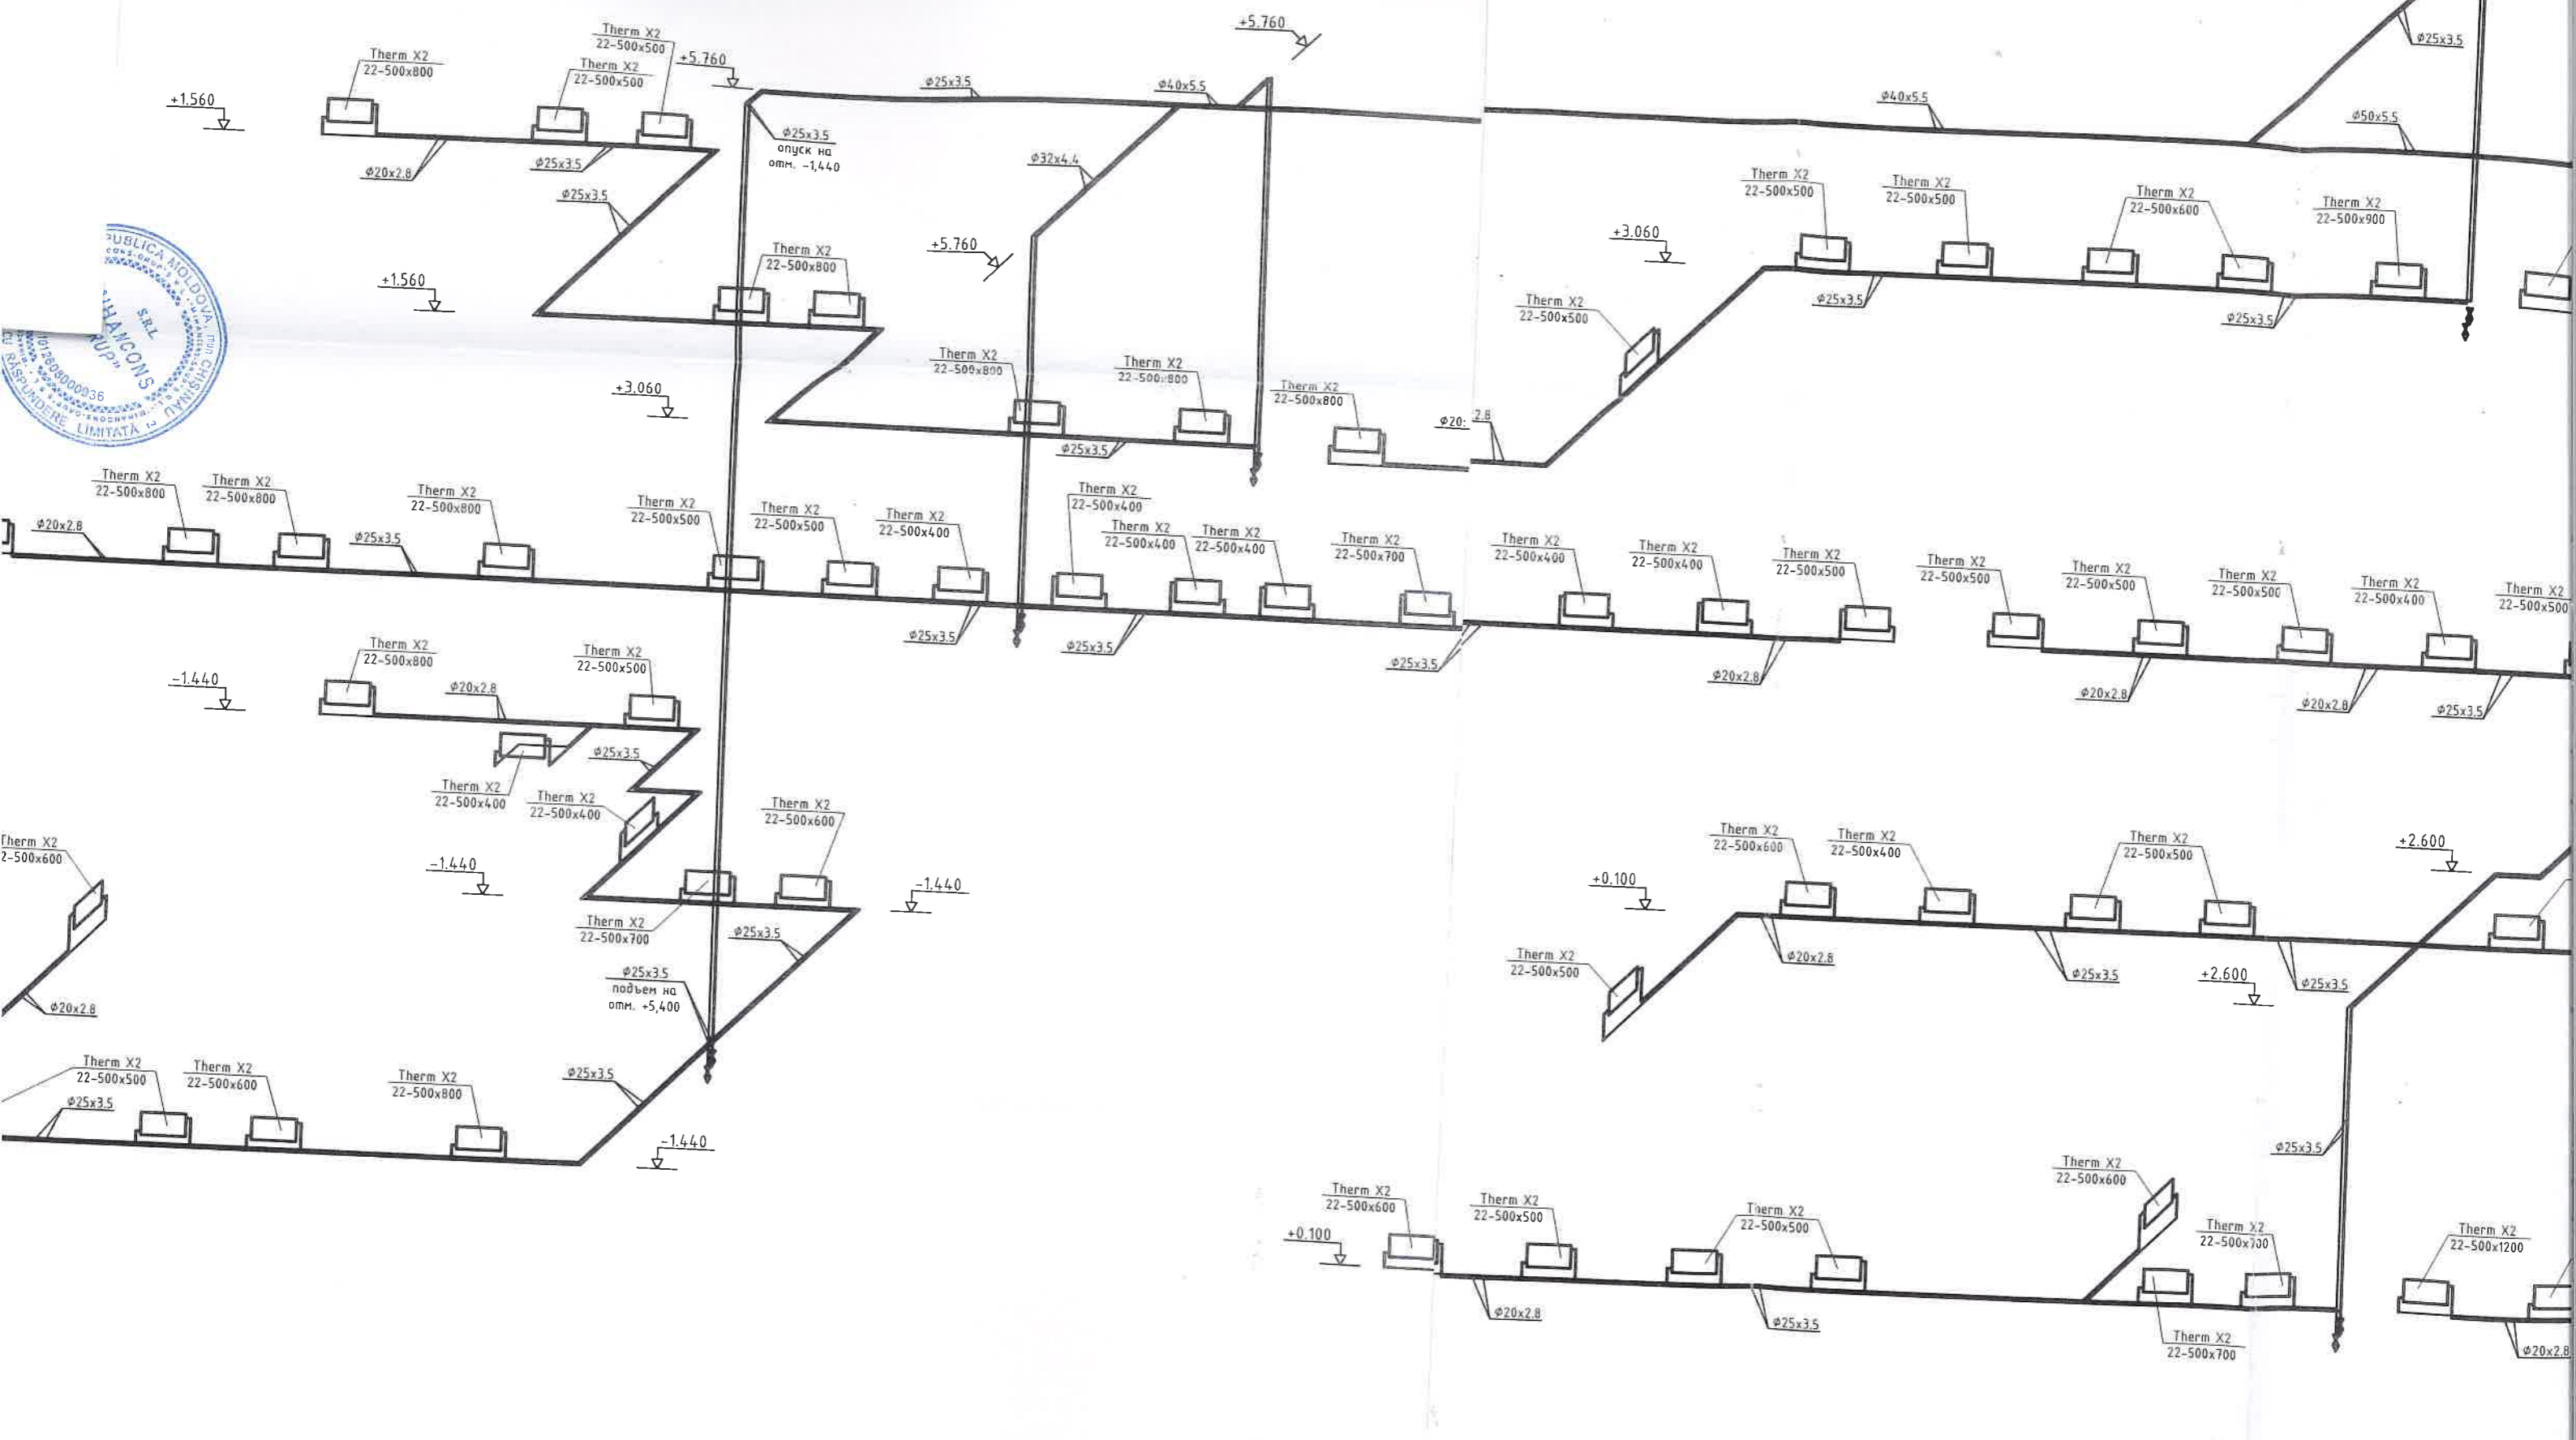


Схема узла "А"



Схема узла "Б"

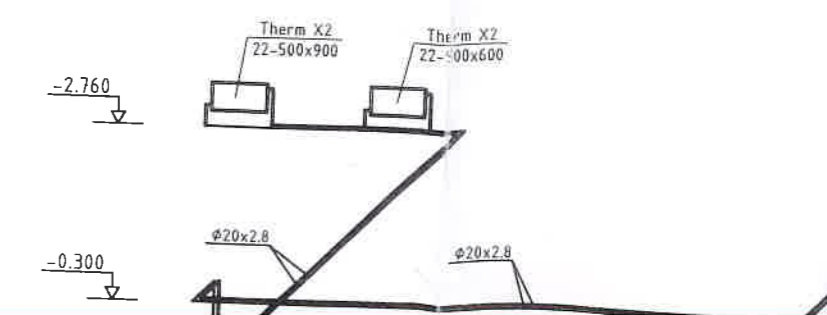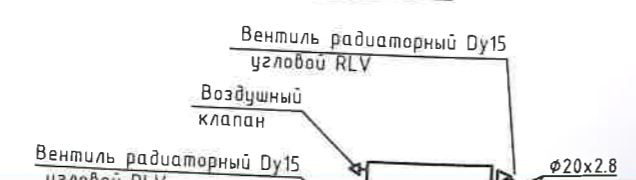

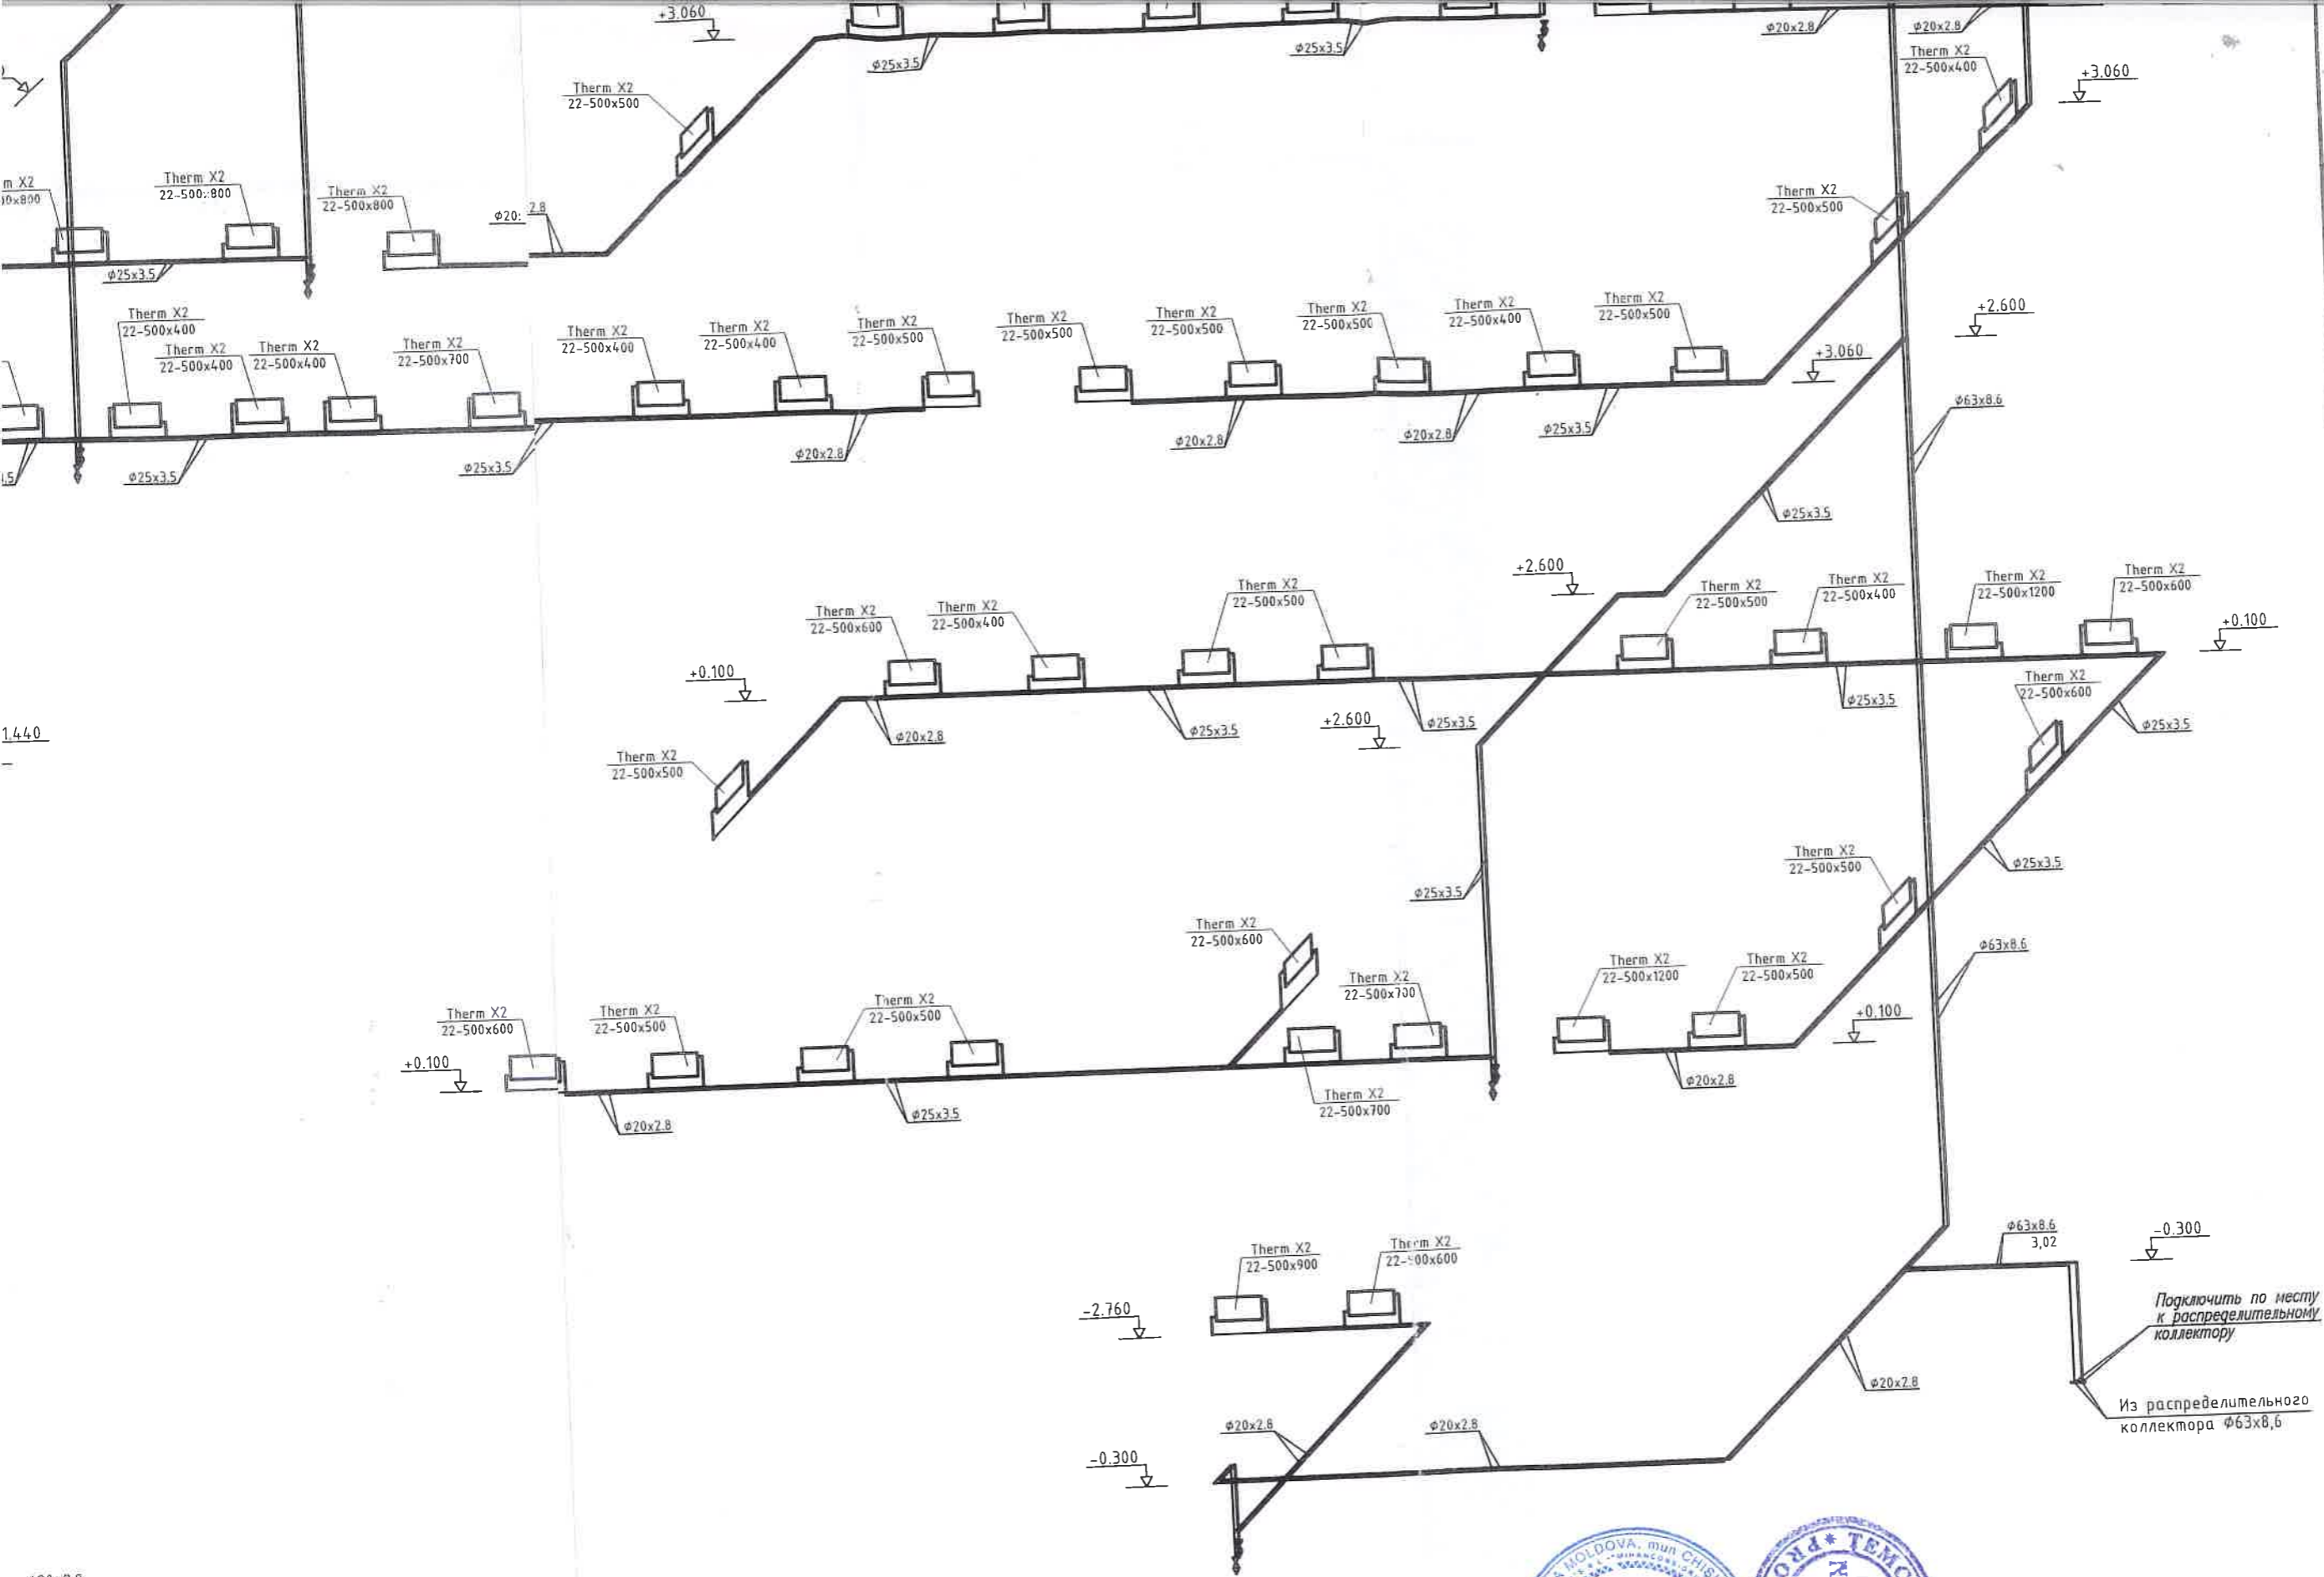

Verificator de proiecte nr. 179
BILAȘ VLADIMIR
 Domeniile: C.3
 Nr. de înregistrare a avizului: 53B/2019
 Valabilă: de la 14.02. 2017 până la 14.02.2022

Verificator de proiecte nr. 179
BILAȘ VLADIMIR
 Domeniile: C.3
 Nr. de înregistrare a avizului: 53B/2019
 Valabilă: de la 14.02. 2017 până la 14.02.2022

REPUBLICA MOLDOVA, mun. CHIȘINĂU
 S.R.L.
MINANCONS

REPUBLICA MOLDOVA, mun. CHIȘINĂU
 S.R.L.
TEMCALO

nr.23/06/2019-1-ÎVC

BENEFICIAR:
 INSPECTORAT DE POLIȚIE
 NISPORENI

"REPARAȚIA INTERIOARĂ A EDIFICIULUI "INSPECTORATULUI DE POLIȚIE NISPORENI."


Mod.	Nr.p.	Pagina	Nr.doc.	Semn.	Data.	Faza	Plansa	Planse
						PE	12	

Mân.proiect: Spinenco Ș.
 Sp.princ: Temcalo L.


SC "MINANCONS-GROUP" SRL
 Licența Seria A MMII

Система системы отопления

Схема теплоснабжения

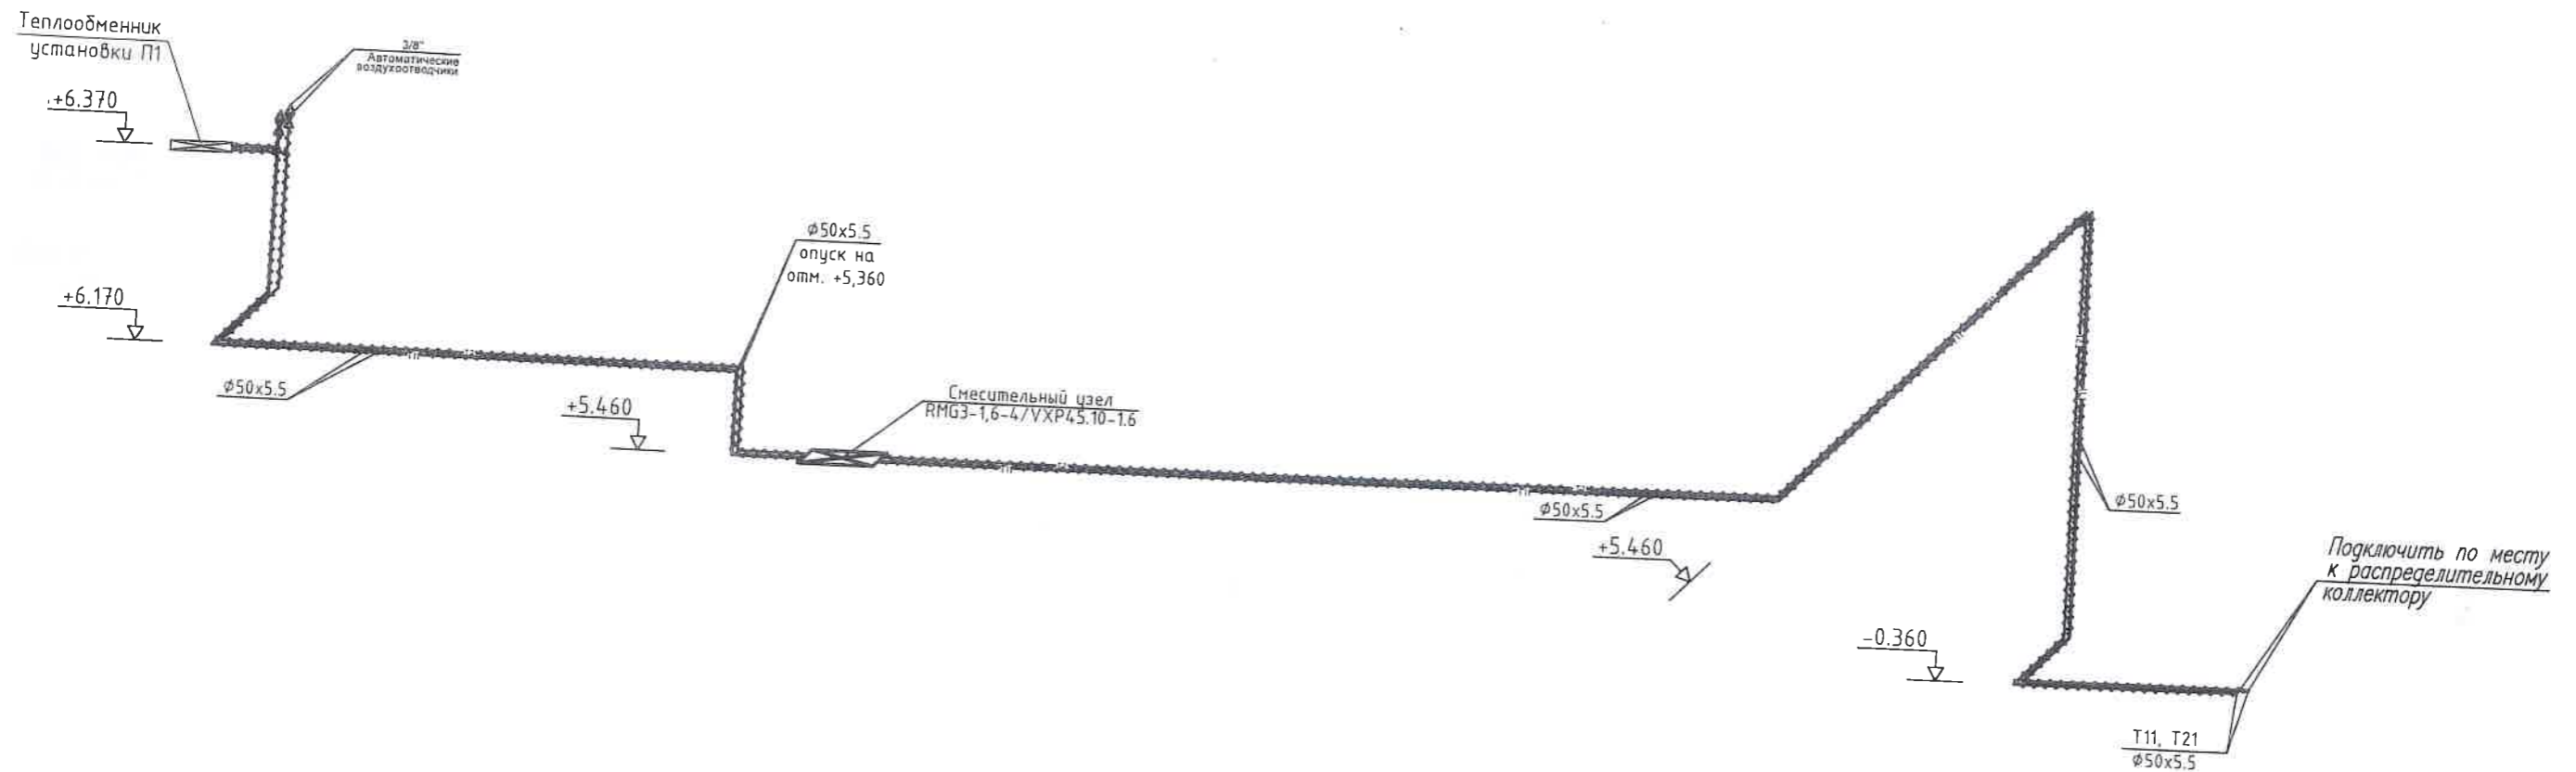


Принципиальная схема смесительного узла

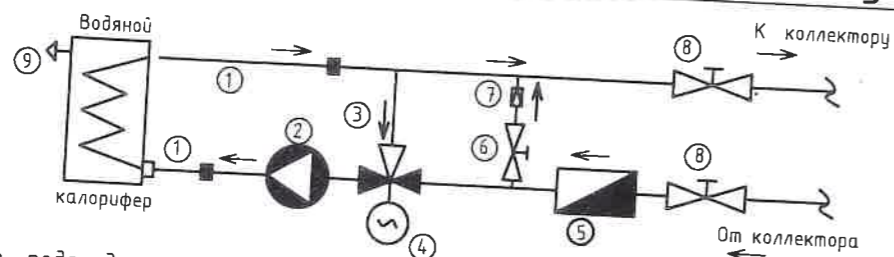

- | | |
|--|---|
| <ol style="list-style-type: none"> 1. нержавеющие подсоединительные гибкие трубки 2. циркуляционный насос Grundfos UPBAS 25-4 3. трехходовой вентиль VXP45.10-1.6 4. сервопривод вентиль SSB61 5. отстойный и очистной фильтр | <ol style="list-style-type: none"> 6. регулирующий вентиль для установки потери давления байпаса 7. обратный клапан 8. сервисные запорные шаровые вентили 9. Спускник воздуха |
|--|---|

Примечание :

1. Все трубопроводы теплоснабжения теплоизолированы.
2. Все отметки уточнить по месту.

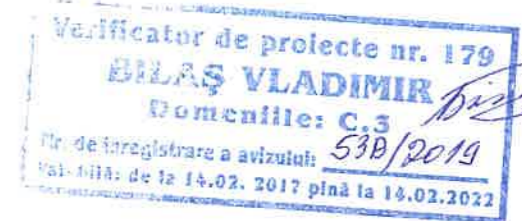





BENEFICIAR INSPECTORAT DE POLIȚIE NISPORENI						nr.23/06/2019-1-IVC		
"REPARAȚIA INTERIOARĂ A EDIFICIULUI "INSPECTORATULUI DE POLIȚIE NISPORENI."								
Mod.	Nr.p.	Foia	Nr.doc.	Semn.	Data.	"REPARAȚIA INTERIOARĂ A EDIFICIULUI "INSPECTORATULUI DE POLIȚIE NISPORENI."		
Măn.proiect	Spinenco Ș.					Faza	Plansa	Planse
Sp.princ.	Țemcalo L.					PE	13	

BE1, BE4, BE6, BE8, BE9

BE2, BE3, BE5, BE7

BE10, BE11

BE12-BE17

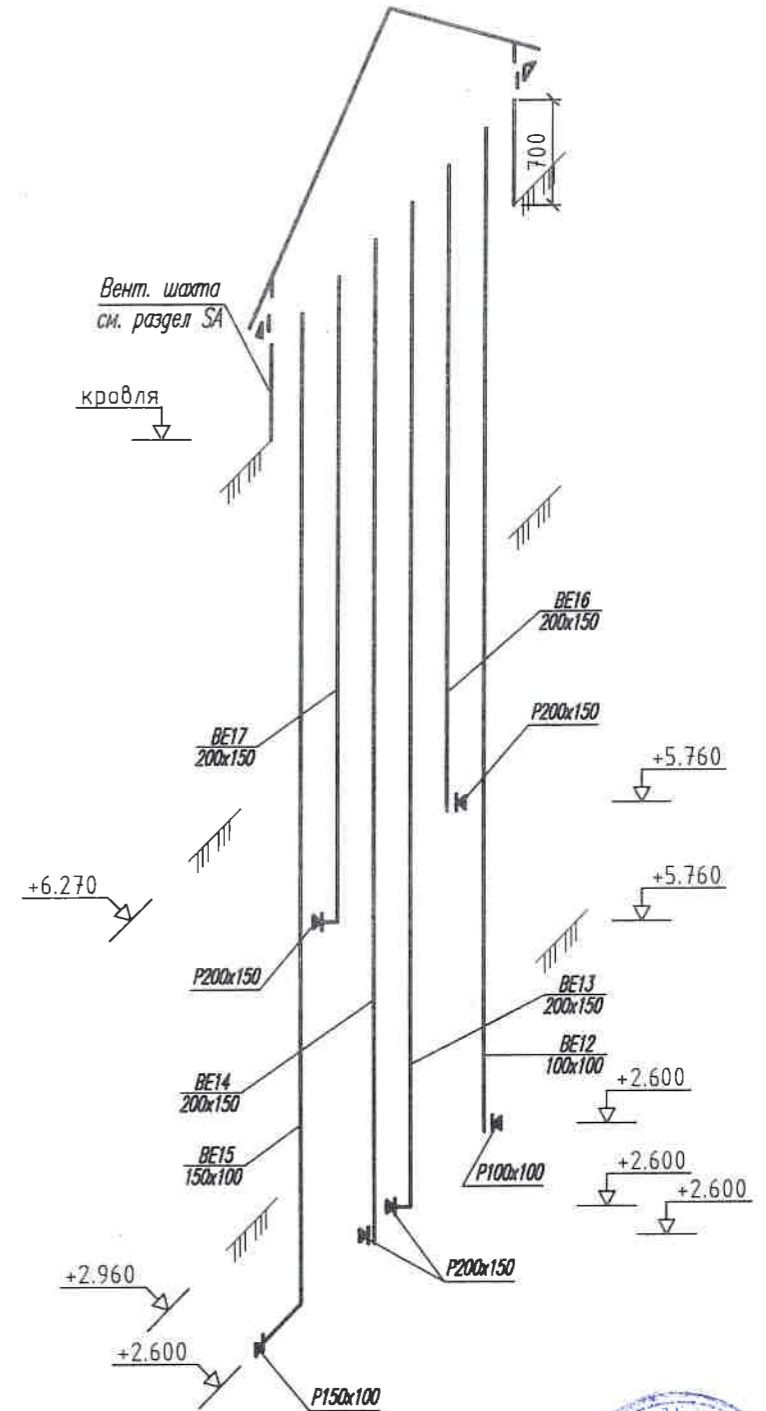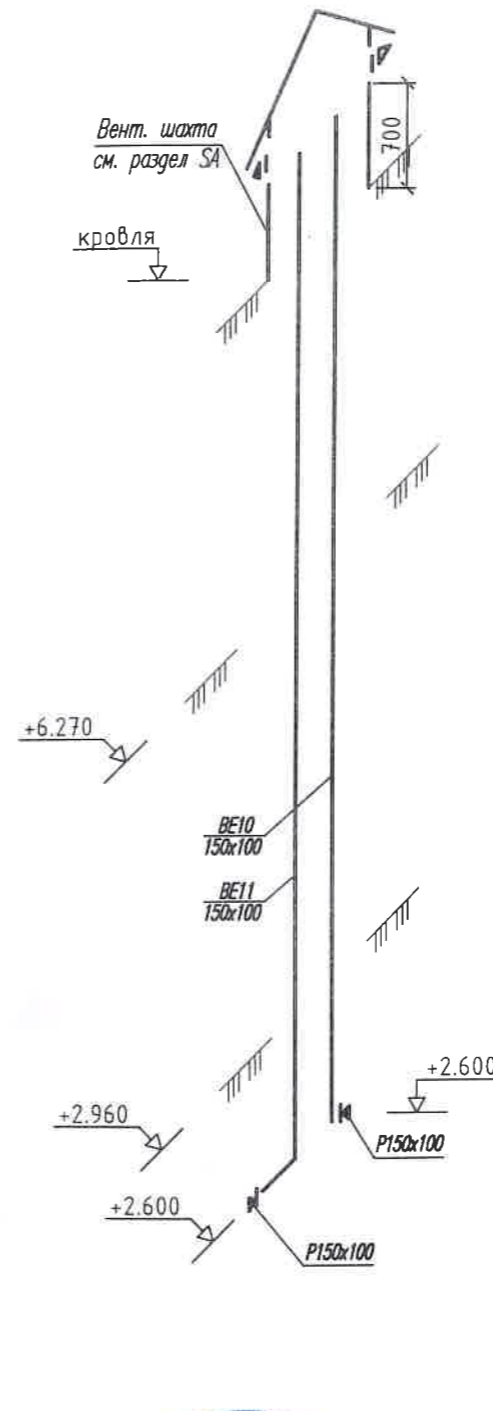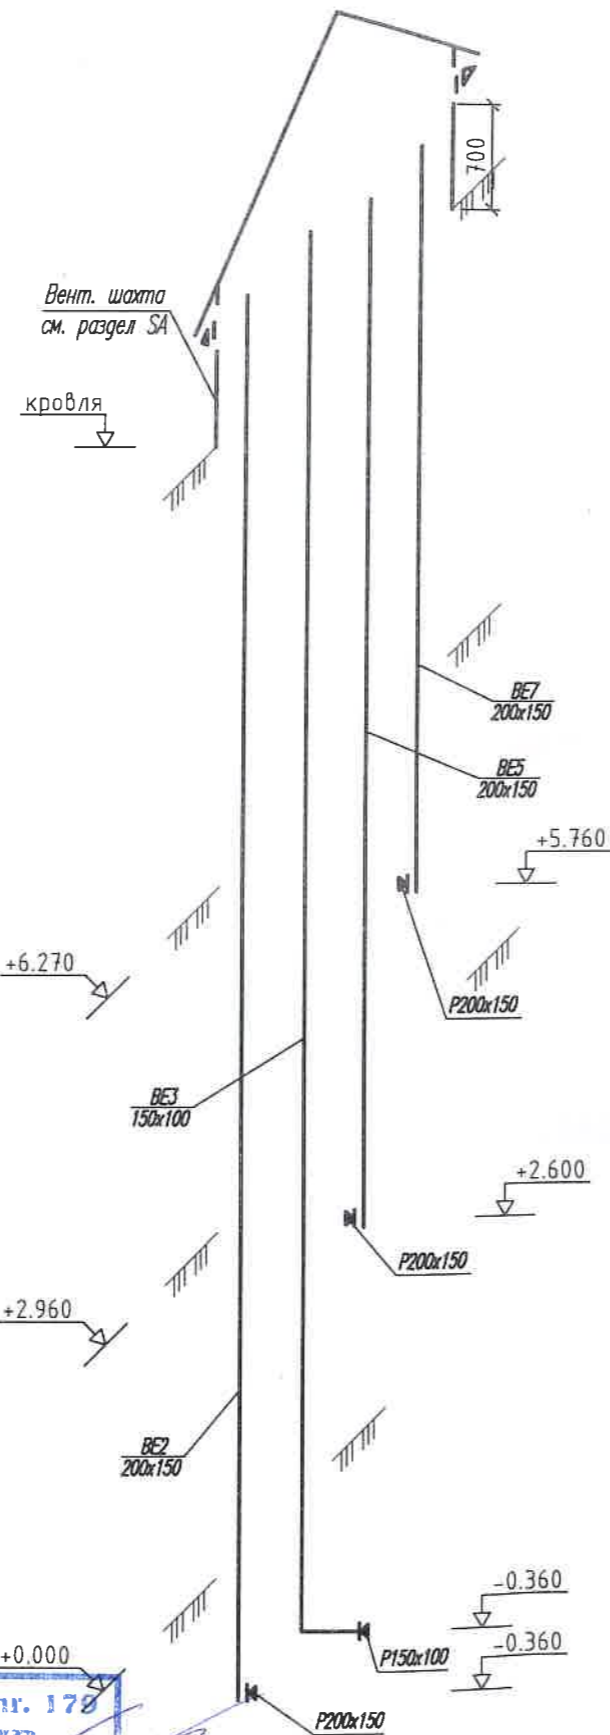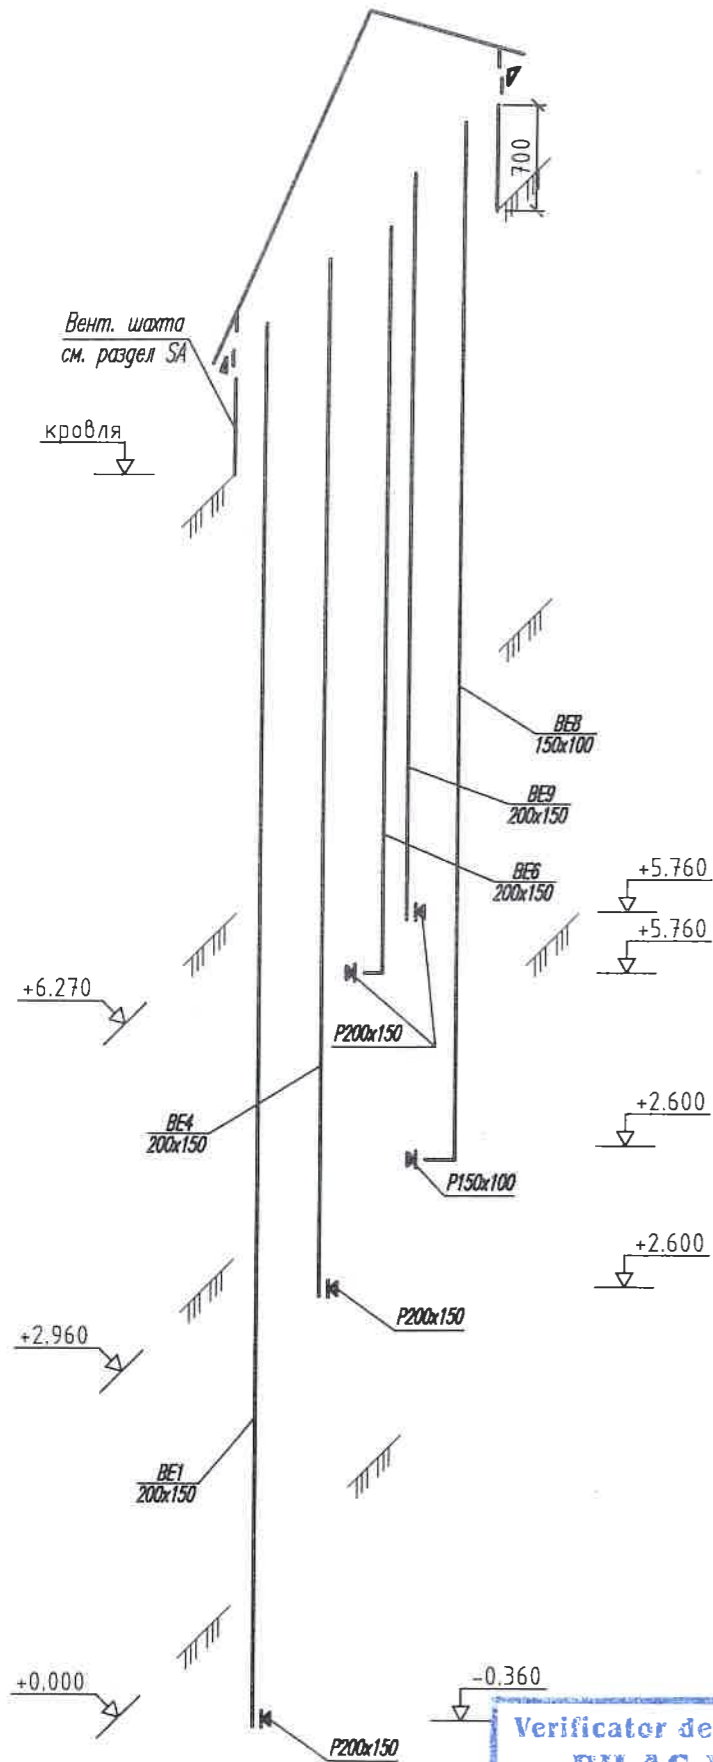


Verificator de proiecte nr. 178
BILAȘ VLADIMIR
 Domeniile: C.3
 Nr. de înregistrare a avizului: 538/2019
 Valabilă: de la 14.02. 2017 până la 14.02.2022




BENEFICIAR INSPECTORAT DE POLIȚIE NISPORENI						nr.23/06/2019-1-ÎVC		
"REPARAȚIA INTERIOARĂ A EDIFICIULUI "INSPECTORATULUI DE POLIȚIE NISPORENI."						Faza	Plansa	Planse
"REPARAȚIA INTERIOARĂ A EDIFICIULUI "INSPECTORATULUI DE POLIȚIE NISPORENI."						PE	14	
Mod.	Nr.p.	Foiaia	Nr.doc.	Semn.	Data.	SC „MINANCONS-GROUP” SRL Licenta Seria A MMII Nr.053804 din 22.12.15		
Măn.proiect	Sp.princ.	Elaborat				Вентиляция. Схемы систем BE1- BE17		
	Spinenco Ș.	Bordei M.						


BE18-BE22

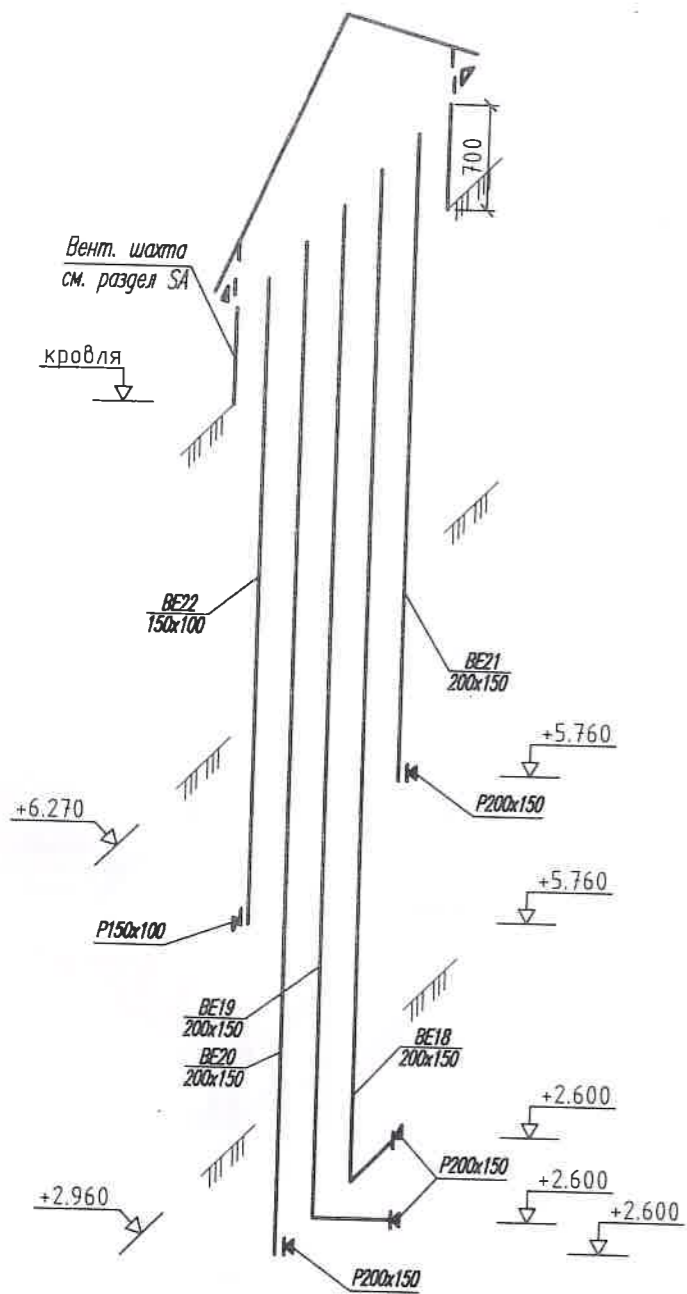


BE23-BE26

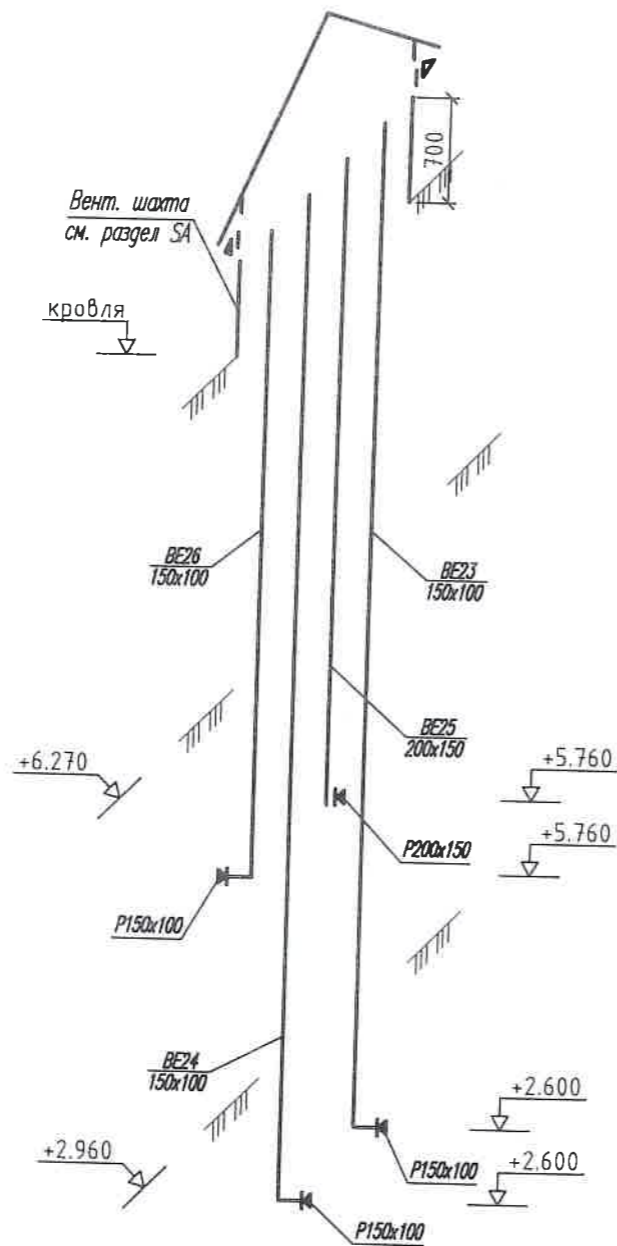

BE27-BE30

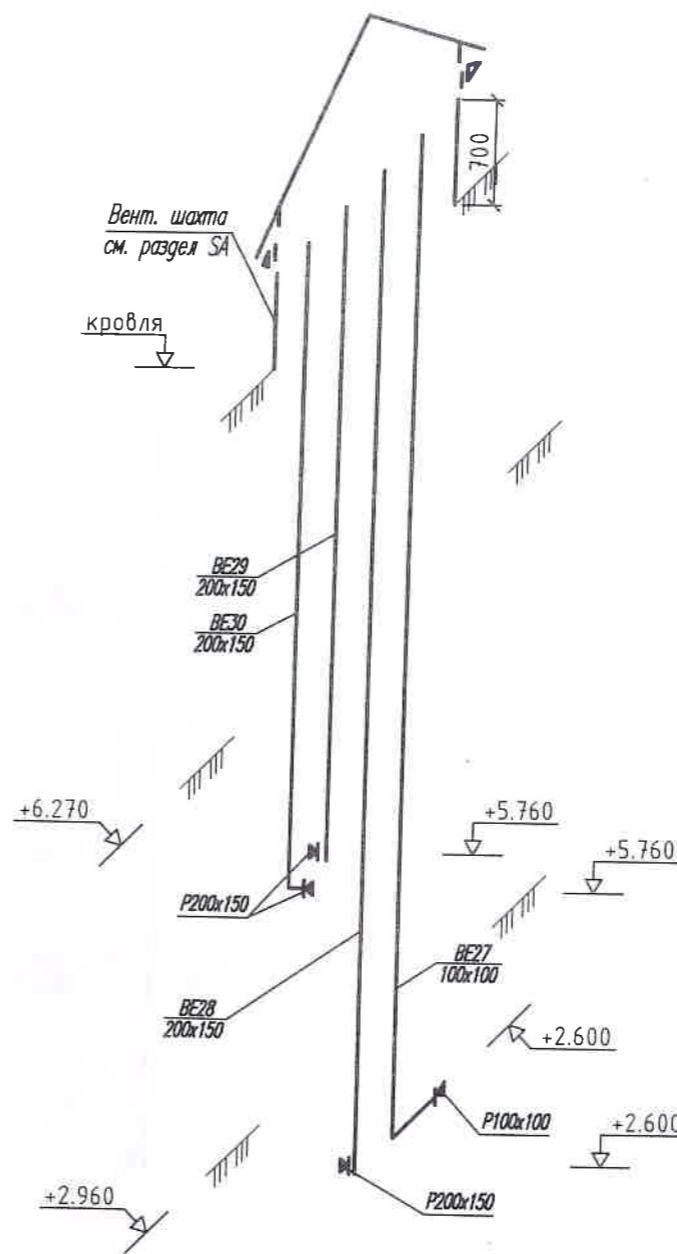

BE31-BE34, BE39

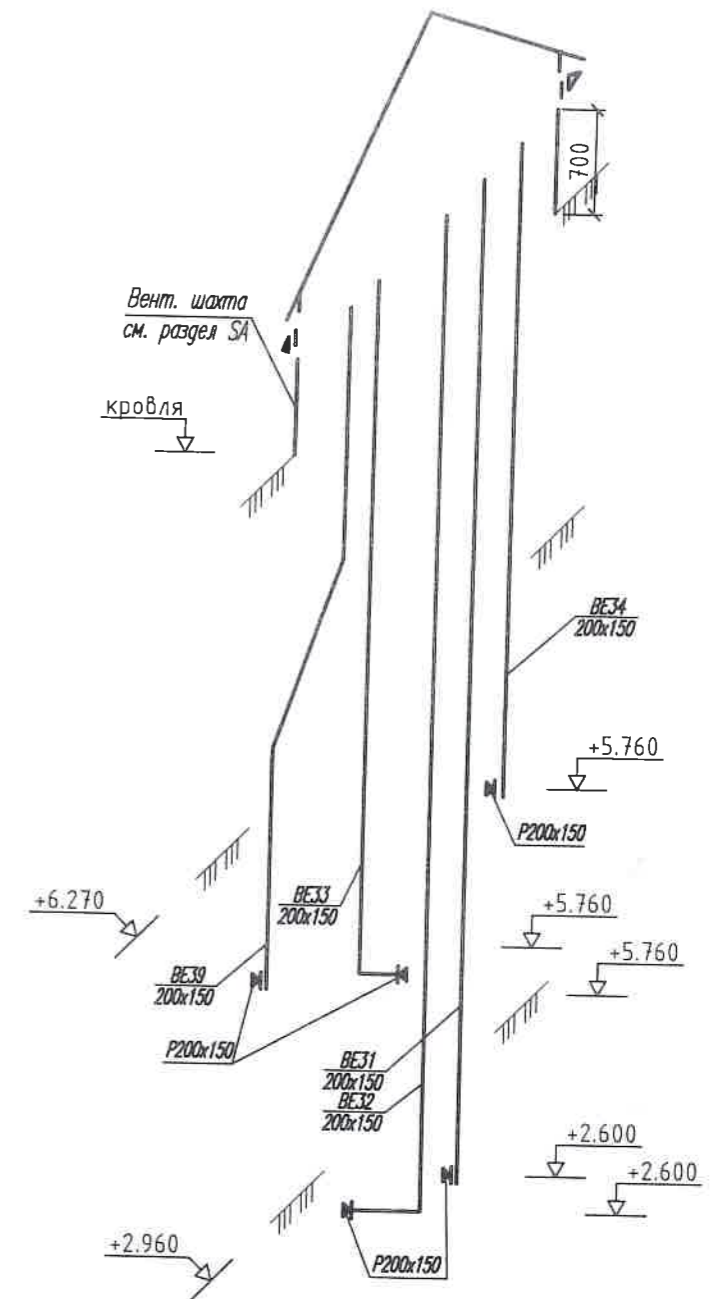


Verificator de proiecte nr. 179
BILAȘ VLADIMIR
 Domeniile: C.3
 Nr. de inregistrare a avizului: 53B/2019
 Valabilită: de la 14.02. 2017 până la 14.02.2022




BENEFICIAR INSPECTORATUL DE POLIȚIE NISPORENI						nr.23/06/2019-1-ÎVC				
Mod.	Nr.p.	Foia	Nr.doc.	Semn.	Data.	"REPARAȚIA INTERIOARĂ A EDIFICIULUI "INSPECTORATULUI DE POLIȚIE NISPORENI."				
Mân.proiect	Spinenco Ș.					"REPARAȚIA INTERIOARĂ A EDIFICIULUI "INSPECTORATULUI DE POLIȚIE NISPORENI."		Faza	Plansa	Planse
Sp.princ.	Temcalo L.							PE	15	
Elaborat	Bordei M.					Вентиляция. Схемы систем BE18- BE34, BE39		SC „MINANCONS-GRUP„ SRL Licenta Seria A MMII		


BE35-BE38

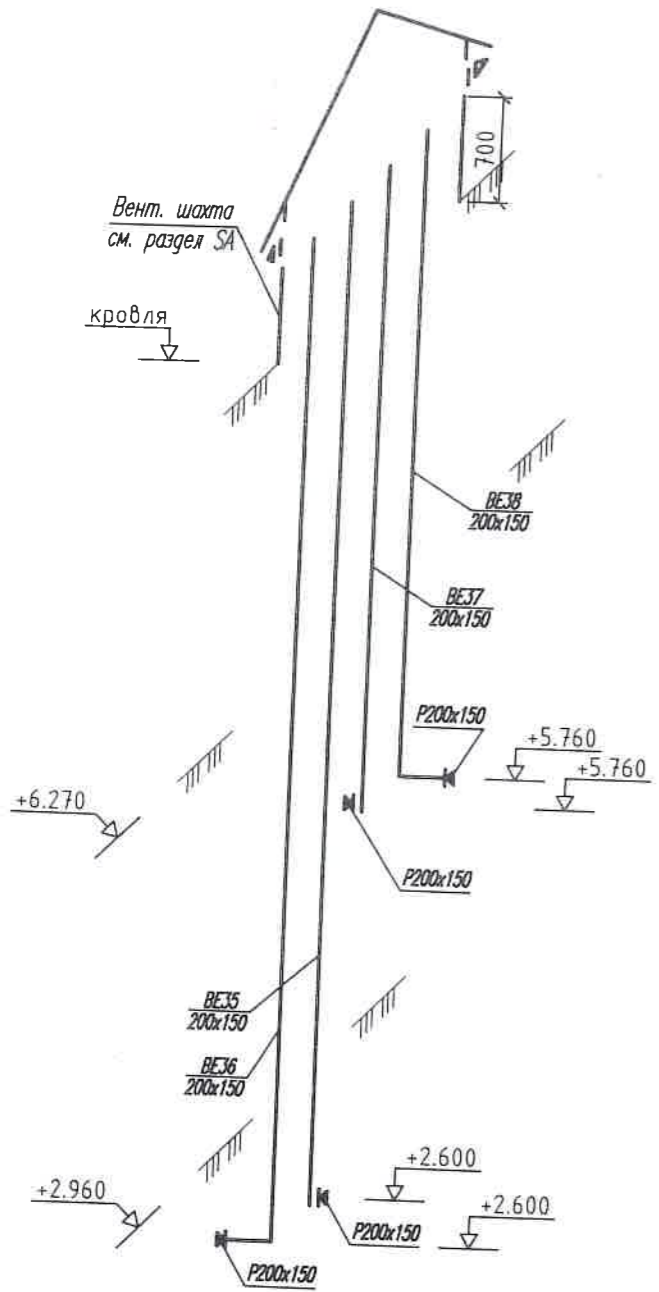


BE40, BE41

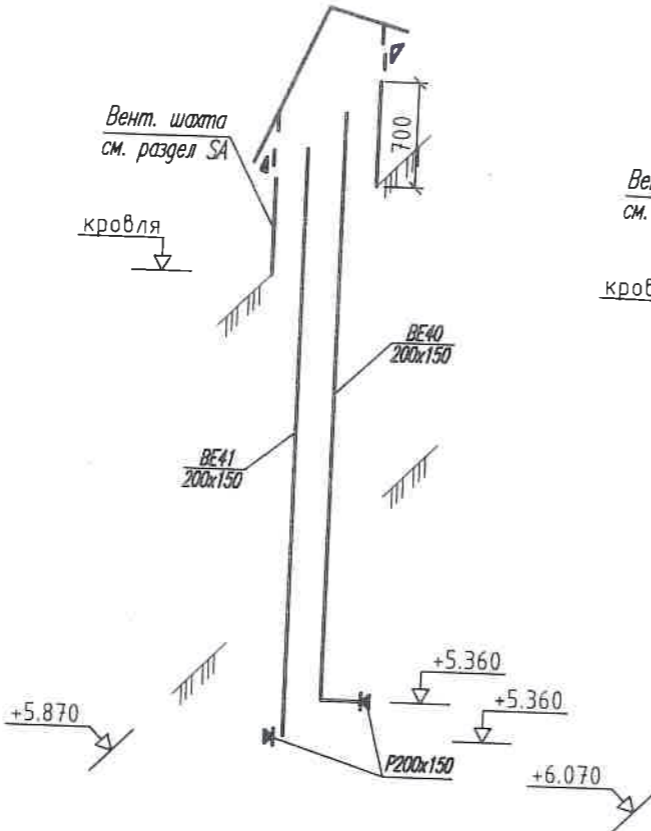


BE44-BE46

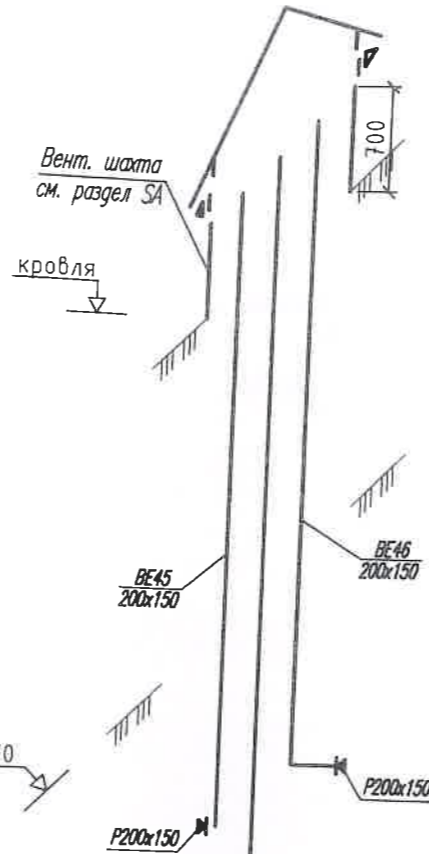


BE49, BE50

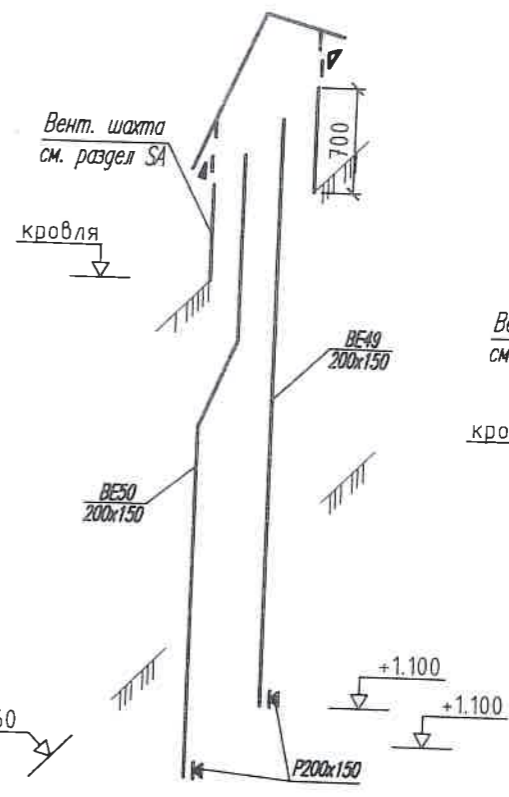


BE51, BE52

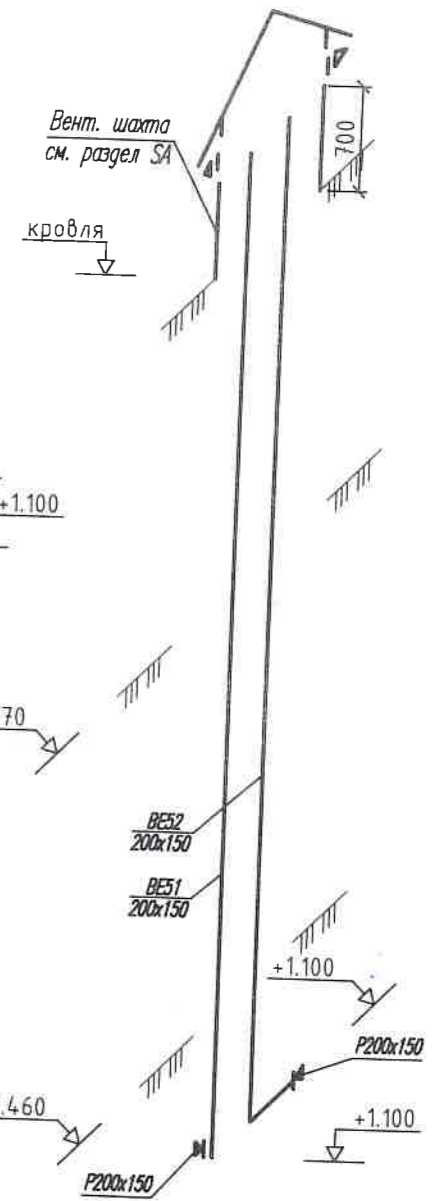


BE42, BE43

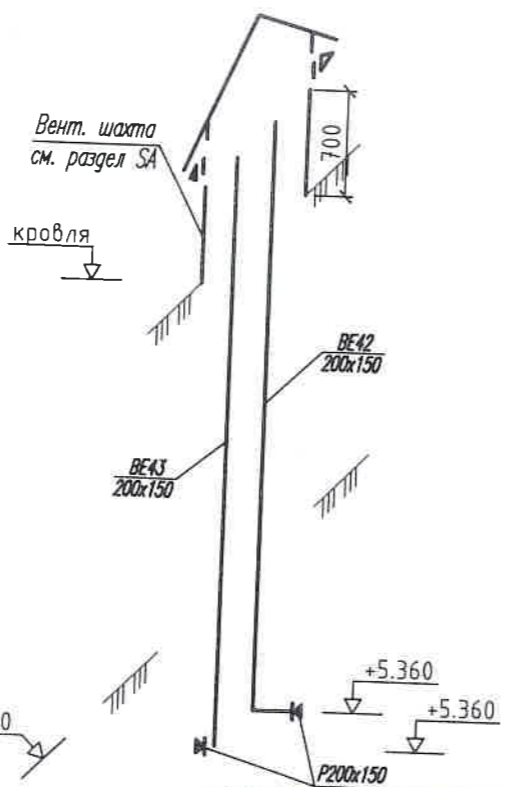

BE53, BE54

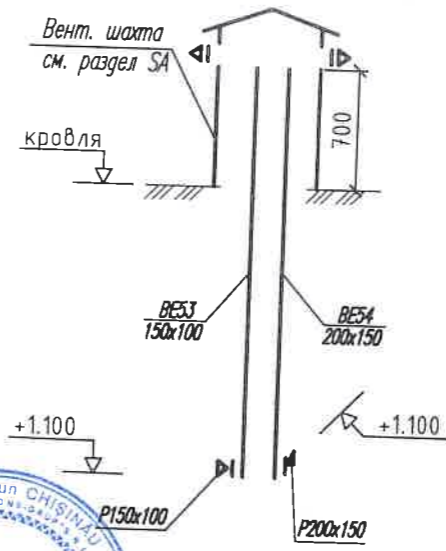




BE55

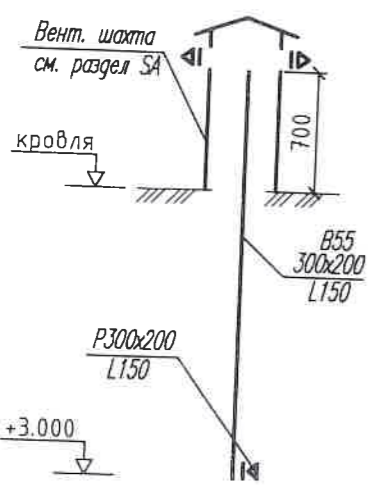

Verificator de proiecte nr. 179
BILAȘ VLADIMIR
 Domeniile: C.3
 Nr. de înregistrare a avizului: 530/2019
 Valabilită: de la 14.02. 2017 pînă la 14.02.2022



BENEFICIAR: INSPECTORATUL DE POLIȚIE NISPORENI						nr.23/06/2019-1-ÎVC				
Mod.	Nr.p.	Foia	Nr.doc.	Semn.	Data.	"REPARAȚIA INTERIOARĂ A EDIFICIULUI "INSPECTORATULUI DE POLIȚIE NISPORENI."				
Mân.proiect	Spinenco Ș.					"REPARAȚIA INTERIOARĂ A EDIFICIULUI "INSPECTORATULUI DE POLIȚIE NISPORENI."		Faza	Plansa	Planse
Sp.princ.	Țemcalo L.							PE	16	
Elaborat	Bordei M.					Вентиляция. Схемы систем		SC „MINANCONS-GROUP”		

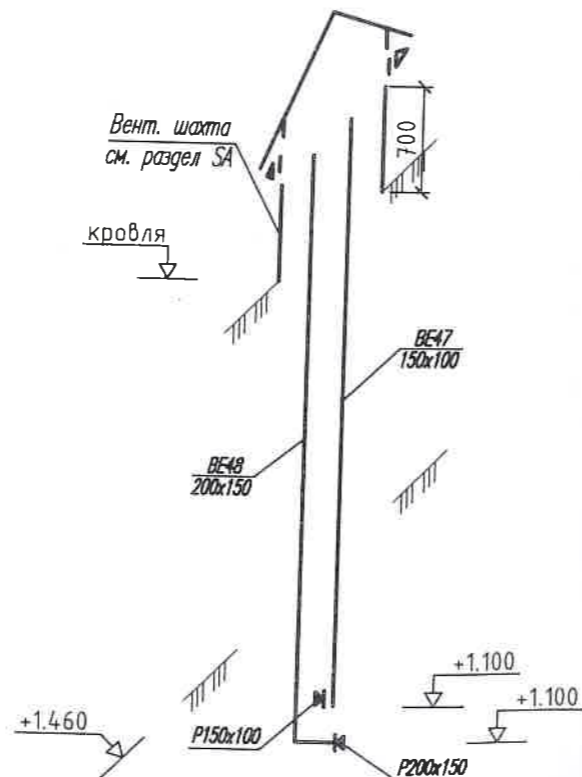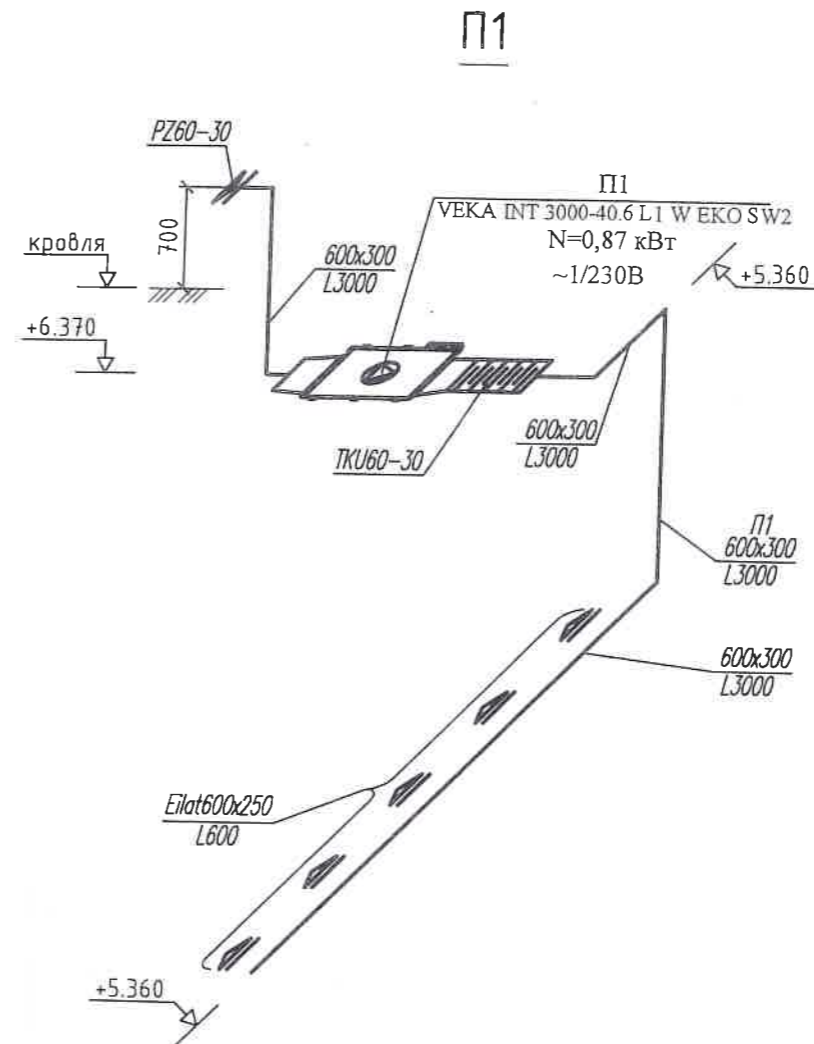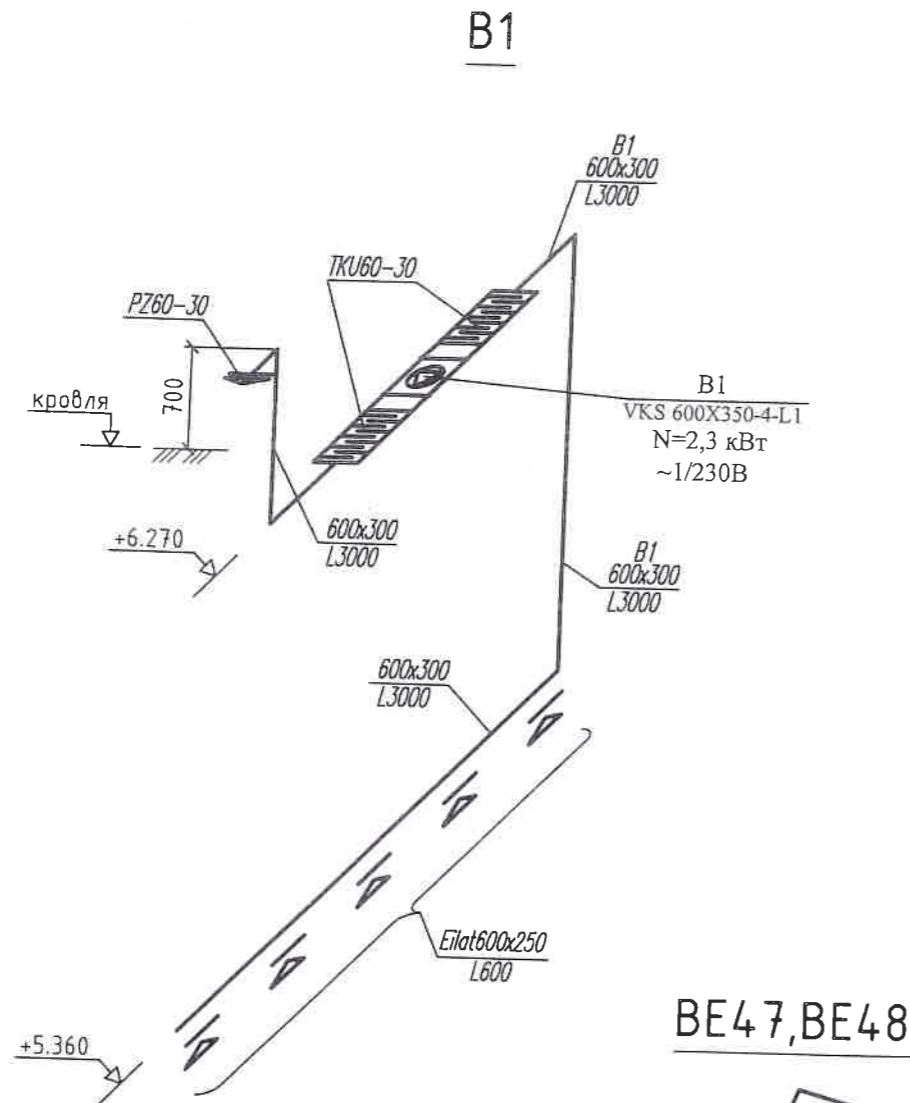

Verificator de proiecte nr. 179
BILAȘ VLADIMIR
Domeniile: C.3
Nr. de înregistrare a avizului: 53B/2019
Valabilă: de la 14.02.2017 până la 14.02.2022



BENEFICIAR: INSPECTORAT DE POLIȚIE NISPORENI					nr.23/06/2019-1-ÎVC				
Mod.	Nr.p.	Foia	Nr.doc.	Semn.	Data.	"REPARAȚIA INTERIOARĂ A EDIFICIULUI "INSPECTORATULUI DE POLIȚIE NISPORENI."			
						"REPARAȚIA INTERIOARĂ A EDIFICIULUI "INSPECTORATULUI DE POLIȚIE NISPORENI."	Faza	Plansa	Planse
Măn.proiect	Spinenco Ș						PE	17	
Sp.princ.	Țemcalo L.								
Elaborat	Bordei M.					Вентиляция. Схемы систем BE47- BE48 П1, B1			

SC „MINANCONS-GRUP„
SRL
Licența Seria A MMU

Поз.	Наименование и техническая характеристика оборудования и материалов. Завод-изготовитель (для импортного оборудования страна,фирма)	Тип, марка оборудования.Обозначение документа и номер опросного листа	Единица измерения	Кол.	Масса кг
ОТОПЛЕНИЕ					
1	Радиатор отопительный стальной KERMI therm X2 Profil- K (крепления к стене, воздушный клапан, заглушка)	22-500x400	шт.	12	
2		22-500x500	шт.	26	
3		22-500x600	шт.	11	
4		22-500x700	шт.	7	
5		22-500x800	шт.	12	
6		22-500x900	шт.	2	
7		22-500x1200	шт.	2	
8	Труба полипропиленовая композитная PN20 Ø20x2,8	"Valrom"	п.м.	350	
9	Ø25x3,5	"Valrom"	п.м.	400	
10	Ø32x4,4	"Valrom"	п.м.	30	
11	Ø40x5,5	"Valrom"	п.м.	40	
12	Ø50x5,5	"Valrom"	п.м.	50	
13	Ø63x8,6	"Valrom"	п.м.	40	
14	Изоляция из вспененного полиэтилена "Izoflex" Ø40	"Izoflex"	п.м.	30	
15	Ø45	"Izoflex"	п.м.	40	
16	Ø57	"Izoflex"	п.м.	50	
17	Ø76	"Izoflex"	п.м.	40	
18	Термостатический клапан HERZ TS-90 1/2"	"HERZ"	шт.	58	
19	Вентиль HERZ A-ST-90 1/2"	"HERZ"	шт.	14	
20	Клапан запорный RL-5 угловой 1/2"	"HERZ"	шт.	72	
21	Автоматический балансировочный клапан ASV-P (обрат.) в комбинации с запорным клапаном ASV-M (подача)	"Danfoss" Ø25	шт.	11	
*	Учесть фитинги для смет в размере 30% от труб				

nr.23/06/2019-1-IVC CO

"REPARAȚIA INTERIOARĂ A EDIFICIULUI "INSPECTORATULUI DE POLIȚIE NISPORENI."

Стадия	Лист	Листов
PE	1	4

Спецификация оборудования

SC „MINANCONS-GRUP„
SRL
Licența Seria A MMII
Nr.053804 din 22.12.15

Поз.	Наименование и техническая характеристика оборудования и материалов. Завод-изготовитель (для импортного оборудования страна,фирма)	Тип, марка оборудования.Обозначение документа и номер опросного листа	Единица измерения	Кол.	Масса кг
22	Автоматический воздухоотводчик для трубопроводных систем	по типу "FIX MATIC" "Danfoss"	шт.	4	
23	Кран шаровый 1/2"		шт.	20	
ТЕПЛОСНАБЖЕНИЕ					
24	Труба полипропиленовая композитная PN20 Ø50x5,5	"Valrom"	п.м.	150	
25	Автоматический воздухоотводчик для трубопроводных систем	по типу "FIX MATIC" "Danfoss"	шт.	2	
26	Изоляция: цилиндры навивные "Rockwool" 100 δ=100 мм Ø57		п.м.	150	
*	Учесть фитинги для смет в размере 30% от труб				
27	Смесительный узел заводского исполнения RMG3-1.6-4 (в комплекте: Циркуляционный насос Grundfos UPBAS 25-4, трехходовой вентиль VXP45.10-1.6, сервопривод трехходового вентиля SSB61, отстойный и очистной фильтр, регулирующий вентиль для установки потери давления байпаса, обратный клапан, сервисные запорные шаровые вентили, спускник воздуха, нержавеющие подсоединительные гибкие трубки)	"Salda"	компл.	1	

Verificator de proiecte nr. 179

BILAȘ VLADIMIR
Domeniile: C.3

Nr. de înregistrare a avizului: 532/2019

Valabilă: de la 14.02.2017 până la 14.02.2022

nr.23/06/2019-1-IVC.CO

лист

2

Поз.	Наименование и техническая характеристика оборудования и материалов. Завод-изготовитель (для импортного оборудования страна,фирма)	Тип, марка оборудования.Обозначение документа и номер опросного листа	Единица измерения	Кол.	Масса кг
ВЕНТИЛЯЦИЯ					
Система III					
28	Приточная установка VEKA INT 3000-40.6 L1 W EKO SW2 Lпр.=3000 м3/ч P=200 Па Nmax.эл.=0.87 кВт ~1/220 (в комплекте водяной калорифер, фильтр, пульт Flex, виброопоры, автоматика, отсекающая заслонка с электроприводом)	"Salda"	компл.	1	
29	Гибкая вставка 600x300	"Salda"	шт.	2	
30	Решетка противодождевая PZ 60-30	"Remak"	шт.	1	
31	Шумоглушитель TKU 60-30 L=1000 мм		шт.	1	
32	Решетка приточно-вытяжная с клапаном Eilat 600x250	"ACP"	шт.	5	
33	Воздуховод из оцинкованной стали $\delta=0,7$ мм 600x300		м.п.	25	
34	Изоляция для воздуховодов из минеральной ваты, толщиной 50 мм Isover Rio Alu		м ²	45	
Система B1					
35	Вытяжной вентилятор VKS 600X350-4-L1 Lвыт.=3000 м3/ч P=350 Па Nmax.эл.=2.3 кВт ~1/220	"Salda"	шт.	1	
36	Обратный клапан 600x300	"Salda"	шт.	1	
37	Гибкая вставка 600x300	"Salda"	шт.	2	
38	Решетка противодождевая PZ 60-30	"Remak"	шт.	1	
39	Шумоглушитель TKU 60-30 L=1000 мм		шт.	2	
40	Решетка приточно-вытяжная с клапаном Eilat 600x250	"ACP"	шт.	5	
41	Воздуховод из оцинкованной стали $\delta=0,7$ мм 600x300		м.п.	25	
42	Изоляция для воздуховодов из минеральной ваты, толщиной 50 мм Isover Rio Alu		м ²	45	
Система B1					
Система B1					



nr.23/06/2019-1-ÎVC.CO

лист

3

Поз.	Наименование и техническая характеристика оборудования и материалов. Завод-изготовитель (для импортного оборудования страна,фирма)	Тип, марка оборудования.Обозначение документа и номер опросного листа	Единица измерения	Кол.	Масса кг
Системы BE1-BE5					
43	Решетка вытяжная с клапаном 100x100		шт.	2	
44	Решетка вытяжная с клапаном 150x100		шт.	10	
45	Решетка вытяжная с клапаном 200x150		шт.	42	
46	Решетка вытяжная с клапаном 300x200		шт.	1	
47	Воздуховод из оцинкованной стали $\delta=0,5$ мм 100x100		м.п.	20	
48	Воздуховод из оцинкованной стали $\delta=0,5$ мм 150x100		м.п.	100	
49	Воздуховод из оцинкованной стали $\delta=0,5$ мм 200x150		м.п.	350	
50	Воздуховод из оцинкованной стали $\delta=0,5$ мм 300x200		м.п.	5	
51	Изоляция для воздуховодов из минеральной ваты, толщиной 50 мм Isover Rio Alu		м ²	350	
Система B1					
Система B1					

nr de inv al orig. in schimbul nr de inv.

iscalitura si data

nr de inv al orig.

Verificator de proiecte nr. 179
BILAȘ VLADIMIR
 Domeniile: C,3
 Nr. de înregistrare a avizului: 53B/2019
 Valabilă de la 16.02.2017 până la 16.02.2022

nr.23/06/2019-1-ÎVC.CO

лист

4